


LEGENDA:

- SZ - montaż samozamykacza ramieniowego do skrzydła wewnętrznego;
- +— - przepust instalacyjny ogniochronny w ścianie;
- - przepust instalacyjny ogniochronny w stropie;
- +— - hydrant wewnętrzny Dn 25 z węzłem półsztywnym (wg rys. A-11);
- - замуrowania z cegły klasy 10 na zaprawie cementowej M5;
- - - - - demontaż elementów, rozbiórki;
- - malowanie i naprawy szpachlowanie.

SZCZEGÓŁ "A" 1:50

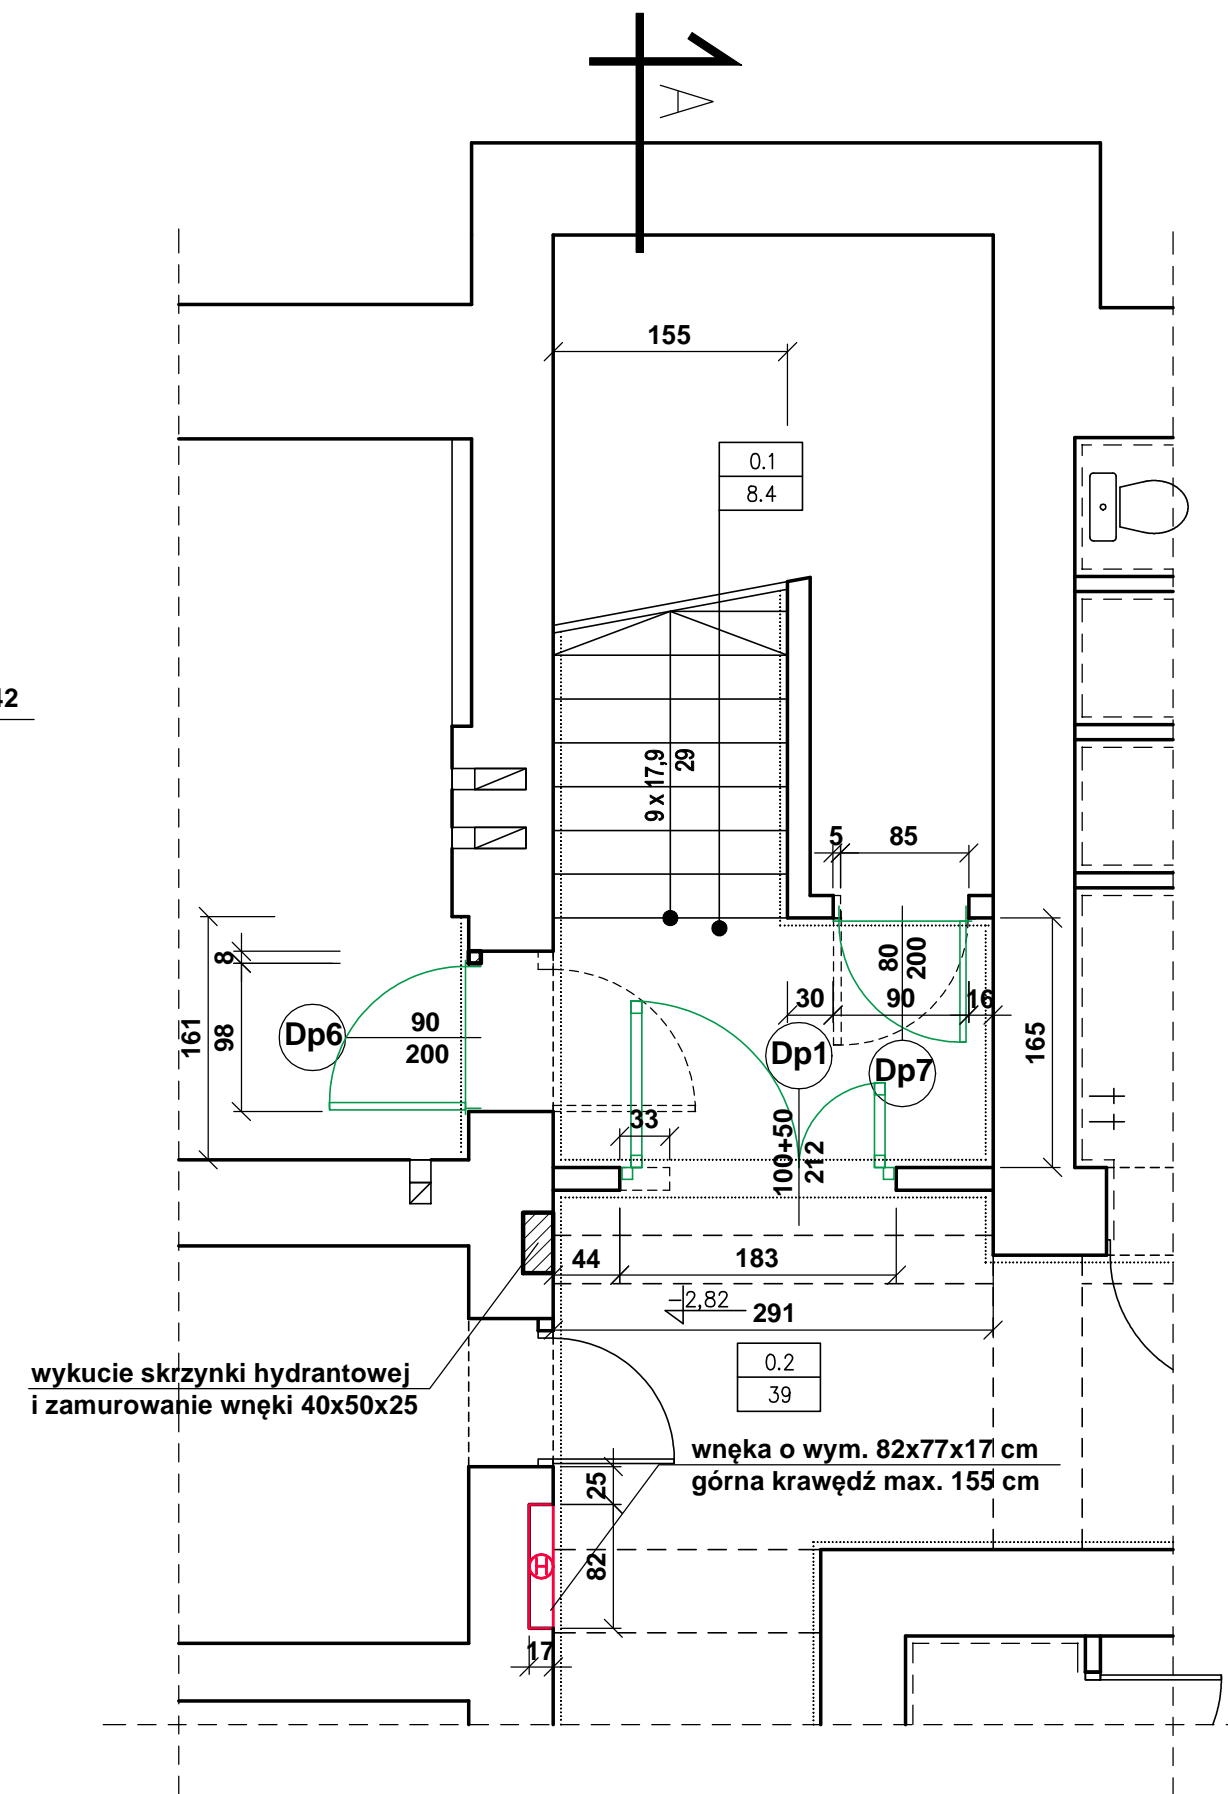

B I L A N S P O W I E R Z C H N I				
POWIATOWA KOMENDA POLICJI w KWIDZYNIE				
NR POM.	NAZWA POMIESZCZENIA	RODZAJ POSADZKI	POW. PODŁOGI	POW. H>190cm
PRZYZIEMIE				
0.1	Klatka schodowa	plyt. cer.	8.4	8.4
0.2	Korytarz-1	plyt. "gres"	39	39
0.3	Szatnia-1	p.c.v.	24.04	24.04
0.4	Pom. biurowe-1	p.c.v.	13.31	13.31
0.5	Pom. magazynowe	p.c.v.	32.64	32.64
0.6	Pom. gospodarcze	p.c.v.	16.09	16.09
0.7	Wiatrołap	plyt. cer.	4.66	4.66
0.8	Korytarz-2	p.c.v.	37.98	37.98
0.9	Pom. biurowe	p.c.v.	12.37	12.37
0.10	W-c-1	plyt. cer.	4.42	4.42
0.11	W-c-2	plyt. cer.	4.32	4.32
0.12	Pom. biurowe-3	p.c.v.	16.54	16.54
0.13	Pom. biurowe-4	p.c.v.	19.87	19.87
0.14	Szatnia-2	p.c.v.	10.68	10.68
0.15	Szatnia-3	p.c.v.	26.5	26.5
0.16	Szatnia-4	p.c.v.	8.07	8.07
0.17	Magazyn na olej opalowy	plyt. cer.	22.94	22.94
0.18	Kotłownia	plyt. cer.	35.53	35.53
0.19	W-c-3	plyt. cer.	10.53	10.53
0.20	Natrysk	plyt. cer.	2.52	2.52
RAZEM PRZYZIEMIE			350.41	350.41

Wydzielenie klatek schodowych wraz z dostosowaniem budynku do obowiązujących przepisów p.poż. Komendy Powiatowej Policji w Kwidzynie			
OBIEKT:	Budynek Komendy Powiatowej Policji	BIURO USŁUG PROJEKTOWYCH Janusz Winnicki	
ADRES:	dz. nr 310/55 obręb 0010, jed. ew. 220701_1	ul. Kopernika 3 82-500 Kwidzyn Tel. (55) 279 25 01 Tel.kom. 508 133 190 janusz.winnicki@gmail.com	
INWESTOR:	Komenda Wojewódzka Policji w Gdańsku ul. Okopowa 15, 80-819 Gdańsk		
PROJEKTANT SPECJALNOŚĆ ARCHYTEKTONICZNA	mgr inż. arch. Leszek Witkowski upr. nr 160/Gd/01		
SPRAWDZAJĄCY SPECJALNOŚĆ ARCHYTEKTONICZNA	mgr inż. arch. Adriana Sadowska upr. nr PO/KK/381/2010		
PROJEKTANT SPECJALNOŚĆ KONSTRUKCYJNO-BUDOWLANA	mgr inż. Janusz Winnicki upr. nr POM/0129/POOK/08		
SPRAWDZAJĄCY SPECJALNOŚĆ KONSTRUKCYJNO-BUDOWLANA	mgr inż. Łukasz Szuster upr. nr KUP/0092/POOK/12		
NAZWA RYSUNKU:	Rzut piwnic	NUMER RYSUNKU:	
BRANŻA: architektura konstrukcja	FAZA: P.B.	DATA: 08.2019	SKALA: 1:100/50

A-1