



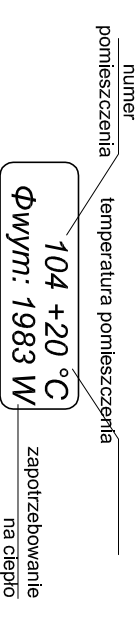



LEGENDA:

-  grzejnik niezintegrowany
-  projektowany pion instalacji centralnego ogrzewania
-  projektowana instalacja centralnego ogrzewania - zasilanie
-  projektowana instalacja centralnego ogrzewania - powrót



					Częstochowa, ul. Bór 180 www.neon.net.pl tel./fax: +48 +34 3245161 neon@neon.net.pl	
Investor:	Komenda Wojewódzka Policji w Gdańsku ul. Okopowa 15, 80-819 Gdańsk					
Faza:	PROJEKT BUDOWLANY					
Branża:	Sanitarna					
Temat:	Remont Policijnej Izby Dziecka w Gdańsku: 80-275 Gdańsk ul. Kisielewskiego 10. dz. nr 736, obręb 031 w ramach zadania pn. Termomodernizacja obiektów służbowych Komendy Wojewódzkiej Policji w Gdańsku.					
Projektował:	mgr inż. Wojciech Norbertiak	SLK/137Z/P/OWS/06	specjalność sanitarna	VIII 2017		
Sprawdził:	mgr inż. Jacek Płoszaj	SLK/454/I/P/OOS/12	specjalność sanitarna	VIII 2017		
Rzut parteru - instalacja co					Skala 1:100	Nr rysunku C2