


LEGENDA:

- grzejnik niezintegrowany
- projektowany pion instalacji centralnego ogrzewania
- projektowana instalacja centralnego ogrzewania - zasilanie
- projektowana instalacja centralnego ogrzewania - powrót

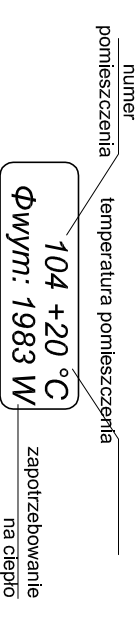

<div><div></div><div><div>neon.pl</div><div>www.neon.net.pl</div><div>neon@neon.net.pl</div></div><div><div>Częstochowa, ul. Bór 180</div><div>42-202 Częstochowa</div><div>tel./fax: +48 +34 3245161</div></div></div>				
Investor:	Komenda Wojewódzka Policji w Gdańsku ul. Okopowa 15, 80-819 Gdańsk			
Faza:	PROJEKT BUDOWLANY			
Branża:	Sanitarna			
Temat:	Remont Policijnej Izby Dziecka w Gdańsku; 80-275 Gdańsk ul. Kisielewskiego 10, dz. nr 736, obręb 031 w ramach zadania pn. Termomodernizacja obiektów służbowych Komendy Wojewódzkiej Policji w Gdańsku.			
Projektował:	mgr inż. Wojciech Norbertciak	SLK/137Z/P/OW/S/06	specjalność sanitarna	VIII 2017
Sprawdził:	mgr inż. Jacek Płoszaj	SLK/454/I/P/OOS/I/12	specjalność sanitarna	VIII 2017
Rzut piętra - instalacja co				Skala 1:100
				Nr rysunku C3