


 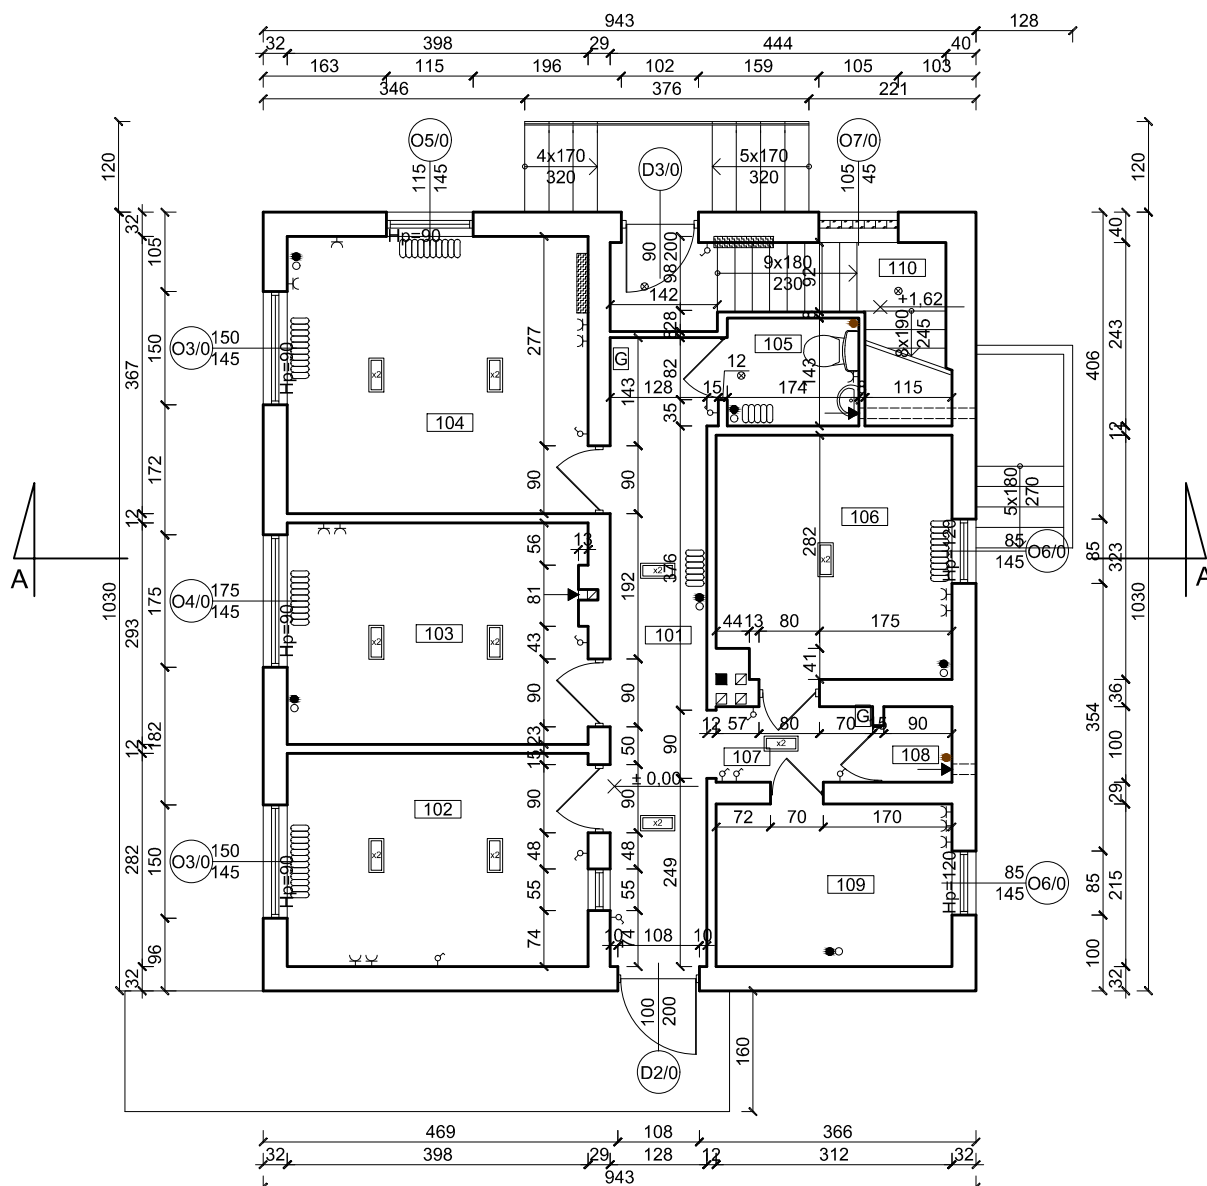


RZUT PARTERU POSTERUNEK POLICJI w DAMNICY SKALA 1:100



LEGENDA

-  Tablica bezpiecznikowa
-  Żarówka
-  Oprawa świetłówki (liczba świetłówek)
-  Gaśnica
-  Grzejnik członowy żeliwny TA-1
-  Pion grzewczy
-  Pion kanalizacyjny
-  Włącznik dwubiegunowy
-  Włącznik jednobiegunowy
-  Gniazdo pojedyncze

ZESTAWIENIE POMIESZCZEŃ				
Nr	Nazwa pomieszczenia	Powierzchnia [m²]	Oświetlenie	Ogrzewanie
101	Korytarz	10.80	2x2 świetłówka	1x grzejnik żeliwny TA1
102	Dyżurka	11.22	2x2 świetłówka	1x grzejnik żeliwny TA1
103	Pokój przesłuchań	11.56	2x2 świetłówka	1x grzejnik żeliwny TA1
104	Pomieszczenie biurowe	14.61	2x2 świetłówka	2x grzejnik żeliwny TA1
105	Łazienka	2.55	1x żarówka	1x grzejnik żeliwny TA1
106	Pokój komendanta	9.90	1x2 świetłówka	1x grzejnik żeliwny TA1
107	Korytarz	2.06	1x2 świetłówka	-
108	Pomieszczenie gospodarcze	0.90	-	-
109	Archiwum	6.71	-	-
110	Klatka schodowa	4.83	3x żarówka	-
ŁĄCZNIE		75.14	10x2 świetłówka	7x grzejnik żeliwny TA1

Pracownia Audytorska Spółka z o.o. ul. Żabia 34, 27-400 Ostrowiec Św. tel.fax.(041) 247 97 01 kom. 667 633 003			 Nr rysunku 2	Branża ARCHITEKTURA		Skala 1:100
Projektant: Architektura		mgr inż. arch. Zbigniew Doktor		227/KL/72	Inwestor KWP w Gdańsku ul. Okopowa 15 80-819 Gdańsk	Adres budowy Posterunek Policji w Damnicy ul. Szkolna 2 76-231 Damnica
Opracował:		mgr inż. Michał Syta		-----		
					Tytuł rysunku RZUT PARTERU	
		Imię i nazwisko:		Nr upr.	Podpis:	Data opracowania: wrzesień 2018r.