 
 




RZUT PARTERU
POSTERUNEK POLICJI w DAMNICY
SKALA 1:100



POMIESZCZENIA:


 
- 101- Wiatrołap
102 - Korytarz
103 - Pom. łączności
104 - Magazyn podręczny
105 - Pom. biurowe/dyżurka
106 - Pom. porządkowe
107 - Klatka schodowa
108 - Korytarz
109 - Łazienka
110 - Pom. zatrzymań
111 - Pokój przyjęć interesantów
112 - Poczekalnia
113 - WC


OZNACZENIA:

-  - wyłącznik 1-bieg.
 - wyłącznik świecznikowy
 - wyłącznik schodowy
 - wentylator kanałowy

T1.6 - zasilane z tablicy T1 z obwodu nr 6

 - gniazdo 230V podwójne
 - tablica T1

 - przycisk sterujący wyłącznikiem głównym przeciwpożarowym
Pppoż
 - wypust zasilający urządzenie

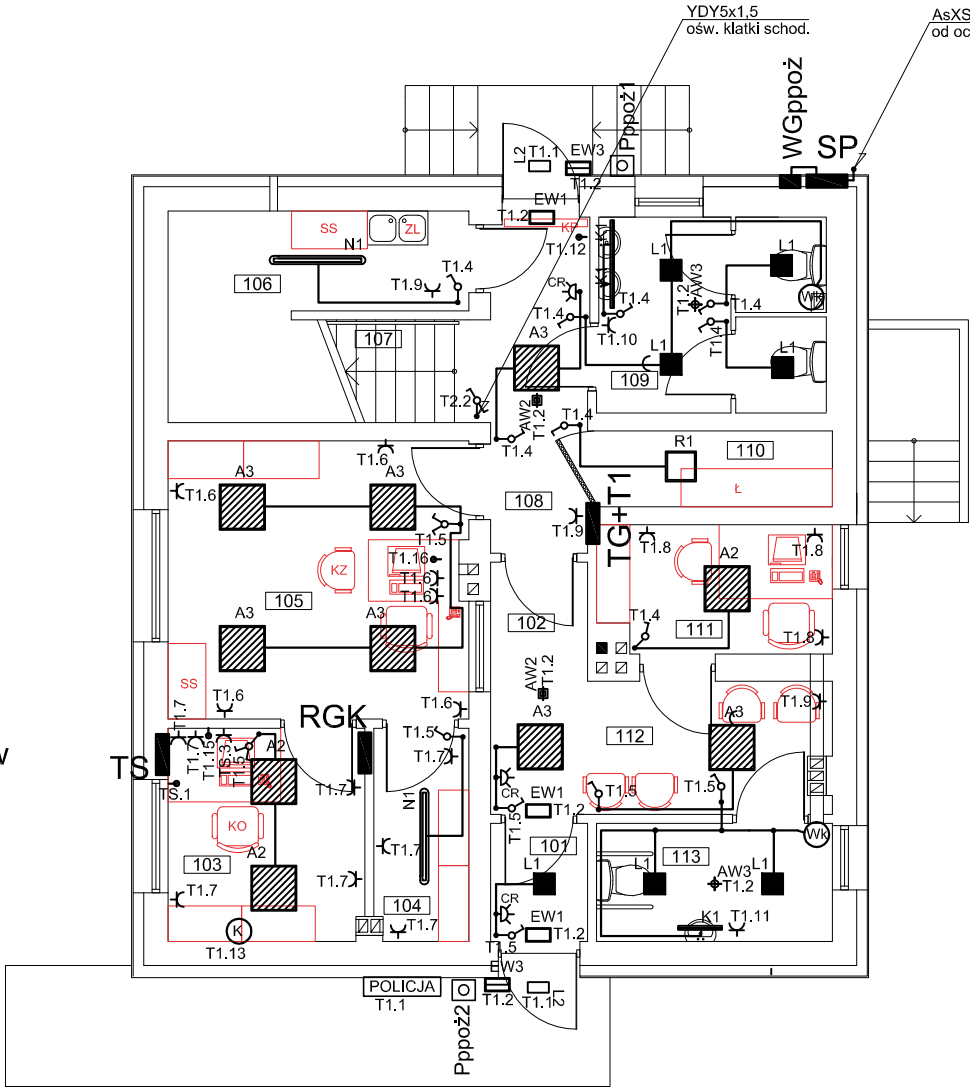

OPRAWY OŚWIETLENIOWE

- A2 - oprawa LED, nastropowa - 5800LM PLX IP44 E 840 40W WERSJA NT
- wymiary 600x600x11, LED SDCM=3, trwałość 63.000h L70/B50
A3 - oprawa LED, nastropowa - 3800LM MPRM IP44 840 28W WERSJA NT -
wymiary 600x600x11, LED SDCM=3, trwałość 63.000h L70/B50
N1 - oprawa LED - 4000LM IP65 840 32W L=1200mm - trwałość 60.000h L80/B10
L1 - plafoniera LED - 2400LM IP54 840 26W - trwałość 60.000h L80/B10
L2 - plafoniera LED - 1200LM IP54 840 12W - trwałość 60.000h L80/B10
R1 - oprawa LED, nastropowa - 4400LM IP65 840 32W trwałość 80.000h L90/B10 - odporność
na uderzenia do 150J
K1 - oprawa łazienkowa LED IP65 1300LM 11W 840 PLX l=600mm - trwałość
60.000h L80/B10


W celi (pokój zatrzymań) stosować oprawy odporne na uderzenia do 150J, klosze odporne na pękanie, oraz przycisk w wykonaniu wandaloodpornym.

Oświetlenie awaryjne

- AW1 - oprawa awaryjna LED do przestrzeni otwartych - 3W SE AT 1h CNBOP
AW2 - oprawa awaryjna LED do korytarzy- 3W SE AT 1h CNBOP
AW3 - oprawa awaryjna LED IP65 do przestrzeni otwartych - 3W SE AT 1h CNBOP

- EW1 - oprawa awaryjna LED jednostronna - 1,2W IP44 SE AT 1h CNBOP
EW2 - oprawa awaryjna LED dwustronna - 1,2W IP44 SE AT 1h CNBOP
EW3 - oprawa awaryjna LED zewnętrzna - 3,2W IP65 SE AT 1h CNBOP z termostatem

Szczegółowe parametry opraw zawiera specyfikacja opraw.

Pracownia Audytorska Spółka z o.o. ul. Kilińskiego 49L 27-400 Ostrowiec Św. tel.fax.(041) 265 24 64 kom. 667 633 003				Nr rysunku E10	Branża <i>Instalacje elektryczne</i>	Skala 1:100
Projektował: mgr inż. Zbigniew Sternik KL-38/91				Inwestor Komenda Wojewódzka Policji w Gdańsku ul. Okopowa 15 80-819 Gdańsk	Adres budowy Posterunek Policji w Damnicy ul. Szkolna 2 76-231 Damnica	
Projektował: mgr inż. Stanisław Raczyński SWK 0041 /POOE/05					Rodzaj projektu PRZEBUDOWA INSTALACJI ELEKTRYCZNYCH	
Sprawdził: inż. Zdzisław Wiącek KL-14/99				Tytuł rysunku RZUT PARTERU		Stadium: PB
Imię i nazwisko:			Nr upr.	Podpis:	Data opracowania: lipiec 2018r.	