


RZUT POŁACI DACHOWEJ
POSTERUNEK POLICJI w DAMNICY
SKALA 1:100

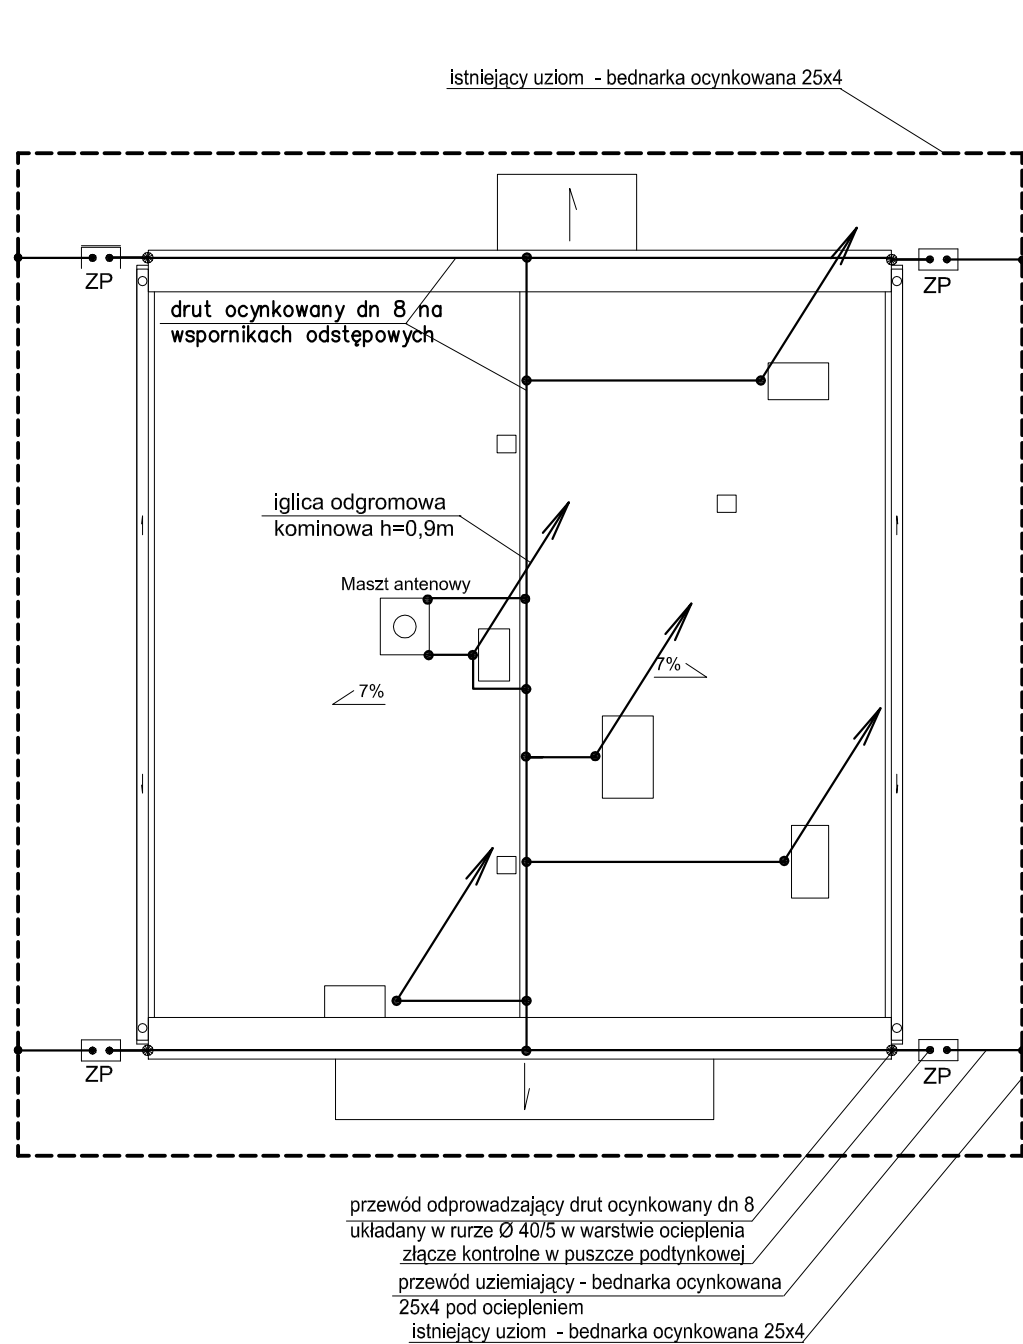

Przewody odprowadzające do złącz kontrolnych oznaczonych jako ZP ułożyć w bruzdach pod tynkiem pod warstwą docieplenia w rurach ochronnych. Złącza kontrolne zainstalować w puszkach instalacyjnych z pokrywą. Puszki instalować na ścianach, na cokole, na wysokości ok. 0,2 - 0,5 m.
Do przewodów odprowadzających podłączyć metalowe rynny, obróbki oraz inne metalowe elementy. Obok kominków wentylacyjnych zainstalować iglice przykominowe. Iglice mocować do ścian kominków. Wentylatorów nie podłączać do instalacji odgromowej.
Z bednarki ocynkowanej 25x4m wykonać przewody uziemiające oraz w razie potrzeby uzupełnić uziom.

Pracownia Audytorska Spółka z o.o. ul. Kilińskiego 49L 27-400 Ostrowiec Św. tel.fax.(041) 265 24 64 kom. 667 633 003			Nr rysunku E12		Branża <i>Instalacje elektryczne</i>
Projektował: mgr inż. Zbigniew Sternik KL-38/91			Inwestor Komenda Wojewódzka Policji w Gdańsku ul. Okopowa 15 80-819 Gdańsk		Adres budowy Posterunek Policji w Damnicy ul. Szkolna 2 76-231 Damnica
Projektował: mgr inż. Stanisław Raczyński SWK 0041 /POOE/05			Rodzaj projektu PRZEBUDOWA INSTALACJI ELEKTRYCZNYCH		
Sprawdził: inż. Zdzisław Włócek KL-14/99			Tytuł rysunku INSTALACJA ODGROMOWA		
Imię i nazwisko:			Nr upr.	Podpis:	Data opracowania: lipiec 2018r.