

Woj. pomorskie  
Gmina Cedry Wielkie  
Obiekt Cedry Wielkie  
Nr działki: 40/1  
Identyfikator zgłoszenia pracy: 6640\_1.443.2019  
Nr sekcji: 6.2.18.27.10.3.4  
UKI: odniesienia: pozomy: 2000/6  
pionowy: H mapy

NAZWA PODMIOTU, KTÓRY WYKONAŁ MAPĘ:  
**USŁUGI GEODEZYJNE**  
Mirosław Kępka  
ul. Miłosa 4, 82-100 Nowy Dwór Gdański  
NIP 576-68-91-91 Regon 170240085  
tel. 055 247 34 34 e-mail: miroslawkepka@wp.pl

## MAPA DO CELÓW PROJEKTOWYCH

Skala 1:500

Mapa aktualna na dzień: 01.03.2019 r.  
Prace polowe i kameralne: Włodzimirz Pietrzyk  
Kierownik prac: Włodzimirz Pietrzyk

**STAROSTWO POWIATOWE W PRUSZCZU GDANSKIM**  
**REFERAT UZGADNIANIA DOKUMENTACJI PROJEKTOWEJ**  
W granicach opracowania nie występują projektowane i zarejestrowane w RUPD przewody i urządzenia zgodnie z treścią niniejszej dokumentacji.

Pruszcz Gdański, dn. 2019.02.08 r.

Sluzboscie gruntowych nie badano.  
zakres opracowania

Na wykladzie sie ustalono w terenie inzynierskie i techniczne warunki, na wyznaczonych na mapie miejscach, które nie zostały zgłoszone do inwentaryzacji.

Przed przystąpieniem do prac projektowych należy, na niniejszym podkład mapowy, nanieść, uzgodnione w Referacie Uzgadniania Dokumentacji Projektowej i uzgodnione w Referacie Uzgadniania Dokumentacji Projektowej w Skarbowie Powiatowym w Pruszczu Gdańskim.

Wszelkie wiadomości, inwestor, są prawnie zobowiązani do ochrony zasobów geodezyjnych na terenie inwestycji budowlanej (niezabudowanej)

UMIAGAL  
Nie badano danych dotyczących dokładności granic działek ani stanu prawnego nieruchomości.


Data opracowania mapy: 01.03.2019 r.

IMI I NAZWIŚCIE, NUMER ŚWIADECTWA NADANIA UPRAWNIENIEM GEODETY, KTÓRY SPORZĄDZIŁ MAPĘ:

Włodzimirz Pietrzyk  
GEODETA UPRAWNIOWY Nr UP-14851

P 2204.20	19994	07.03.2019	STAROSTA GDANSKI
Organ prowadzący państwowy zasób geodezyjny i kartograficzny		Data wpisania operatu technicznego do ewidencji materiałów zasobu	
Identyfikator ewidencyjny materiału zasobu - operatu technicznego		Z up. STAROSTY	
Linje, nazwisko i podpis osoby reprezentującej organ		Podpis nieczytelny	

**Ewa Batach-Morawska**  
KIEROWNIK POWIATOWEGO OŚRODKA DOKUMENTACJI GEODEZYJNEJ I KARTOGRAFICZNEJ

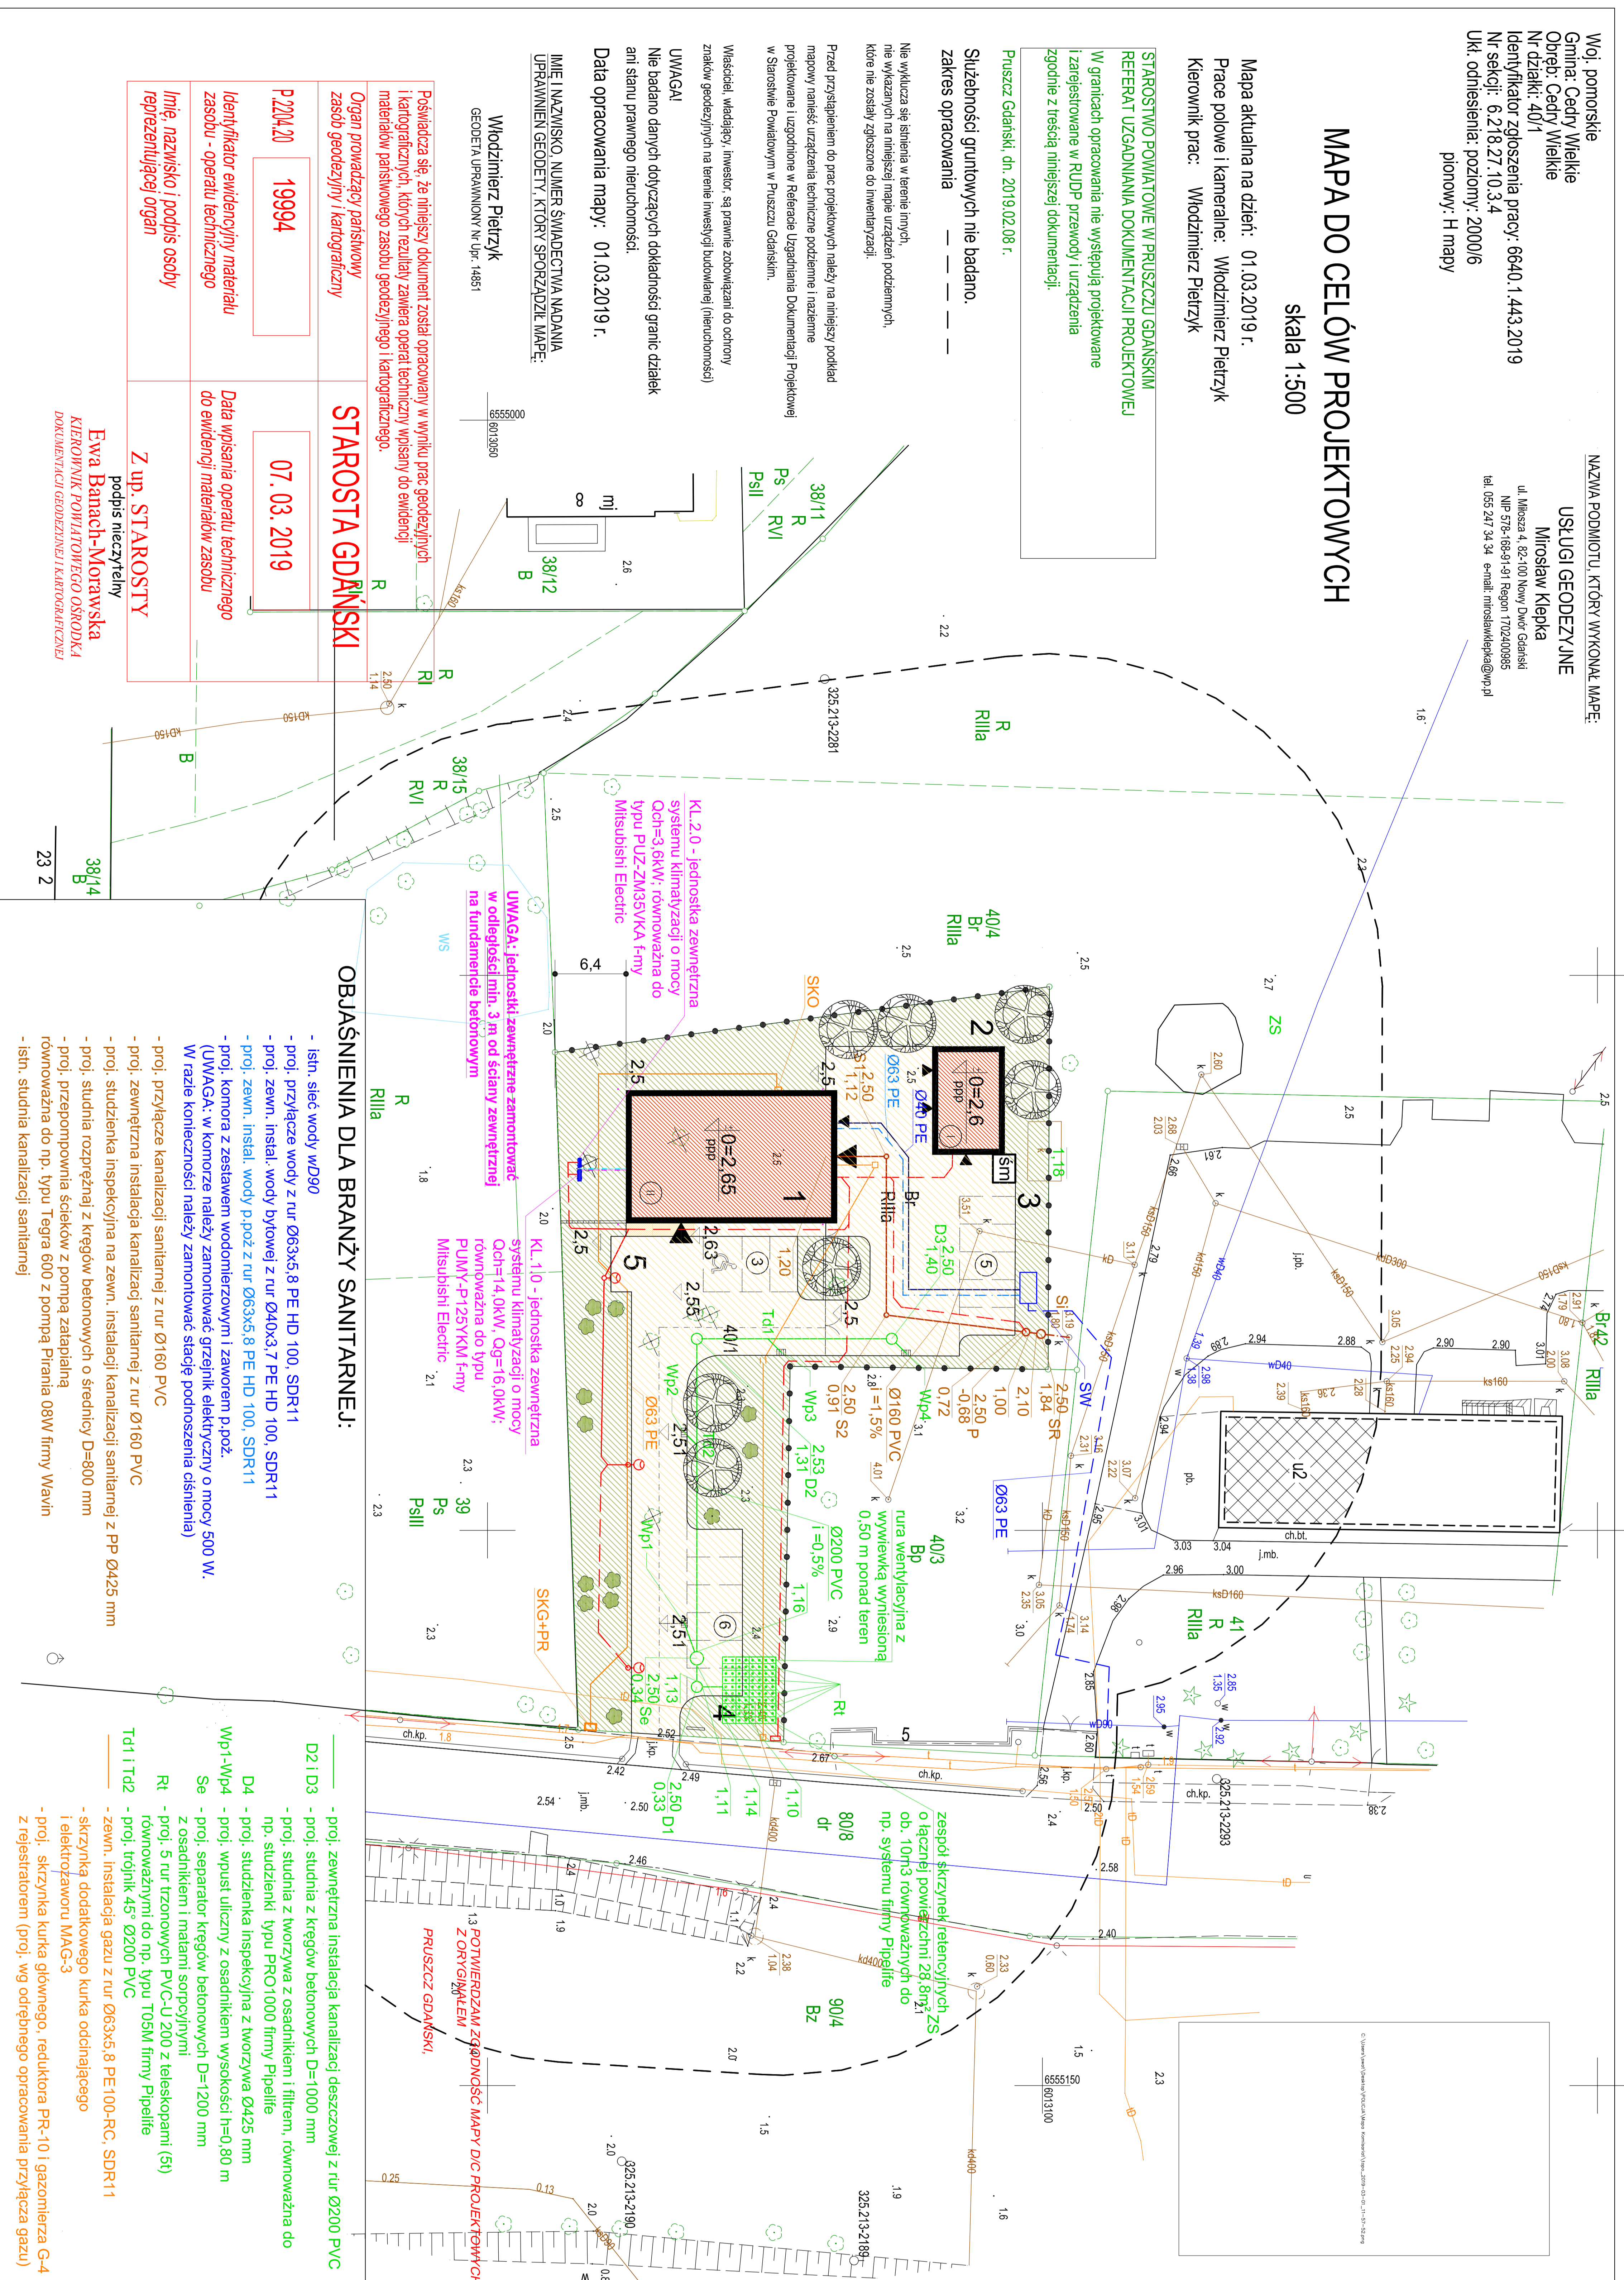

## LEGENDA

OZNACZENIA GRAFICZNE	
	istniejące budynek
	projektowane budynek
	parkingi
	skampa
	zieleni
	drzewa
	utwardzenia śmiełnik
	ogrodzenie
	linia kondygnacji
	granice działki
	zakres opracowania
	nieprzekraczalna linia zabudowy

WYKAZ OBIEKTÓW	
istniejące	projektowane
budynek komisaratu	1
garaż 2-stanowiskowy	2
osłona śmiełnikowa	3
pylon informacyjny	4
stojak na rowery	5

INSTALACJE TECHNICZNE	
	napowietrzna linia wysokiego napięcia
	podziemna linia niskiego napięcia
	wodociąg
	kanalizacja sanitarna
	linia telefoniczna
	gazociąg
	kanalizacja deszczowa

Inwestor: Zespół Projektowy "CENTRUM" s.c. ul. Czarnieckiego 47 83-000 Pruszcz Gdański		Nazwa projektu: <b>CENTRUM</b> Zespół Projektowy	
Objekt: WOJEWÓDZKA KOMENDA POLICJI W GDANSKU		Nazwa projektu: <b>PLANSZA ZBIORCZA UZBROJENIA</b>	
ARCHITEKTURA Projektowa	ingr. inż. arch. Jarosław Swół	4803/Gd91	W spec. architektonicznej
INST. SANITARNE Projektowa	ingr. inż. Joanna Morawska	454/POCOK/2011	W spec. architektonicznej
INST. SANITARNE Projektowa	ingr. inż. Andrzej Nijowski	POM/0138/POOS/04	W spec. elektrycznej
INST. SANITARNE Projektowa	ingr. inż. Marek Nijowski	POM/0170/POOS/07	W spec. sanitarnej
INST. ELEKTRYCZNE Projektowa	ingr. inż. Marcin Kasprzak	POM/0207/PODE/10	W spec. elektrycznej
INST. ELEKTRYCZNE Projektowa	ingr. inż. Adam Klobot	POM/0098/PIWOR/12	W spec. elektrycznej
Labelizacja:	CEDRY WIELKIE	dz. nr 40/1, 40/4, 41, 80/8	Nr rys.: P2
Data: MAJ 2019		Skala: 1 : 500	