



PARTER

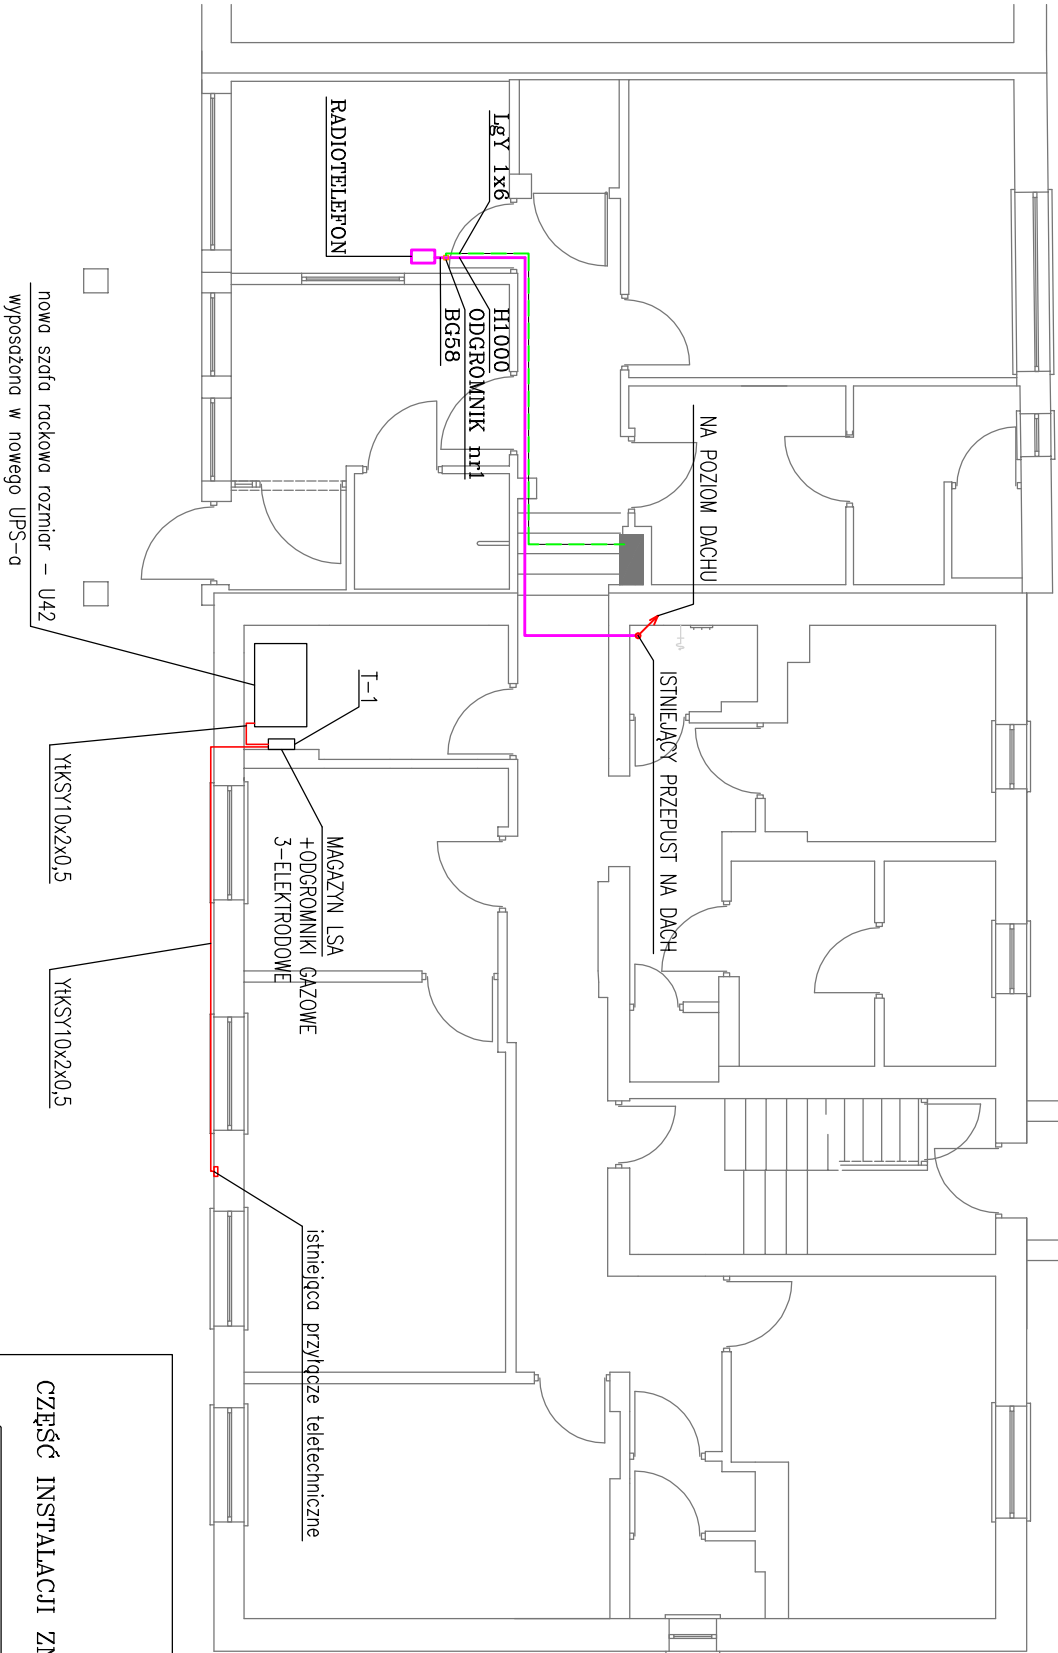

SCHEMAT INSTALACJI RADIOTELEFONU

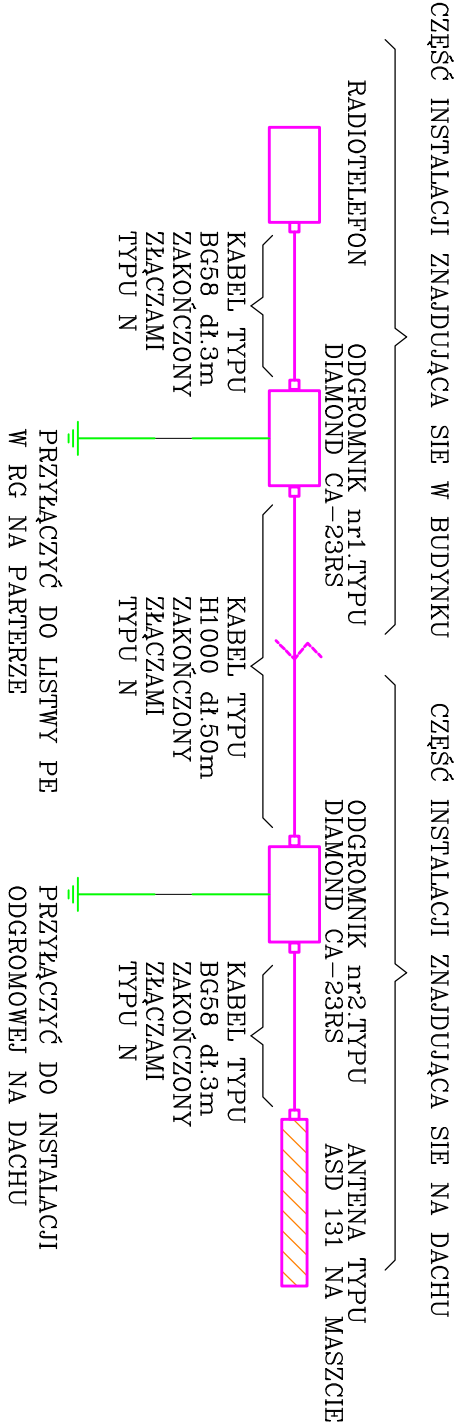

ISTNIEJĄCY PRZEPUST NA PARTER

METALOWE KORYTKO OŚLONOWE Z POKRYWĄ ZE STALI OCYNKOWANEJ O SZER. 5cm UZIEMIĆ Z OBU STRON MOCOWAĆ NA PODSTAWACH KLEJONYCH NA LEPIK DO POKRYCIA DACHU

DO ANTENY NA MASZCIE

DACH

Opiekt:	PRZEBUDOWA I REMONT KOMISARIATU POLICJI W KOSAKOWIE WRAZ Z BUDOWĄ GARAŻU ORAZ MONTAŻEM MASZTU ANTENOWEGO	
Investor:	ul. Żeromskiego 71, Kosakowo, dz. nr 149/8, 147/2, 146/10, 146/38 KOMENDA WOJEWÓDZKA POLICJI W GDAŃSKU	
Rysunek:	Plan instalacji radiotelefonu	Nr rysunku: T-4
Faza:	projekt wykonawczy	Data: 05.2012
Brana:	teletechnika	Skala: 1:100
Projektant:	mgr inż. Leszek Mozowski	Podpis:
Sprandzający:	mgr inż. Lech Kafeman	Podpis:
Opracowanie:	upr. proj. nr POW0145/PWOT06	Podpis: