


PARTER

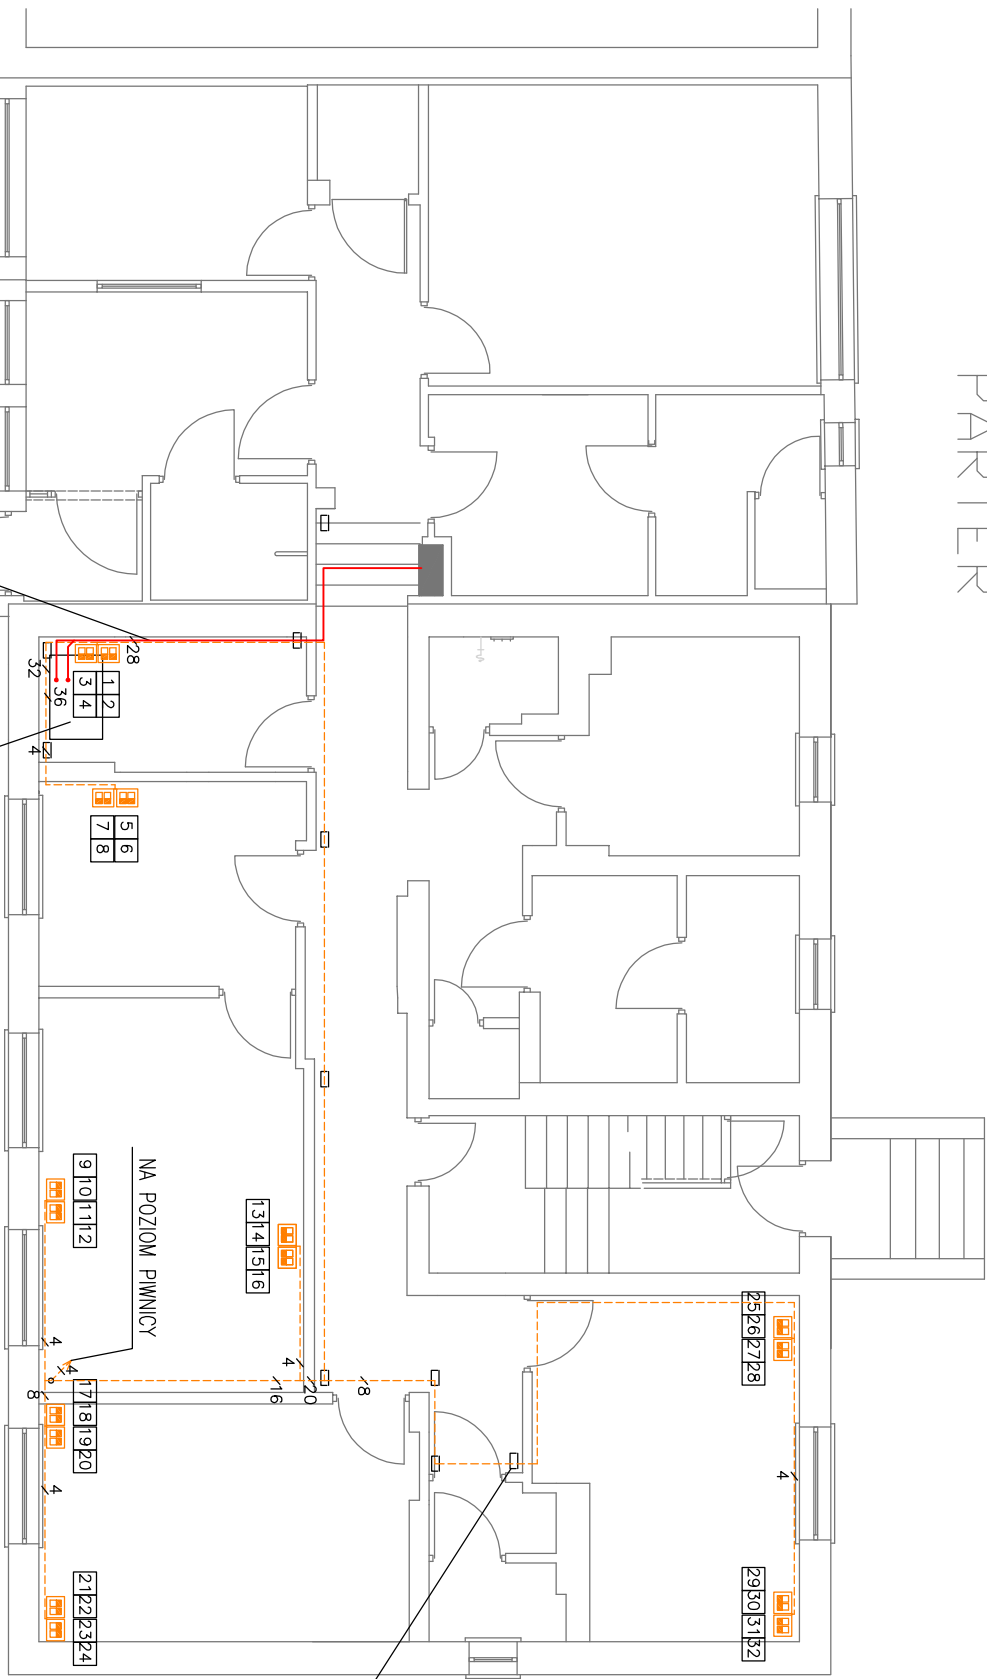


- 2x gniazdo RJ45, podwójne przyłącze okablowania strukturalnego w puszcze podtyńkowej
- nr gniazdo RJ45 sieci strukturalnej
- kabel UTP 4x2x0.5 kat. 6

proj. korytka kablowe PCV 90x40 przeznaczane
na przewody UTP sieci strukturalnej

1xYDY 5x6 obw. zasilania UPS
1xYDY 3x10 obw. zasilania rez. z UPS
nowa szafa rackowa rozmiar – U42
wypozozona w nowego UPS-a

PIWNICA

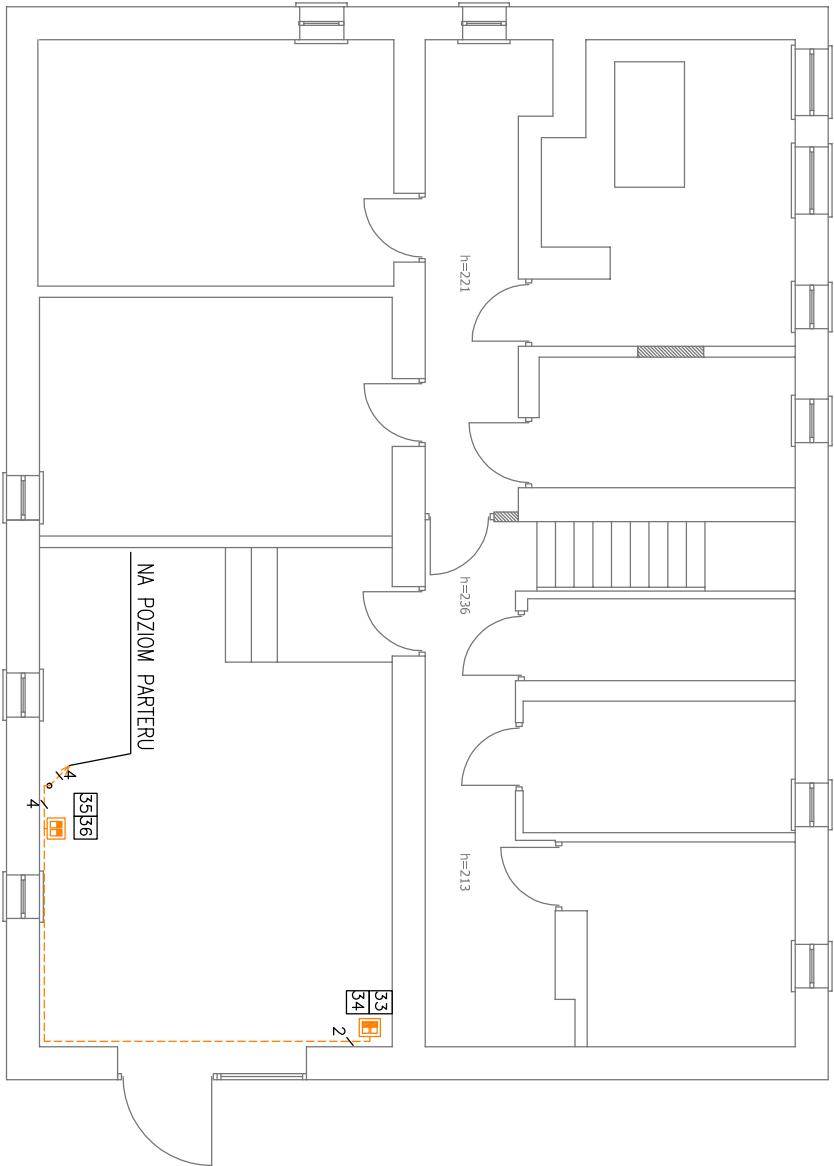

Obiekt: PRZEBUDOWA I REMONT KOMISARIATU POLICJI W KOSAKOWIE WRAZ Z BUDOWA GARAŻU ORAZ MONTAŻEM MASZTU ANTENOWEGO ul. Żelazskiego 71, Kosakowo, dz. nr 148/8, 147/2, 146/10, 146/38	
Inwestor: KOMENDA WOJEWÓDZKA POLICJI W GDAŃSKU ul. Okopowa 15, 80-819 Gdańsk	
Rysunek: Plan instalacji sieci strukturalnej	Nr rysunku: T-5
Faza: projekt wykonawczy	Data: 05.2012
Branża: teletechnika	Skala: 1:100
Projektant: mgr inż. Leszek Mrozowski upr. proj. nr 1883000U	Podpis:
Sprawdzający: mgr inż. Lech Kafeman upr. proj. nr POW/0145/PW/OT06	Podpis:
Opracowanie:	Podpis: