



RZUT PARTERU - KONSTRUKCJA  
skala 1:50

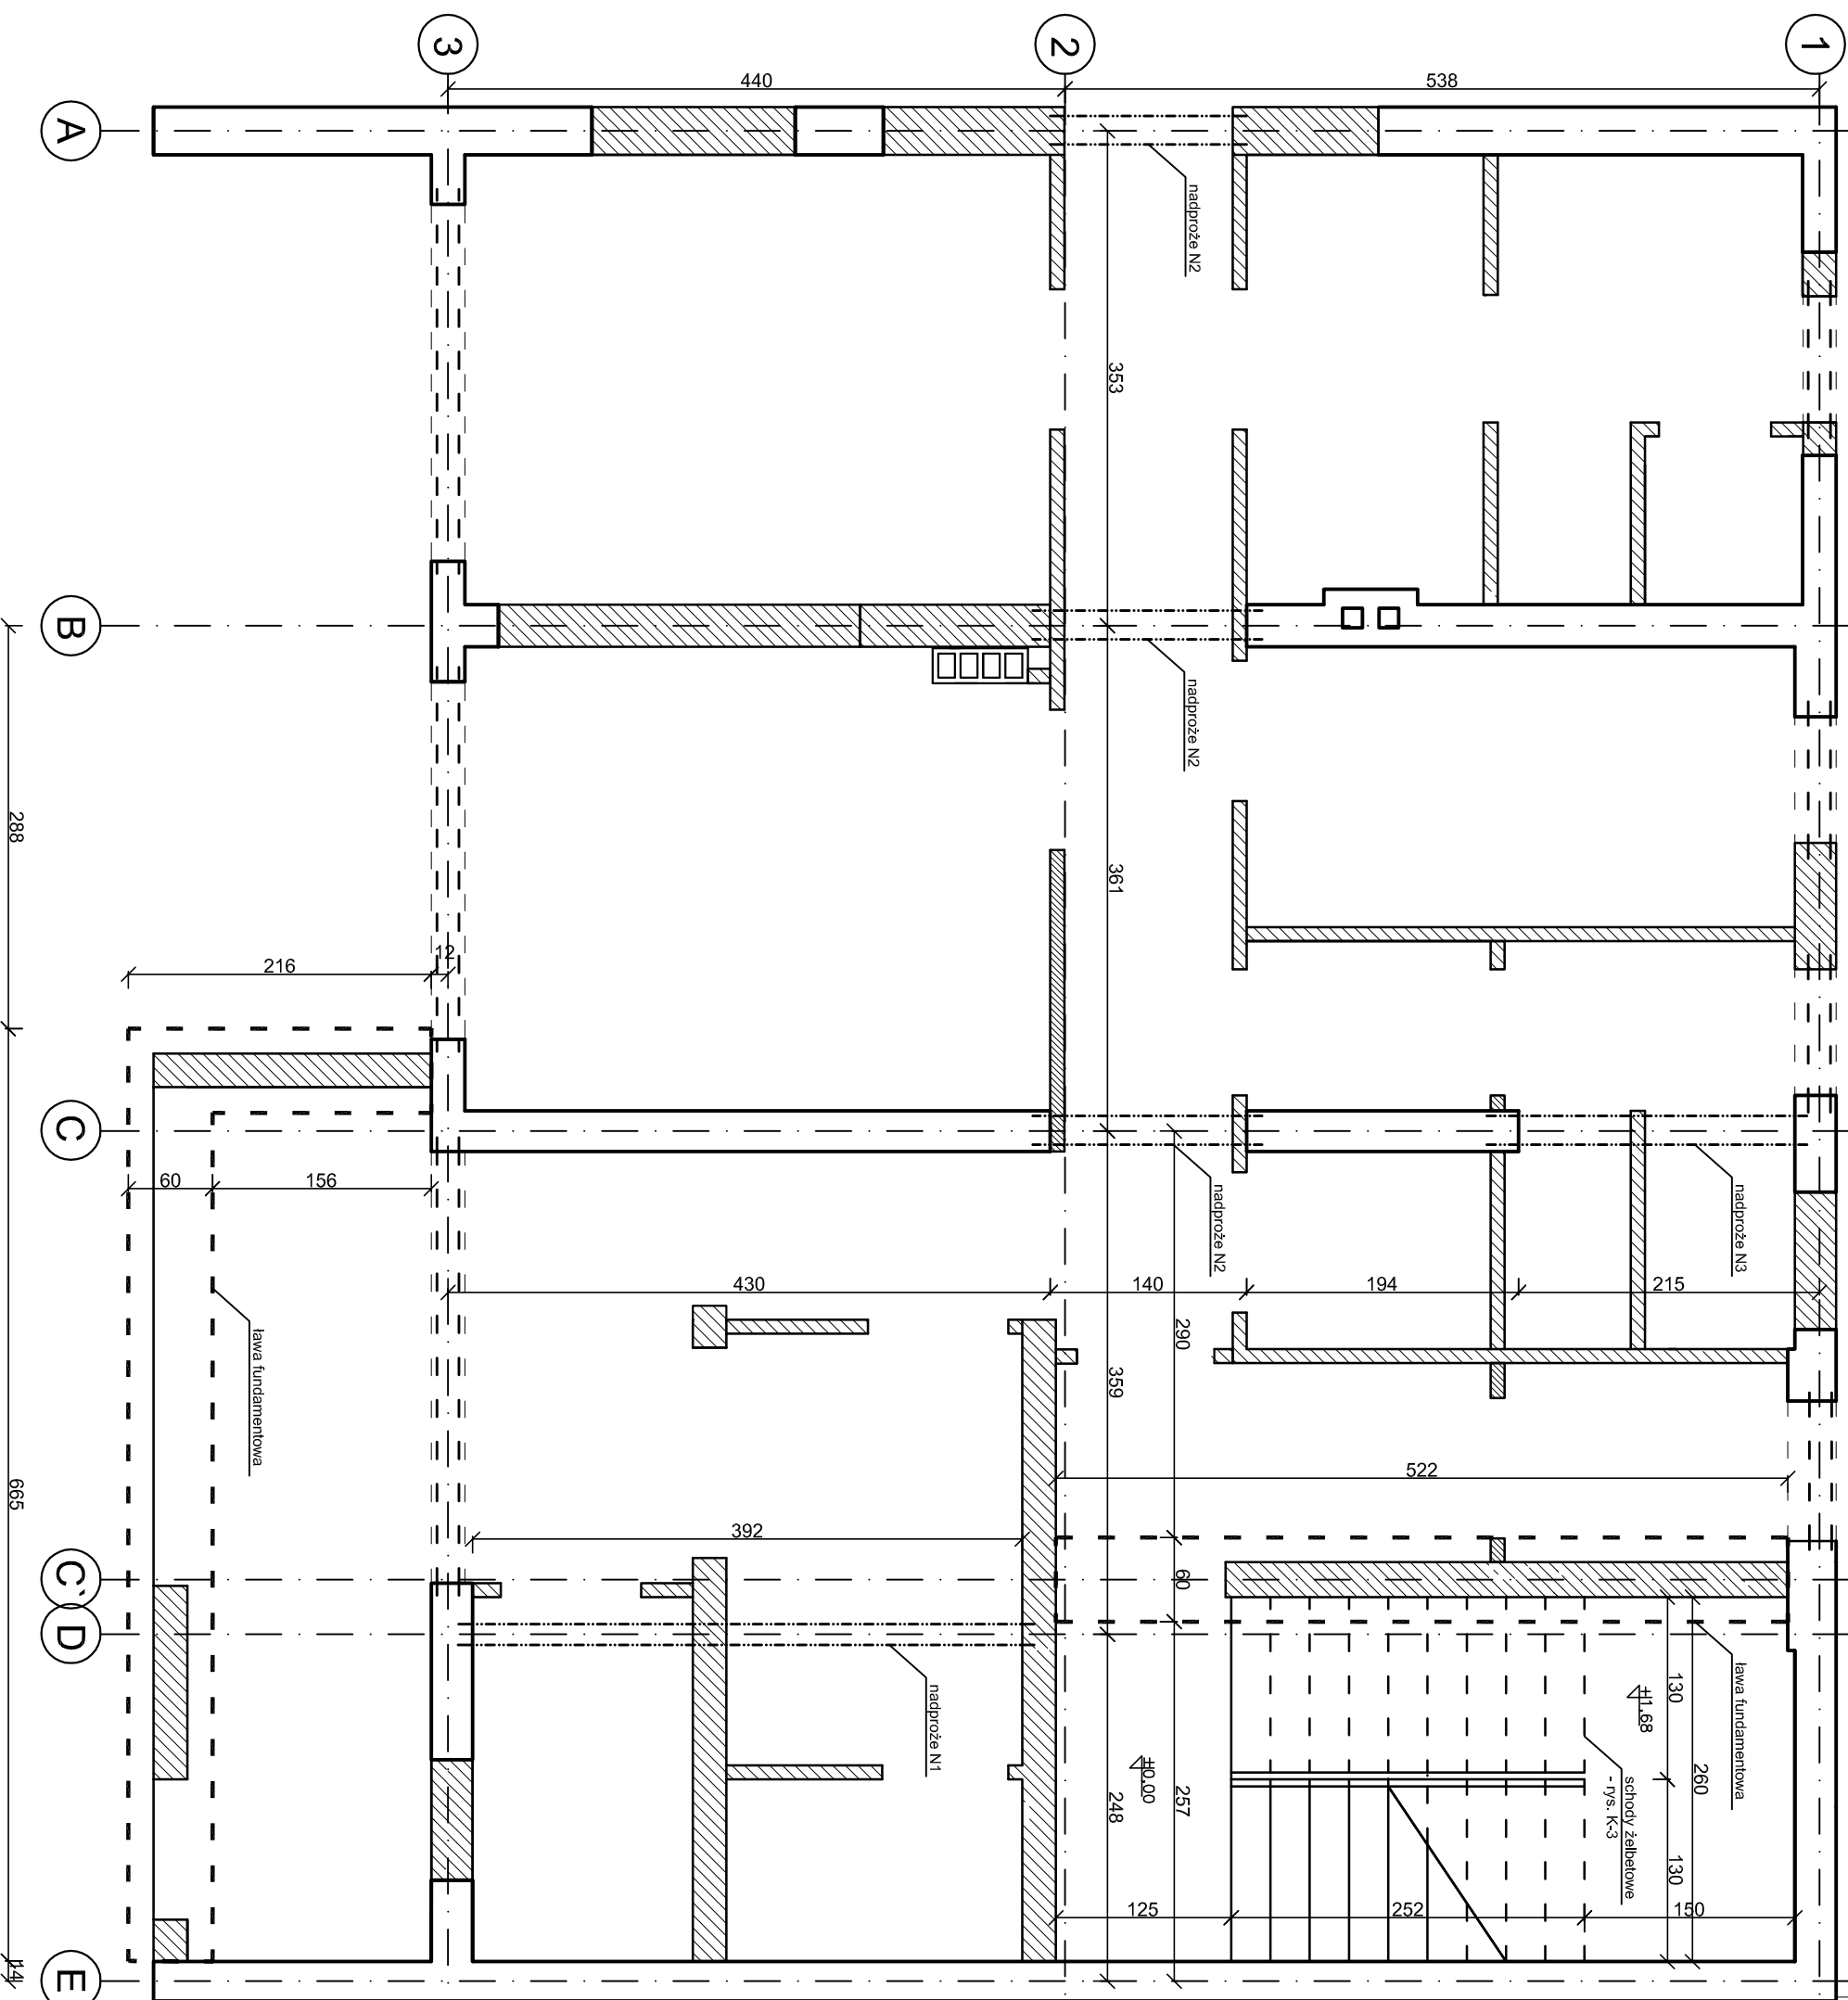

ŁAWA FUNDAMENTOWA  
skala 1:20

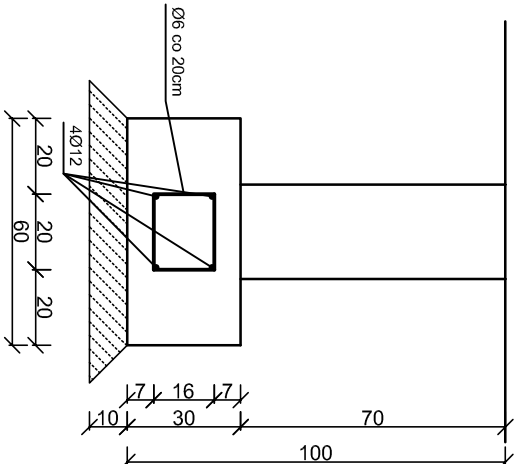

| ZESTAWIENIE STALI ZBRZONIOWEJ - FUNDAMENTY |       |          |         |        |           |           |      |     |  |
|--|-------|----------|---------|--------|-----------|-----------|------|-----|--|
| Numer                                      | Znak  | Średnica | Długość | Liczba | Dł.       | całkowita |      |     |  |
| pręta                                      | stali | pręta    | pręta   | prętów | klasa A-0 | klasa A-0 | φ 12 | φ 6 |  |
|  |       | [mm]     | [cm]    | [szt.] |           |           |      |     |  |
| 1  | A-0   | 12       | 1360    | 4      | 54,4      | 57,4      |      |     |  |
| 2  | A-0   | 6        | 82      | 70     | 54,4      | 57,4      |      |     |  |
| Długość prętów o określonej średnicy [m]   |       |          |         |        | 54,4      | 57,4      |      |     |  |
| Masa 1 mb pręta danej średnicy [kg/m]      |       |          |         |        | 0,888     | 0,222     |      |     |  |
| Masa prętów o określonej średnicy [kg]     |       |          |         |        | 48,3072   | 12,74     |      |     |  |
| Masa prętów [kg]                           |       |          |         |        | 61,05     |           |      |     |  |

| pracownia               |  |      |  | temat opracowania              |  |       |  | opracował                                |  |  |  | rysunek projektowy |  |  |  |
|-------------------------|--|------|--|--------------------------------|--|-------|--|--|--|--|--|--------------------|--|--|--|
| CBD INTERACTIVE         |  |      |  |                                |  |       |  | 80-292 GDAŃSK UL.NIEDŹWIEDNIK 38B        |  |  |  |                    |  |  |  |
| KOM. +48 504-724-669    |  |      |  |                                |  |       |  | REMONT BUDYNKU RD CHARZYKOWY             |  |  |  |                    |  |  |  |
|                         |  |      |  |                                |  |       |  | PRZY UL. JEZIORNEJ 56/2 POWIAT CHOJNICKI |  |  |  |                    |  |  |  |
|                         |  |      |  |                                |  |       |  | CHARZYKOWY DZ. NR 268/6, 263/8           |  |  |  |                    |  |  |  |
|                         |  |      |  |                                |  |       |  |  |  |  |  |                    |  |  |  |
|                         |  |      |  |                                |  |       |  |  |  |  |  |                    |  |  |  |
| autorzy                 |  |      |  | nr uprawnień i liczby podpisów |  |       |  |  |  |  |  |                    |  |  |  |
| inż. Jerzy Greszkiewicz |  |      |  | 02/Gd/75                       |  |       |  |  |  |  |  |                    |  |  |  |
| treść rysunku           |  |      |  |                                |  |       |  | numer rysunku                            |  |  |  |                    |  |  |  |
| PROJEKT WYKONAWCZY      |  |      |  |                                |  |       |  | K-1                                      |  |  |  |                    |  |  |  |
| PARTER                  |  |      |  |                                |  |       |  |  |  |  |  |                    |  |  |  |
|                         |  |      |  |                                |  |       |  |  |  |  |  |                    |  |  |  |
| nr zlecenia             |  | data |  | branża                         |  | skala |  |  |  |  |  |                    |  |  |  |
| 05.2013                 |  |      |  | KONSTRUKCJA                    |  | 1:50  |  |  |  |  |  |                    |  |  |  |