



POMIESZCZENIE WODOMIERZA SKALA 1:50

ZESTAW WODOMIERZOWY

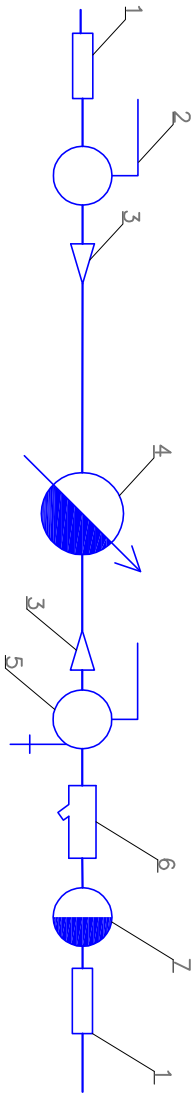

- 1 – przejście PE/stal
- 2 – zawór odcinający kulowy DN40
- 3 – przejście DN40/20
- 4 – wodomierz JS 1,5 DN20 firmy POWOGAZ
- 5 – zawór odcinający spustowy DN40
- 6 – filtr z osadnikiem DN40
- 7 – zawór zwrotny antyskażeniowy EA251 DN40

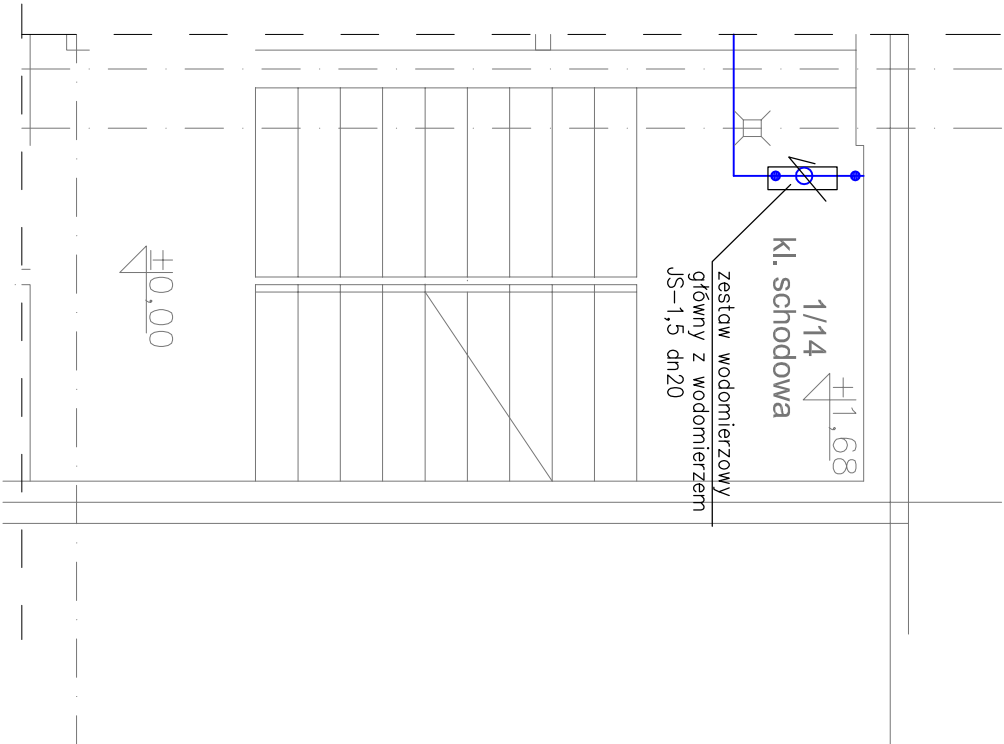

JEDNOSTKA PROJEKTOWA			
KLIMA-YOUNG			
Firma Handlowo-Usługowa			
ul. Wyzwolenia 34b/11			
80-537 Gdańsk			
PROJEKT	ZESPÓŁ PROJEKTOWY	PROJEKTANT	
		inż. Sebastian WIDOMSKI	
		upr. 160603/PW05/19	
		SPRAWDZENIE	
		mgr inż. Tomasz MAKARSKI	
		upr. 160623/PW05/12	
INWESTOR			
Komenda Wojewódzka Policji w Gdańsku			
ul. Okopowa 15			
80-819 Gdańsk			
PROJEKT			
Przyłącza wod-kan dla posterunku policji			
RD Charyzkowy, ul. Żelazna 56/2, dz. nr 268/6, 263/8, obręb Charyzkowy 0002			
BRANŻA		STADIUM	
SANITARNA		PBW	
TYTUŁ RYSUNKU			
Pomieszczenie wodomierza			
Zestaw wodomierzowy			
DATA	SKALA	REV.	RYSNR.
2013.07	-	0	S 3
Opisowanie stronione prawnie			
Ustawa o Prawie Autorskim i Prawach Pokrewnych			
- z dnia 4. lutego 1994. (Dz. U. Nr 24/94, z 23. lutego 1994.)			