



INWENTRYZACJA BUDYNKU GOSP. - ADM. W ZAKRESIE LOKALIZACJI PRZEBUSTOW DLA PROJEKTOWANEJ INTALACJI WENTYLACJI MECHANICZNEJ

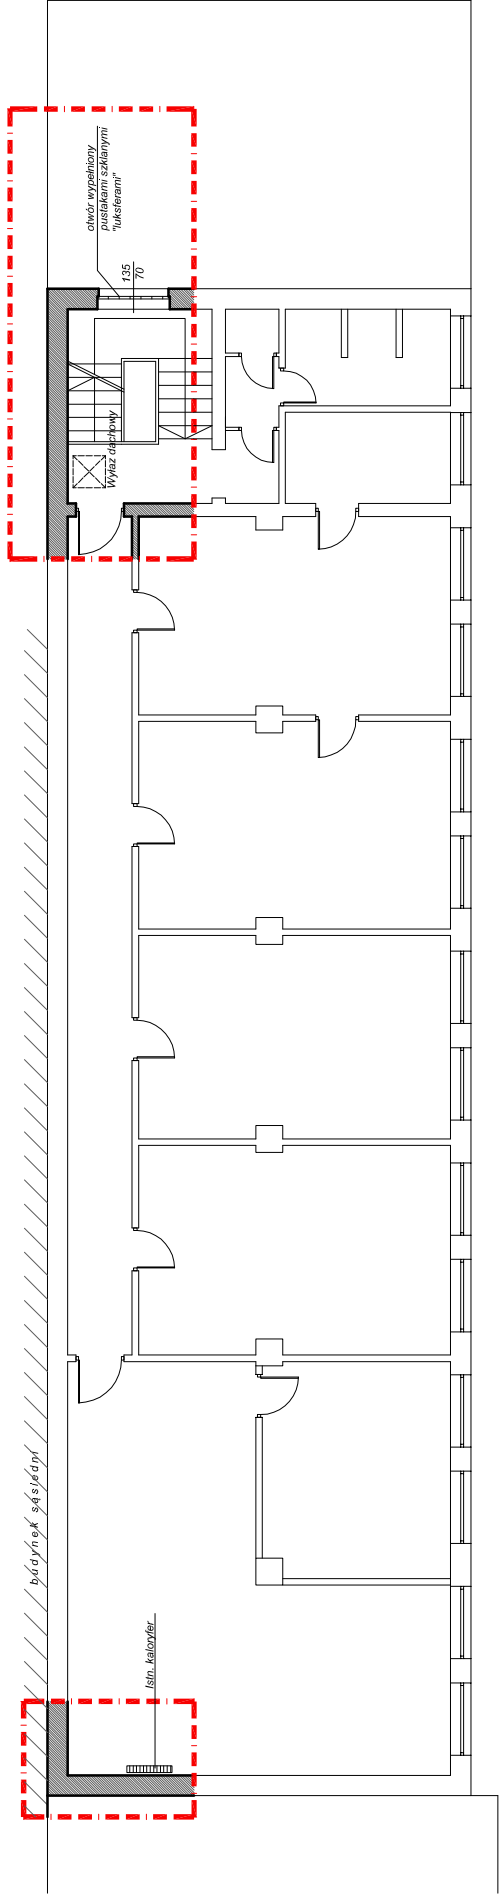

# RZUT II PIETRA

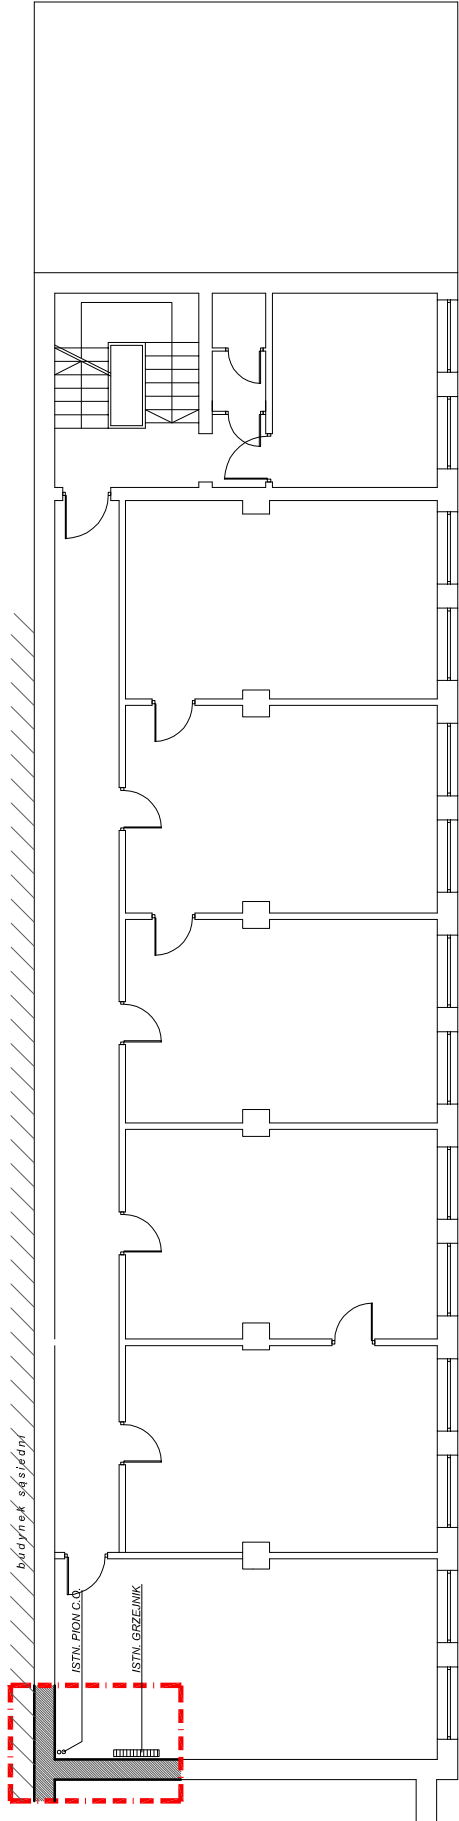

# RZUT I PIETRA

**UWAGA:**  
WSZYSTKIE WYMIARY PODANE NA RYSUNKU NALEŻY BEZWZGLĘDNI  
KĄDORAZOWO, PRZED ROZPOCZĘCIEM PRAC SPRAWDZIĆ NA MIEJSCU  
BUDOWY I W PRZYPADKU RÓŻNIC LUB ZMIAN WYNIKAJĄCYCH Z WYMOGÓW  
TECHNOLOGII DOSTAWCY - SKONTAKTOWAĆ SIĘ Z PROJEKTANTAMI

KOMENDA WOJEWÓDZKA POLICJI W GDAŃSKU  
UL. OKOPOWA 15  
80-819 GDAŃSK

ZWA PROJEKTU  
PROJEKT PRZEBUDOWY POMIESZCZEN W BUDYNKU KOMENDY MIEJSKIEJ  
POLICJI W GDAŃSKU PRZY UL. NOWE OGRODY 27

BUDYNEK GOSP. ADM. INWENTRYZACJA		BRANŻA	SKALA 1:100	DATA 2012.12.
PROJEKT	NR UPR.	PODPIS	03	
mgr inż. arch. KAROL KRZEMPEK	PO/KK/407/2011			
OPRACOWANIE				