



PRZEKRÓJ B-B

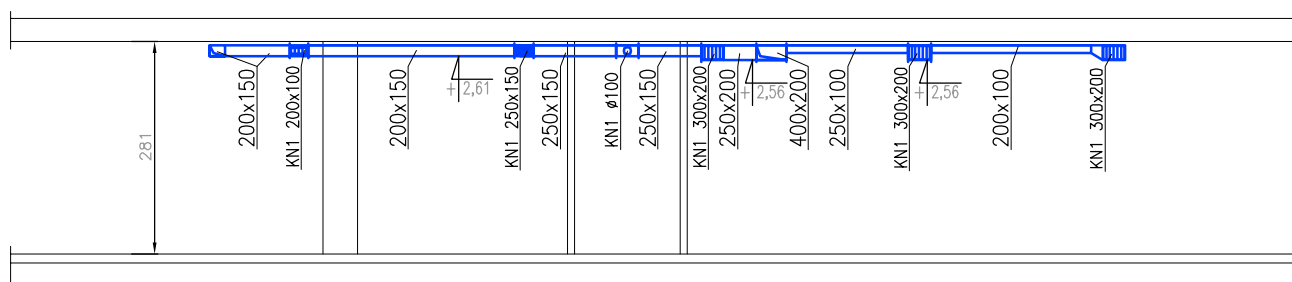

PRZEKRÓJ C-C

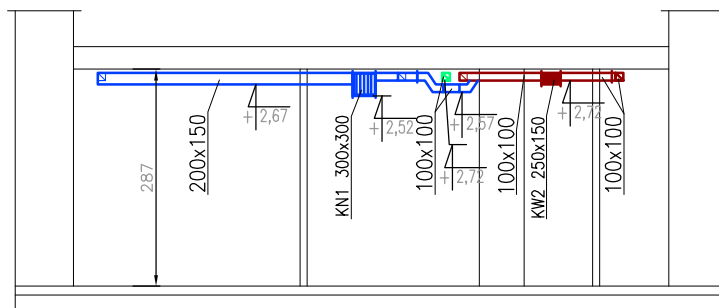

LEGENDA:

—	kanal wentylacji mechanicznej nawiewnej układ N1
—	kanal wentylacji mechanicznej wywiewnej czystej układ W1
—	kanal wentylacji mechanicznej wywiewnej WC układ W2
300x150	wymiar przewodu wentylacyjnego

MAJ PROJEKT

Pracownia projektowa - Artur Jażdżewski
tel. 0-605-255-194, tel./fax:(058) 524-34-55
80-125 Gdańsk, ul.Kartuska 255; e-mail: biuro@majprojekt.pl

NAZWA I ADRES OBIEKTU:

Komenda Miejska Policji w Gdańsku
Gdańsk, ul. Nowe Ogrody 27

TEMAT:

Projekt przebudowy pomieszczeń w budynku
Komendy Miejskiej Policji w Gdańsku

RYSUNEK:	Wentylacja- przekrój B-B, C-C	SKALA: 1:100
AUTOR:	mgr inż. Artur Jażdżewski upr. POM/0017/POOS/03	NR RYS.: 6
OPRACOWAŁ:	mgr inż. Paweł Buczek	
SPRAWDZAJĄCY:	mgr inż. Piotr Richter upr. POM/0140/POOS/04	DATA: 12.2012