


 
**UWAGA:**

1. W przewód antenowy, w pobliżu radiotelefonu należy wpiąć ochronnik przepięciowy.
2. Maszt antenowy należy uziemić i połączyć z projektowaną instalacją odgromową.
3. Wszystkie ciężkie podtrzymujące maszt oraz konstrukcje należy uziemić.

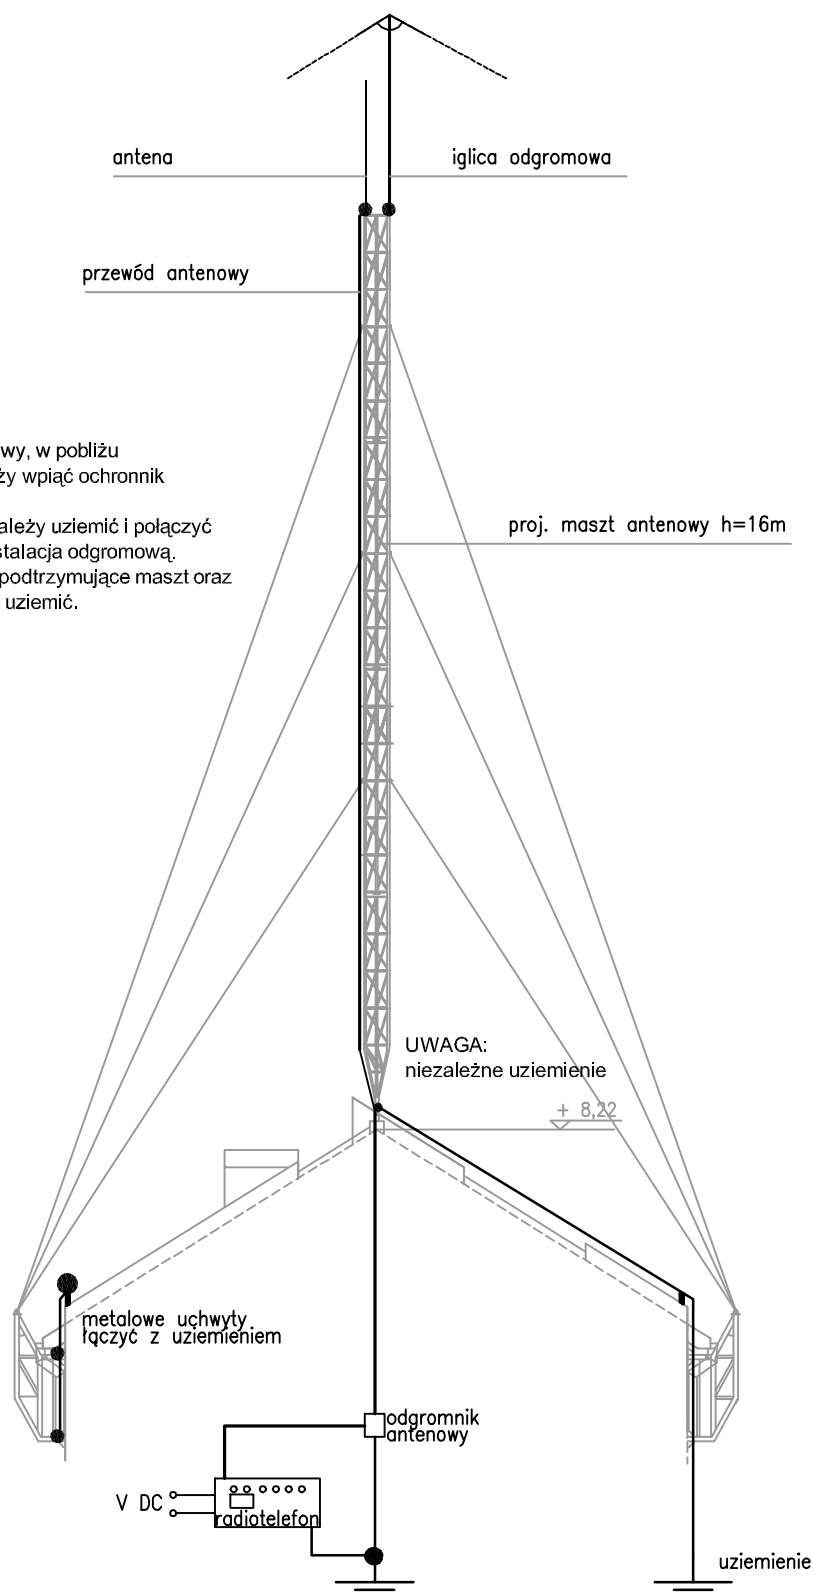

Rysunek poglądowy wykonania instalacji antenowej

SKALA 1:100

 Architektoniczna Pracownia Autorska <b>PRO ARTE sp. z o.o.</b> arch. R. i W. Kupść 81-867 Sopot, ul. Krasickiego 10/7, tel/fax (48-58) 551-34-60				NR RYS.
				<b>EW11</b>
OPRACOWANIE	Projekt wykonawczy instalacji teletechnicznych			BRANŻA
TEMAT	Remont budynku Komendy Policji w Żukowie Żukowo, ul. Polna 2B, dz. nr 417/2			<b>TELETECHN.</b>
AUTOR	IMIE I NAZWISKO mgr inż. Zbigniew Behrendt	NR UPRAWNIEN POM/001/PWOE/13	PODPIS	DATA III.2014r
SPRAWDZAJĄCY	mgr inż. Szymon Zapadka	POM/0205/PWO5/10		III.2014r