

TABELA POMIESZCZEŃ

NR. POM	POMIESZCZENIE	POW. (m <sup>2</sup> )	ŚCIANY								UWAGI
			POSADZKI								
a	b	c	d	e	f	g	h	i	j	k	
	Cz. istniejąca – adaptacja			☐	f. emulsiyjna lamperia h=1,6m						
0.1	Korytarz	13,02	A								
0.2	Magazyn gosp. (wodomierz)	2,51	A								
0.3	Magazyn gospodarczy	8,49	A								
0.4	Magazyn gospodarczy	9,92	A								
0.5	Magazyn dowodów rzeczowych	7,62	A								
0.6	Magazyn gospodarczy	6,07	A								
0.7	Składnica akt	7,51	A								
Razem		55,14									

0.8	Mogazyn podręczny	5,56	A										
0.9	Pom. porządkowe	3,51	A										
0.10	Wc ogólnodostępne	3,47	C										
0.11	Szafka damska	4,68	C										
0.12	Umывальnia damska	3,50	C										
0.13	Pokój socjalny	10,49	A										
0.14	Suszarnia	7,73	A										
0.15	Umывальnia męska	11,55	C										
0.16	Szafka męska	23,89	C										
0.17	Pokój odpraw (holiatek)	22,20	A										
0.18	Mogazyn NPP	11,03	A										
0.19	Korytarz	14,68	A										
	Kielka schodowa	14,52	A										
	Razem	136,81											
	OGÓŁEM	191,95											


OZNACZENIA:

 
- przylqczne gazowe
- wewnętrzna instalacja gazowa

RZUT PIWNIC

WEWN. INST. GAZOWA

SKALA 1:100

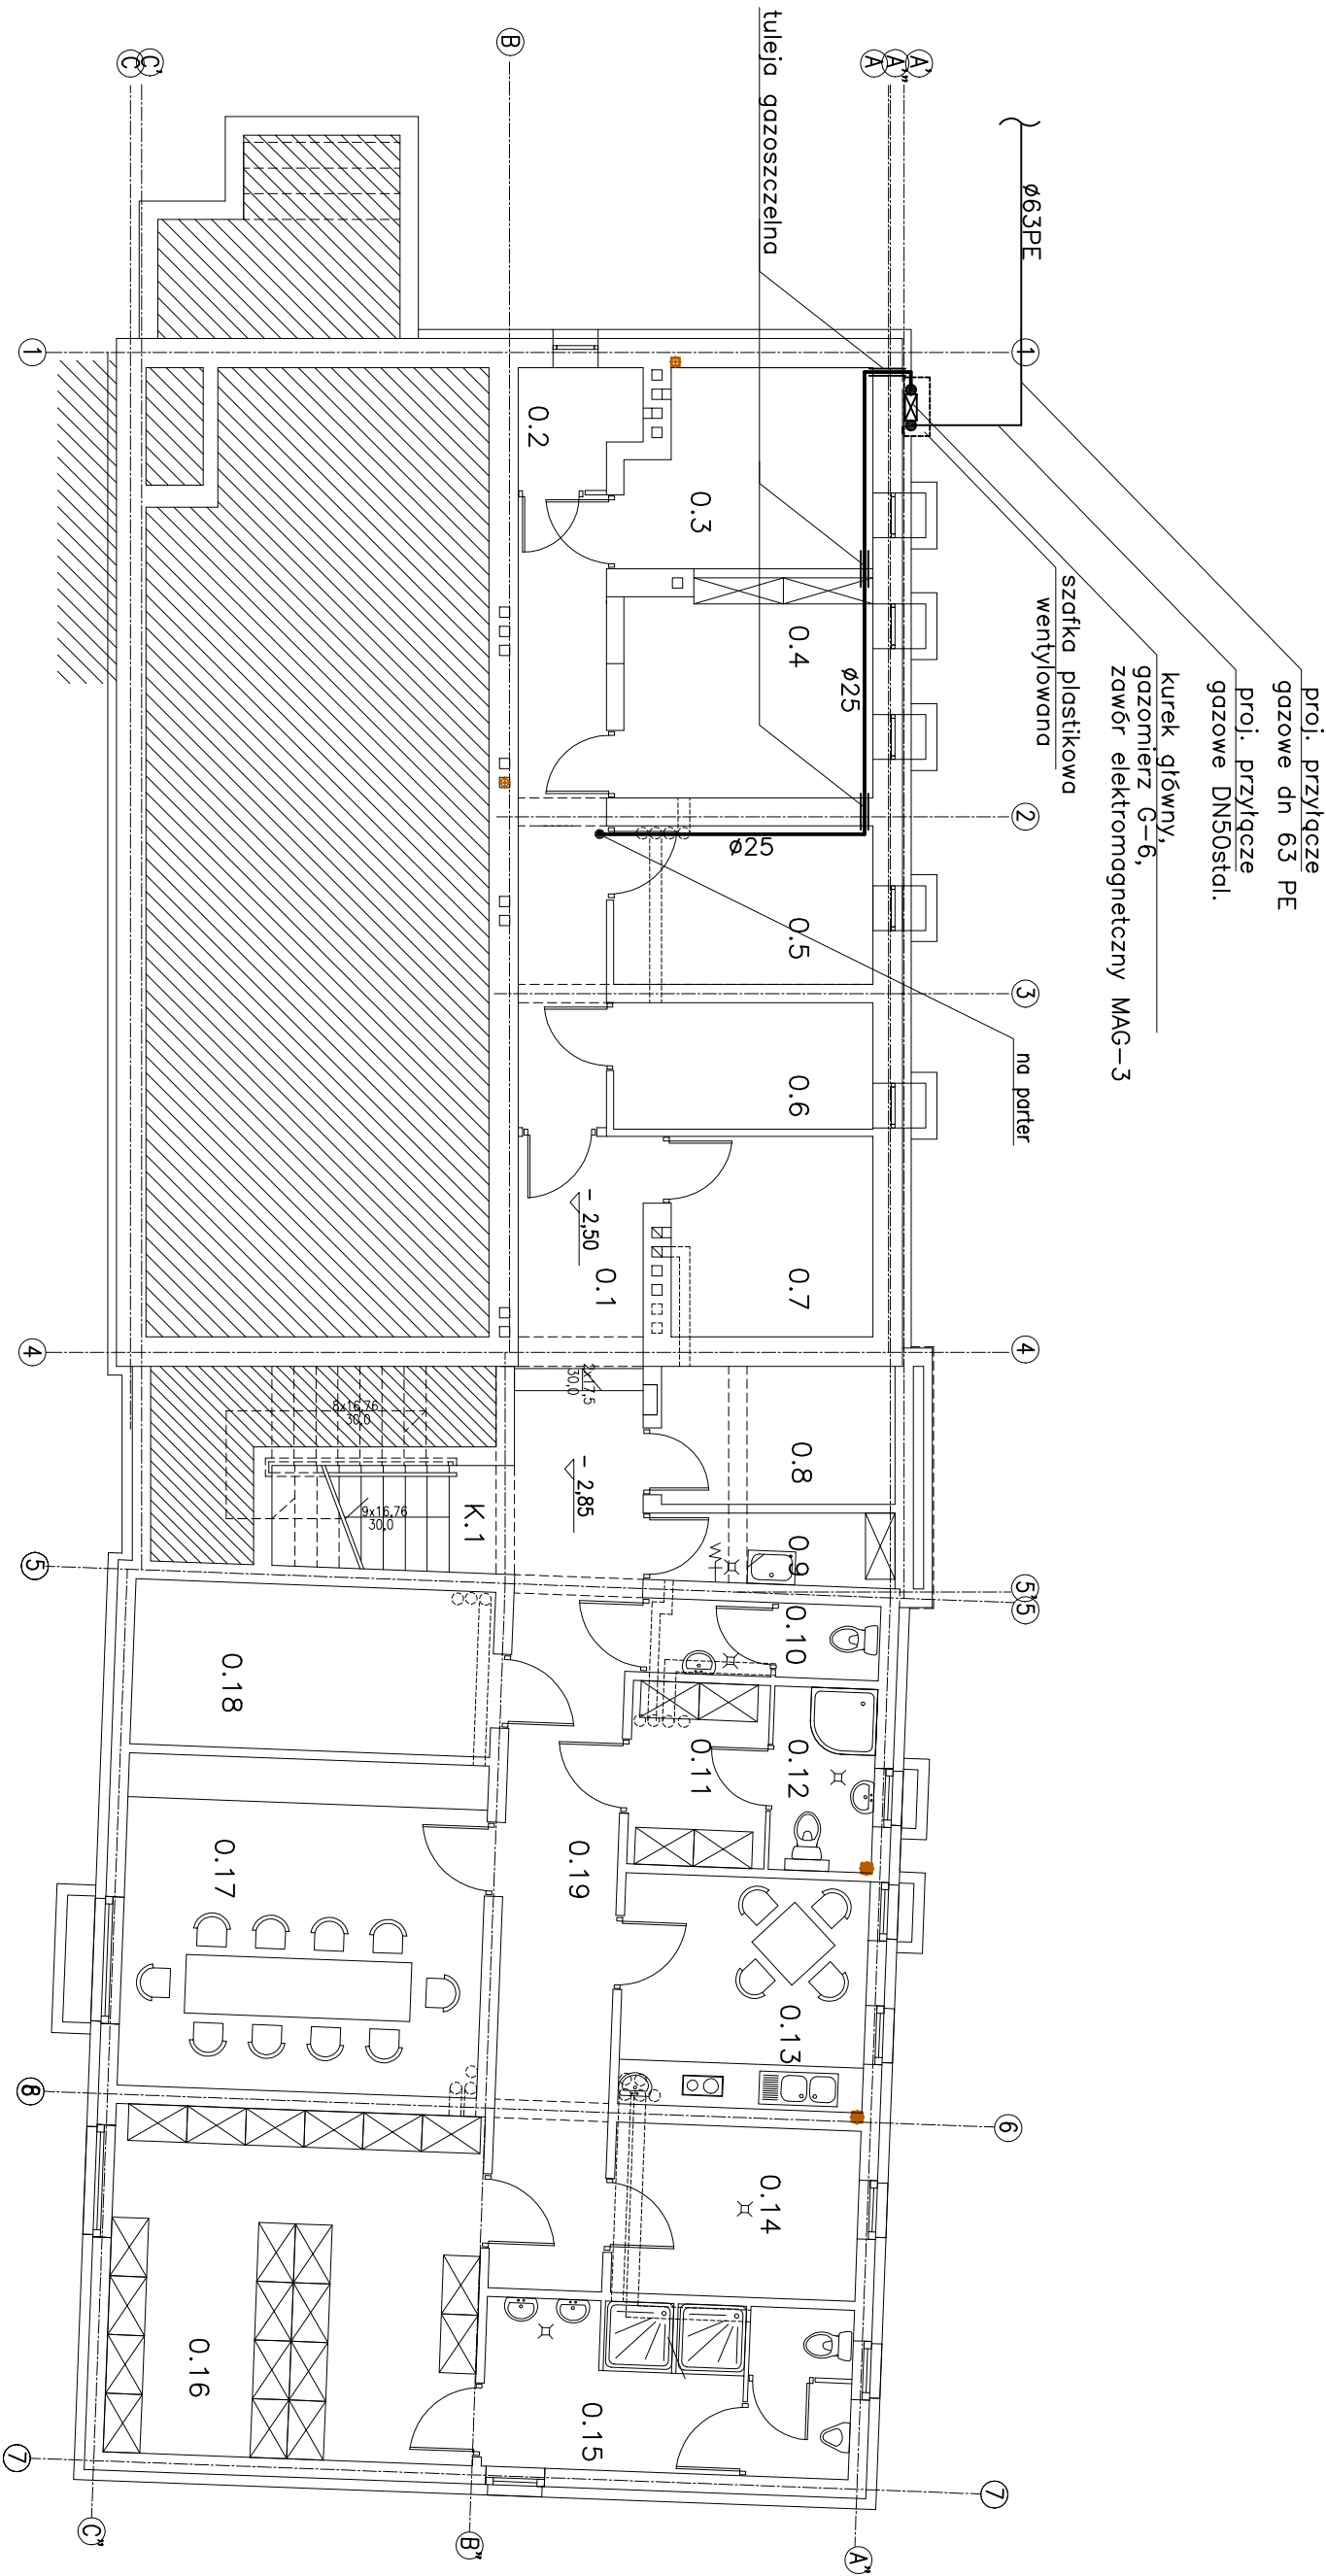

 <b>PRO ARTE sp. z o.o.</b> arch. R. i W. Kopeć 81-667 Szopów, Kościelna 10/7, tel./fax (48-58) 551-34-60		NR RYS. <b>4</b>	
OPRACOWANIE <b>Projekt wykonawczy kotłowni gazowej i inst. gazu</b>		BRANŻA <b>GAZ</b>	
TEMAT <b>Modernizacja budynku Komisariatu Policji w Żukowie</b>			
AUTOR <b>mgr inż. G. Jasmon-Smugalski</b>		DATA	
OPRACOWANIE <b>mgr inż. J. Kornick</b>			
SPRAWDZIŁ <b>mgr inż. J. Kornick</b>			