
 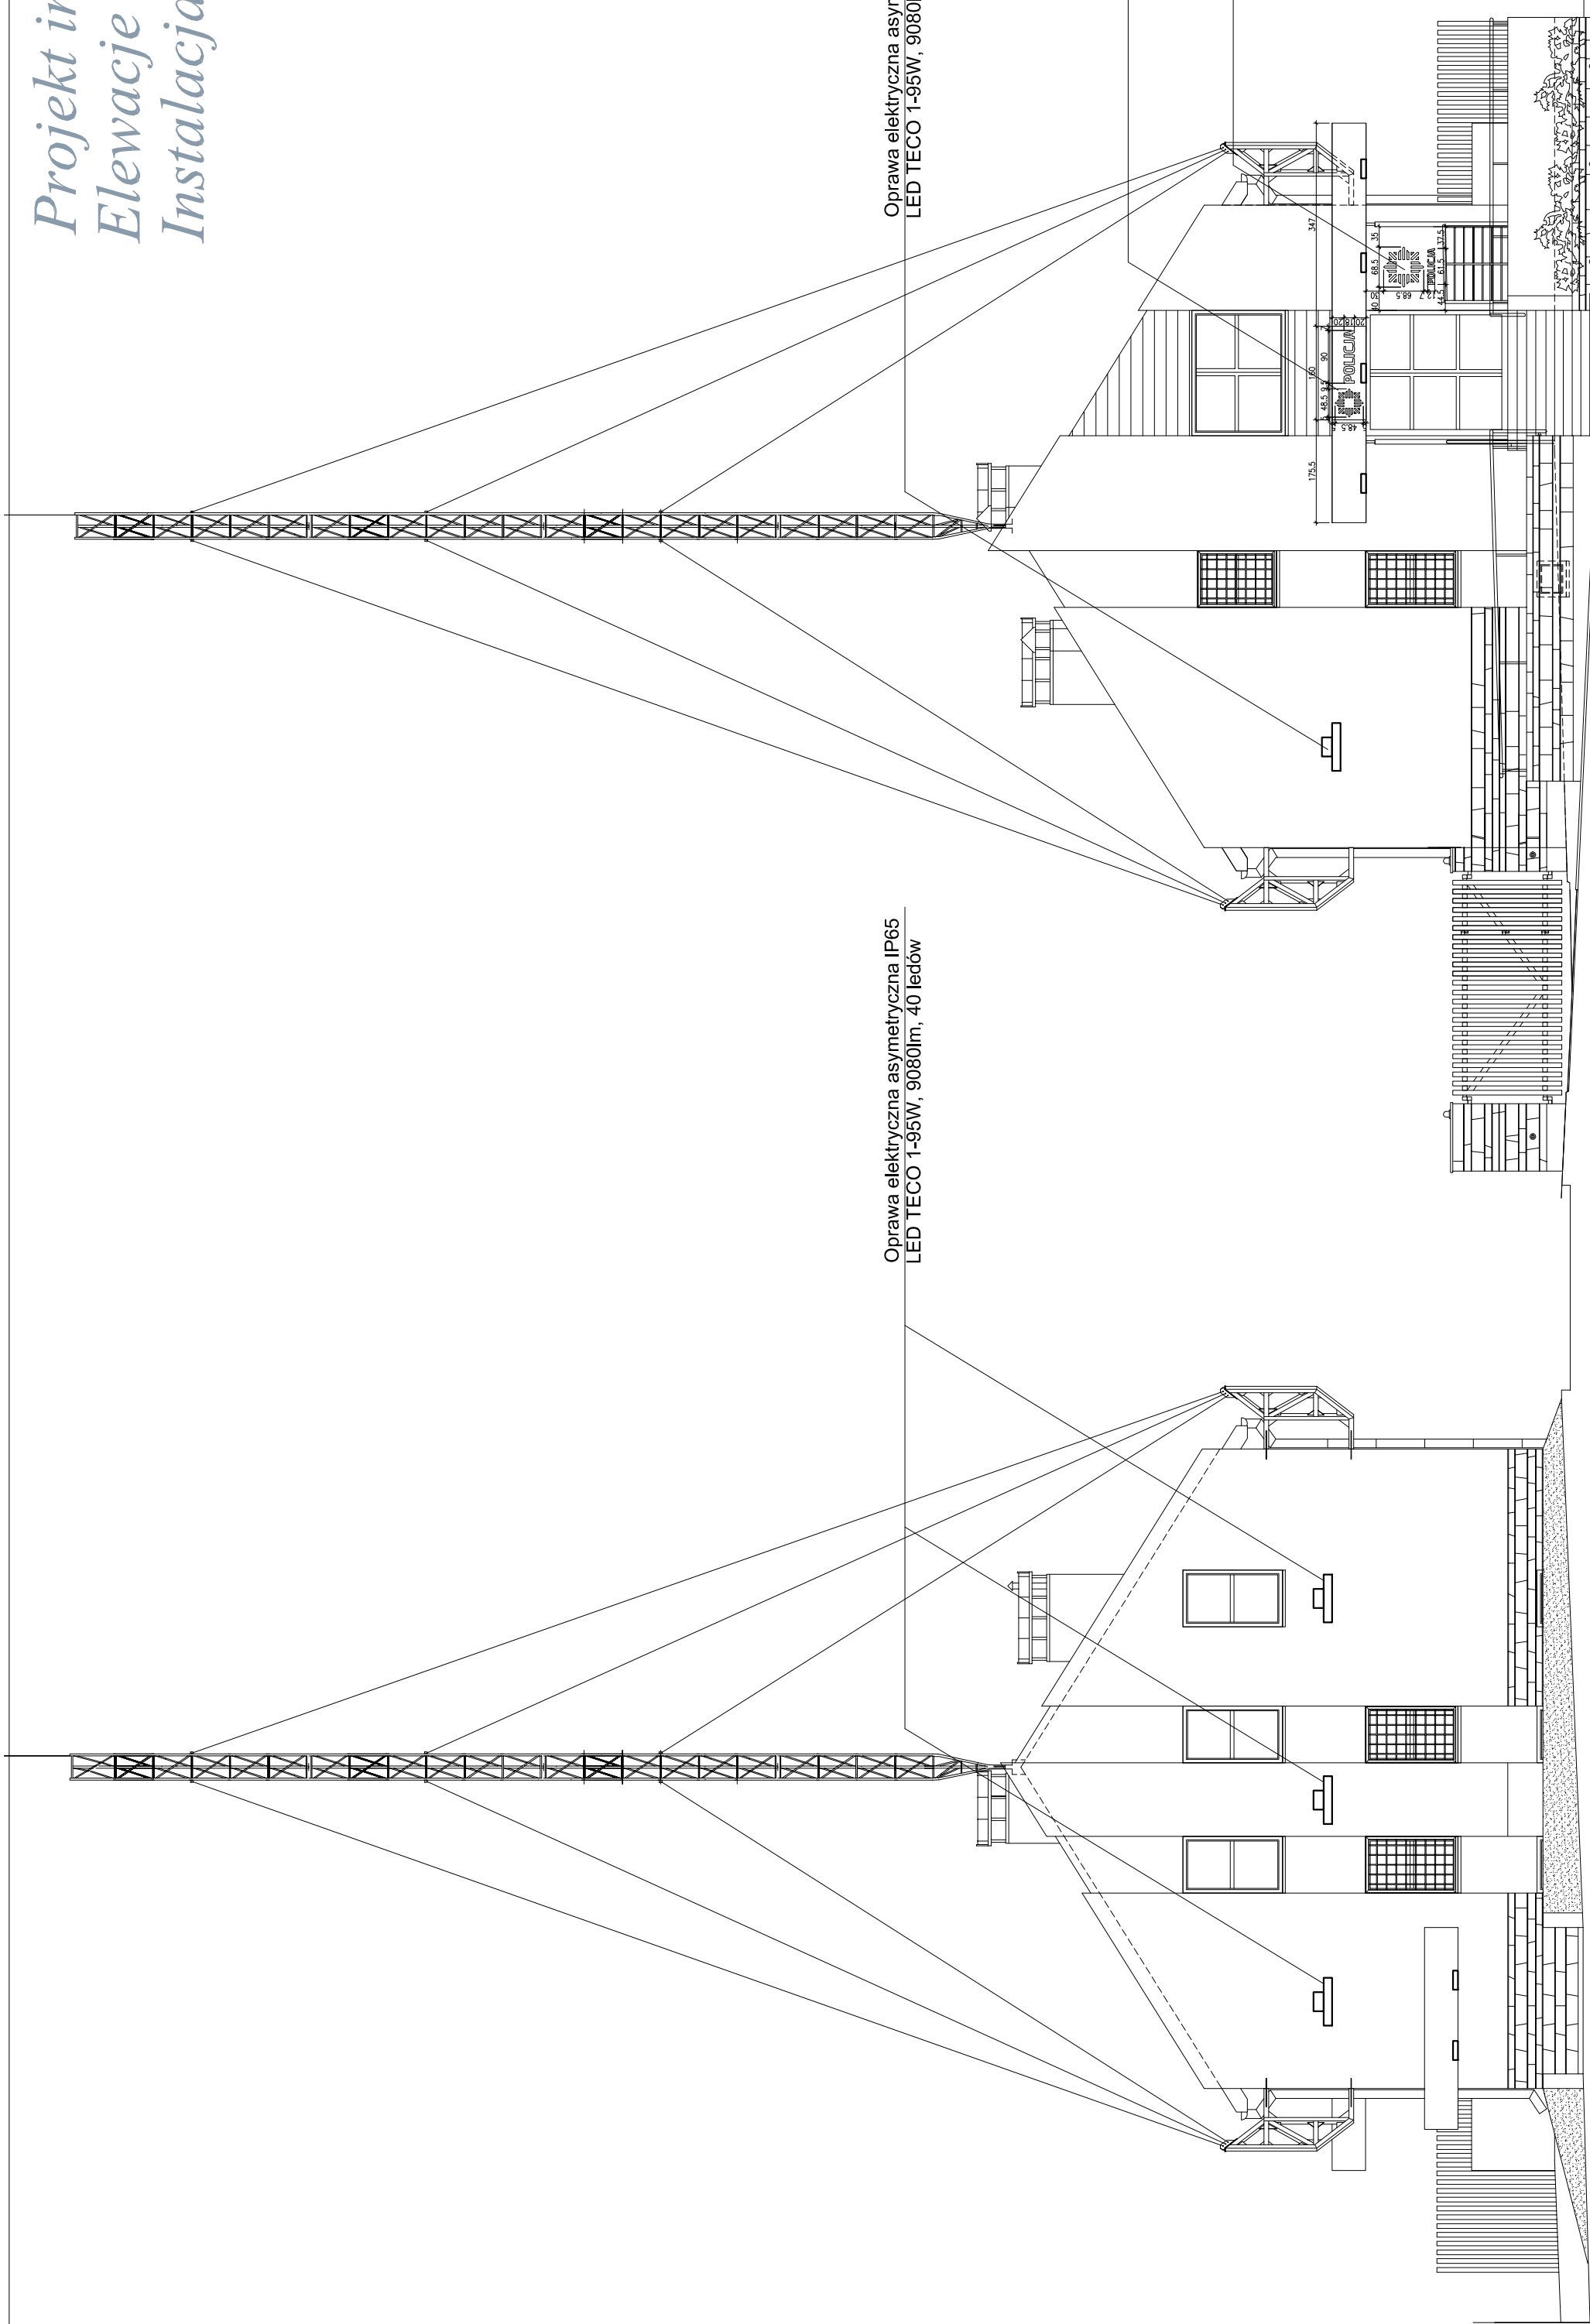


Projekt instalacji elektrycznych
Elewacje wschodnia i zachodnia
Instalacja oświetlenia zewnętrznego



OŚWIETLENIE ZEWNĘTRZNE
ELEWACJA WSCHODNIA
ELEWACJA ZACHODNIA

SKALA 1:100

	Architektoniczna Pracownia Autorska PRO ARTE sp. z o.o. arch. R. i W. Kuśka 81-867 Sopot, ul. Krasickiego 10/7, tel/fax (48-58) 551-34-60		NR PYS.
	Projekt wykonawczy instalacji elektrycznej		EW13
OPRACOWANIE		BRANŻA	
TEMAT		Modernizacja budynku Komisariatu Policji w Żukowie Żukowo, ul. Polna 2B, dz. nr 417/2	
AUTOR	MIE i NIZWISKO		ELEKTR.
	mgr inż. Zbigniew Behrendt		DATA
SPRAWDZŁ	OPRACOWAŁ		
	mgr inż. Szymon Zapadka		

ELEWACJA WSCHODNIA

ELEWACJA ZACHODNIA