



Projekt instalacji elektrycznych  
Elewacja północna  
Instalacja oświetlenia zewnętrznego

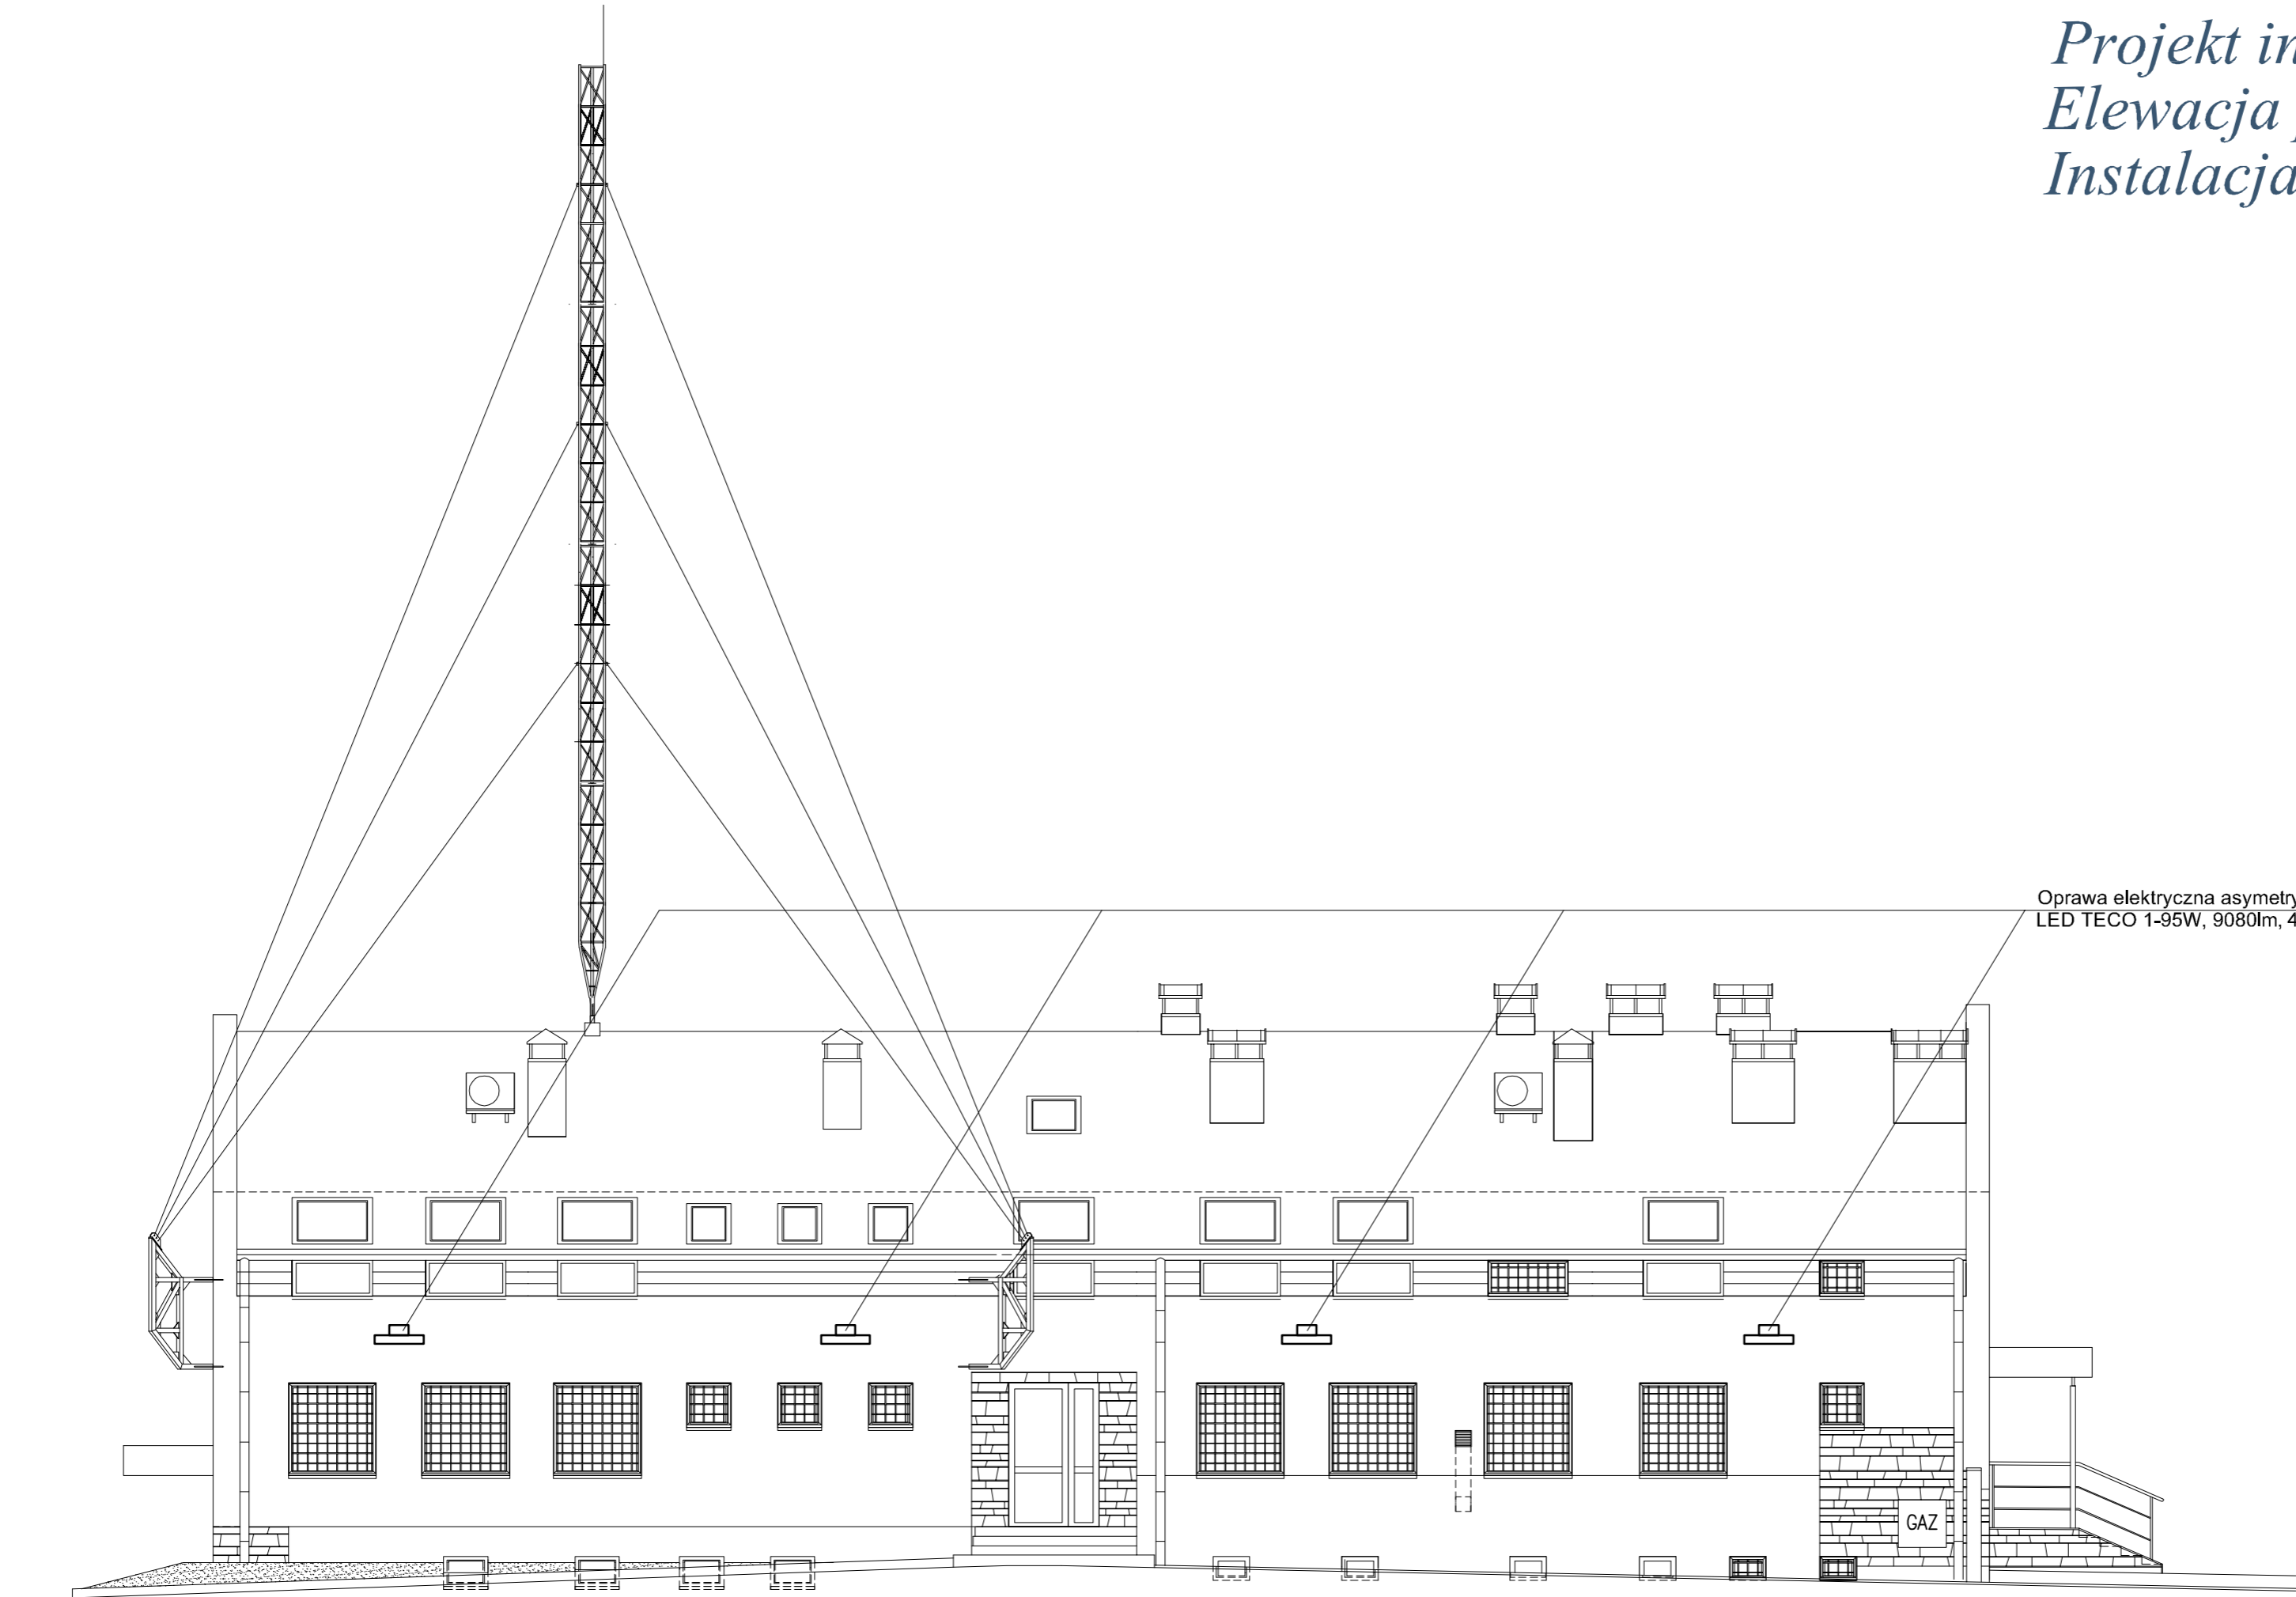

OŚWIETLENIE ZEWNĘTRZNE  
ELEWACJA PÓŁNOCNA

SKALA 1:100

		Architektoniczna Pracownia Autorska PRO ARTE sp. z o.o. arch. R. i W. Kupść 81-867 Sopot, ul. Krasińskiego 10/7, tel/fax (48-58) 551-34-60		NR RYS. <b>EW14</b>
OPRACOWANIE	Projekt wykonawczy instalacji elektrycznej			BRANŻA  <b>ELEKTR.</b>
TEMAT	Modernizacja budynku Komisariatu Policji w Żukowie Żukowo, ul. Polna 2B, dz. nr 417/2			
AUTOR	IMIE I NAZWISKO mgr inż. Zbigniew Behrendt	NR UPRAWNIENIEN POM/0001/PWOE/13	PODPIS	
OPRACOWAŁ				
SPRAWDZIŁ	mgr inż. Szymon Zapadka	POM/0205/PWO5/10		