



Projekt instalacji elektrycznych
Elewacja południowa
Instalacja oświetlenia zewnętrznego

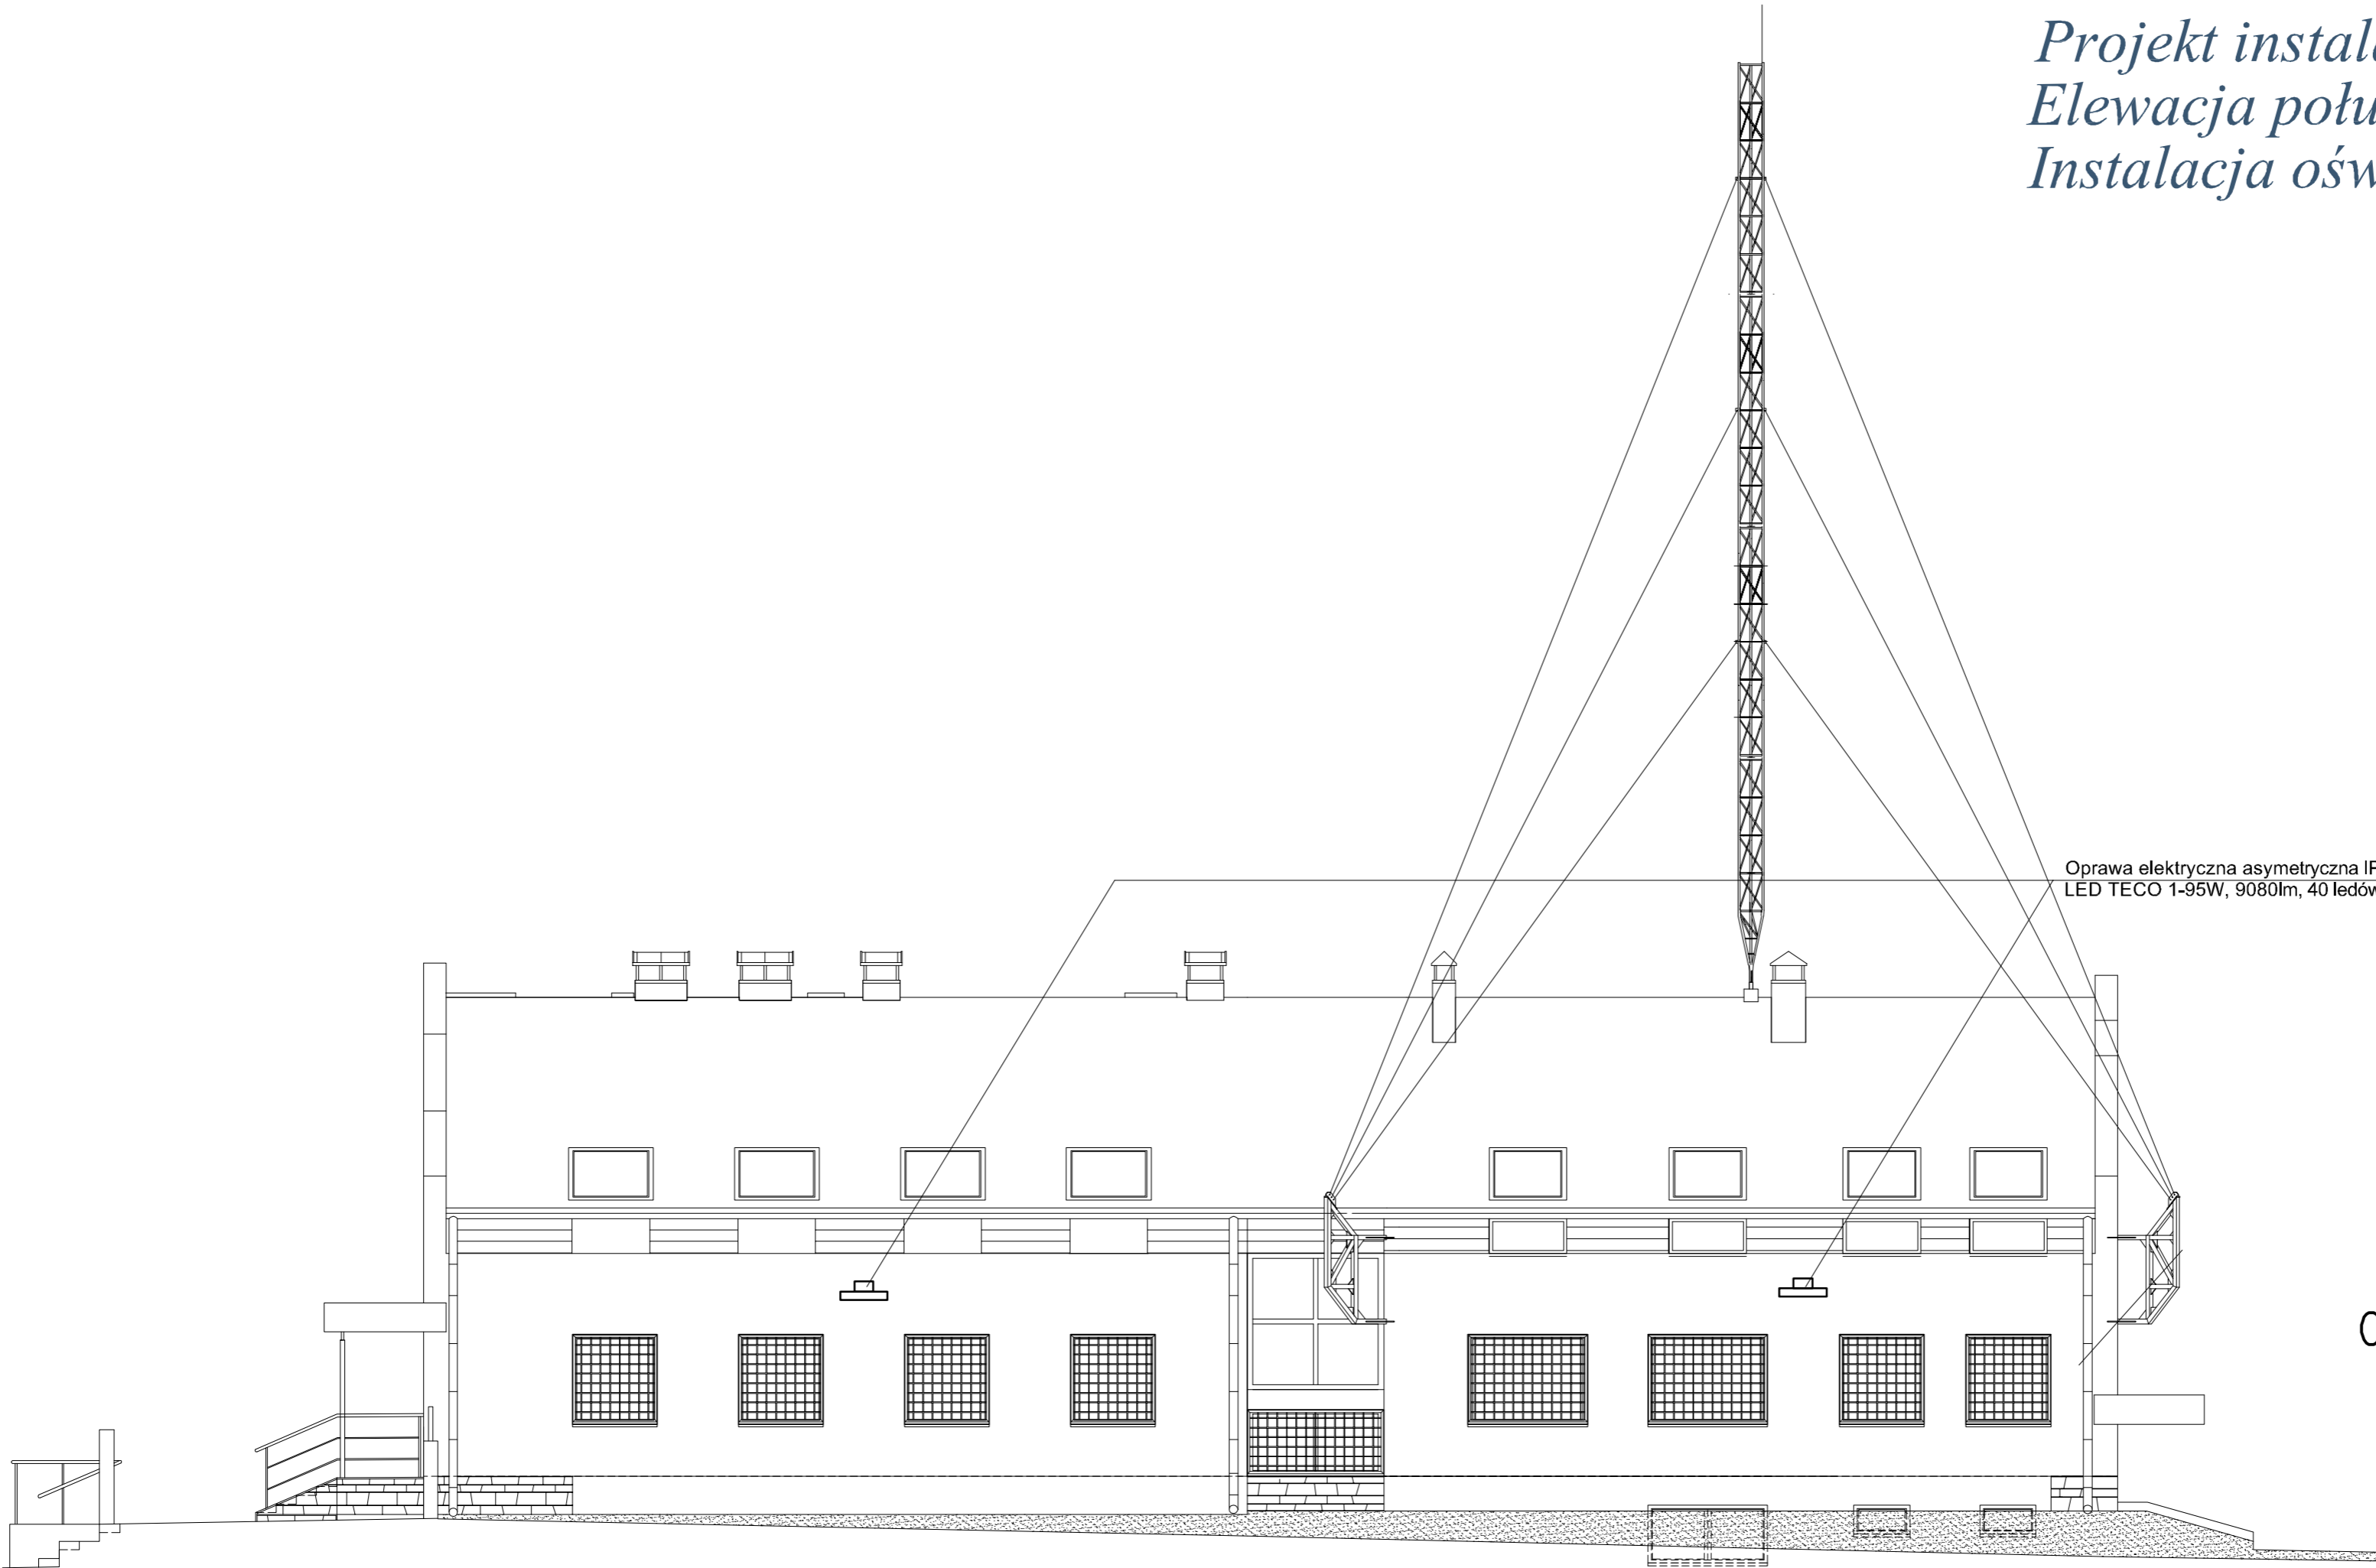

Oprawa elektryczna asymetryczna IP65
LED TECO 1-95W, 9080lm, 40 ledów

OŚWIETLENIE ZEWNĘTRZNE
ELEWACJA POŁUDNIOWA

SKALA 1:100

	Architektoniczna Pracownia Autorska PRO ARTE sp. z o.o. arch. R. i W. Kupść 81-867 Sopot, ul. Krasickiego 10/7, tel/fax (48-58) 551-34-60			NR RYS.
	EW15			BRANŻA
OPRACOWANIE	Projekt wykonawczy instalacji elektrycznej			ELEKTR.
TEMAT	Modernizacja budynku Komisariatu Policji w Żukowie Żukowo, ul. Polna 2B, dz. nr 417/2			
AUTOR	IMIE I NAZWISKO	NR UPRAWNIENI	PODPIS	DATA
OPRACOWAŁ	mgr inż. Zbigniew Behrendt	POM/0001/PW0E/13		
SPRAWDZIŁ	mgr inż. Szymon Zapadka	POM/0205/PW05/10		