


Projekt instalacji elektrycznych
Rzut parteru
Instalacja gniazd elektrycznych

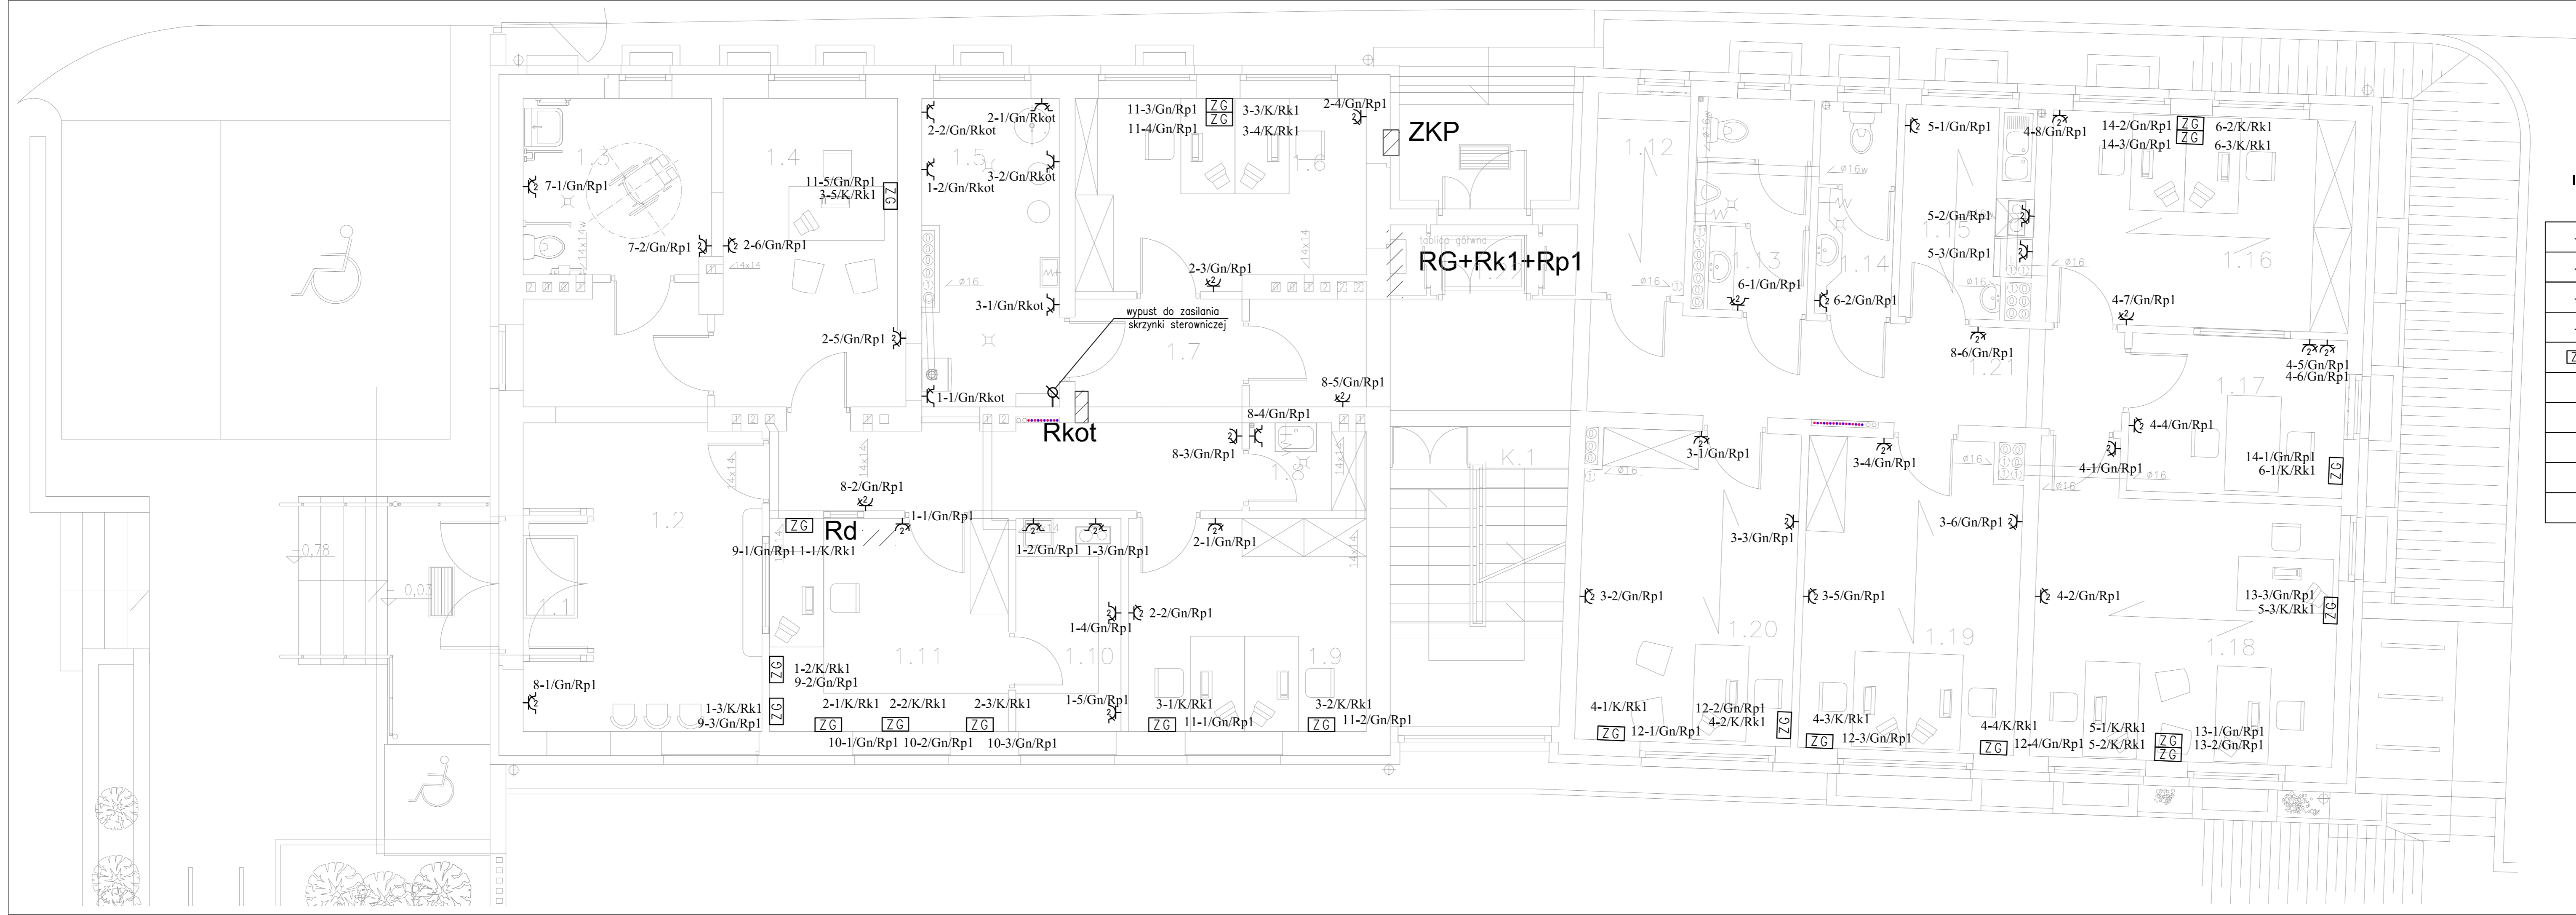

INSTALACJA ELEKTRYCZNA-LEGENDA
SYMBOLI ELEKTRYCZNYCH

		ILOŚĆ
	GNIAZDO ELEKTRYCZNE POJEDYNCZE	-
	GNIAZDO ELEKTRYCZNE PODWÓJNE	23szt.
	GNIAZDO ELEKTRYCZNE PODWÓJNE, SZCZELNE	13szt.
	ZESTAW GNIAZD 3xInternet 2xGniazdo rezerwowane przez UPS 2xGniazdo ogólne	21szt.
	WYPUST ELEKTRYCZNY 230V	1szt.
	WYPUST ELEKTRYCZNY 400V	-
	SIŁOWNIA TELEKOMUNIKACYJNA	-
	GŁÓWNY PUNKT DYSTRYBUCJI	-
	UPS 30kVA/27kW, 400/400V	-

DATA

 


TABELA POMIESZCZEŃ

NR. POM	POMIESZCZENIE	POW. (m ²)
a	b	c
1.1	Cz. istniejąca – adaptacja	
1.1	Wiatrołap	2,76
1.2	Poczekalnia	21,31
1.3	Sanitariat dla interesantów	8,14
1.4	Pokój przyjęć interesantów	13,62
1.5	Kuchnia gazowa	10,47
1.6	Pok. biurowy 2os.(dzielnicy)	13,34
1.7	Korytarz	18,70
1.8	Pom. porządkowe	2,45
1.9	Pok. biurowy 2os.(dzielnicy)	12,48
1.10	Zaplecze dyżurki	5,52
1.11	Dyżurka	12,54
	Razem	121,33
	Cz. projektowana – dobudowa	
1.12	Pom. zatrzyman tymczas.	4,54
1.13	Sanitariat męski	5,62
1.14	Sanitariat damski	3,98
1.15	Pokój socjalny	5,56
1.16	Pok. biurowy 2.os.(z.doch.–sl.)	15,82
1.17	Pokój przesłuchan	8,38
1.18	Pok. biurowy 3.os.(z.wykrocz.)	20,64
1.19	Pok. biurowy 2.os.(z.doch.–sl.)	16,29
1.20	Pok. kierownika OPI	16,42
1.21	Korytarz	18,78
1.22	Wiatrołap	2,16
1.23	Pom. elektr.	1,00
K.1	Klatka schodowa	13,59
	Razem	132,68
	OGÓŁEM	254,01

RZUT PRZYZIEMIA

SKALA 1:50

		NR. RYS.
Architektoniczna Pracownia Autorska PRO ARTE sp. z o.o. arch. R. i W. Kupiec 81-867 Sopotul, Krasińskiego 10/7, tel/fax (48-58) 551-34-60		EW17
OPRACOWANIE	Projekt wykonawczy instalacji elektrycznej	BRANŻA
TEMAT	Modernizacja budynku Komisariatu Policji w Żukowo, ul. Polna 2B, dz. nr 417/2	ELEKTRYCZNA
AUTOR	mgr inż. Zbigniew Behrendt	DATA
OPRACOWANIE	NR. UPRAWNIENIENIA POM/0001/PWOE/13	
SPRAWDZIŁ	mgr inż. Szymon Zopadka	
	POM/0205/PWO5/10	