


Projekt budowlany elektrycznych  
Rzut poddasza  
Instalacja gniazd elektrycznych

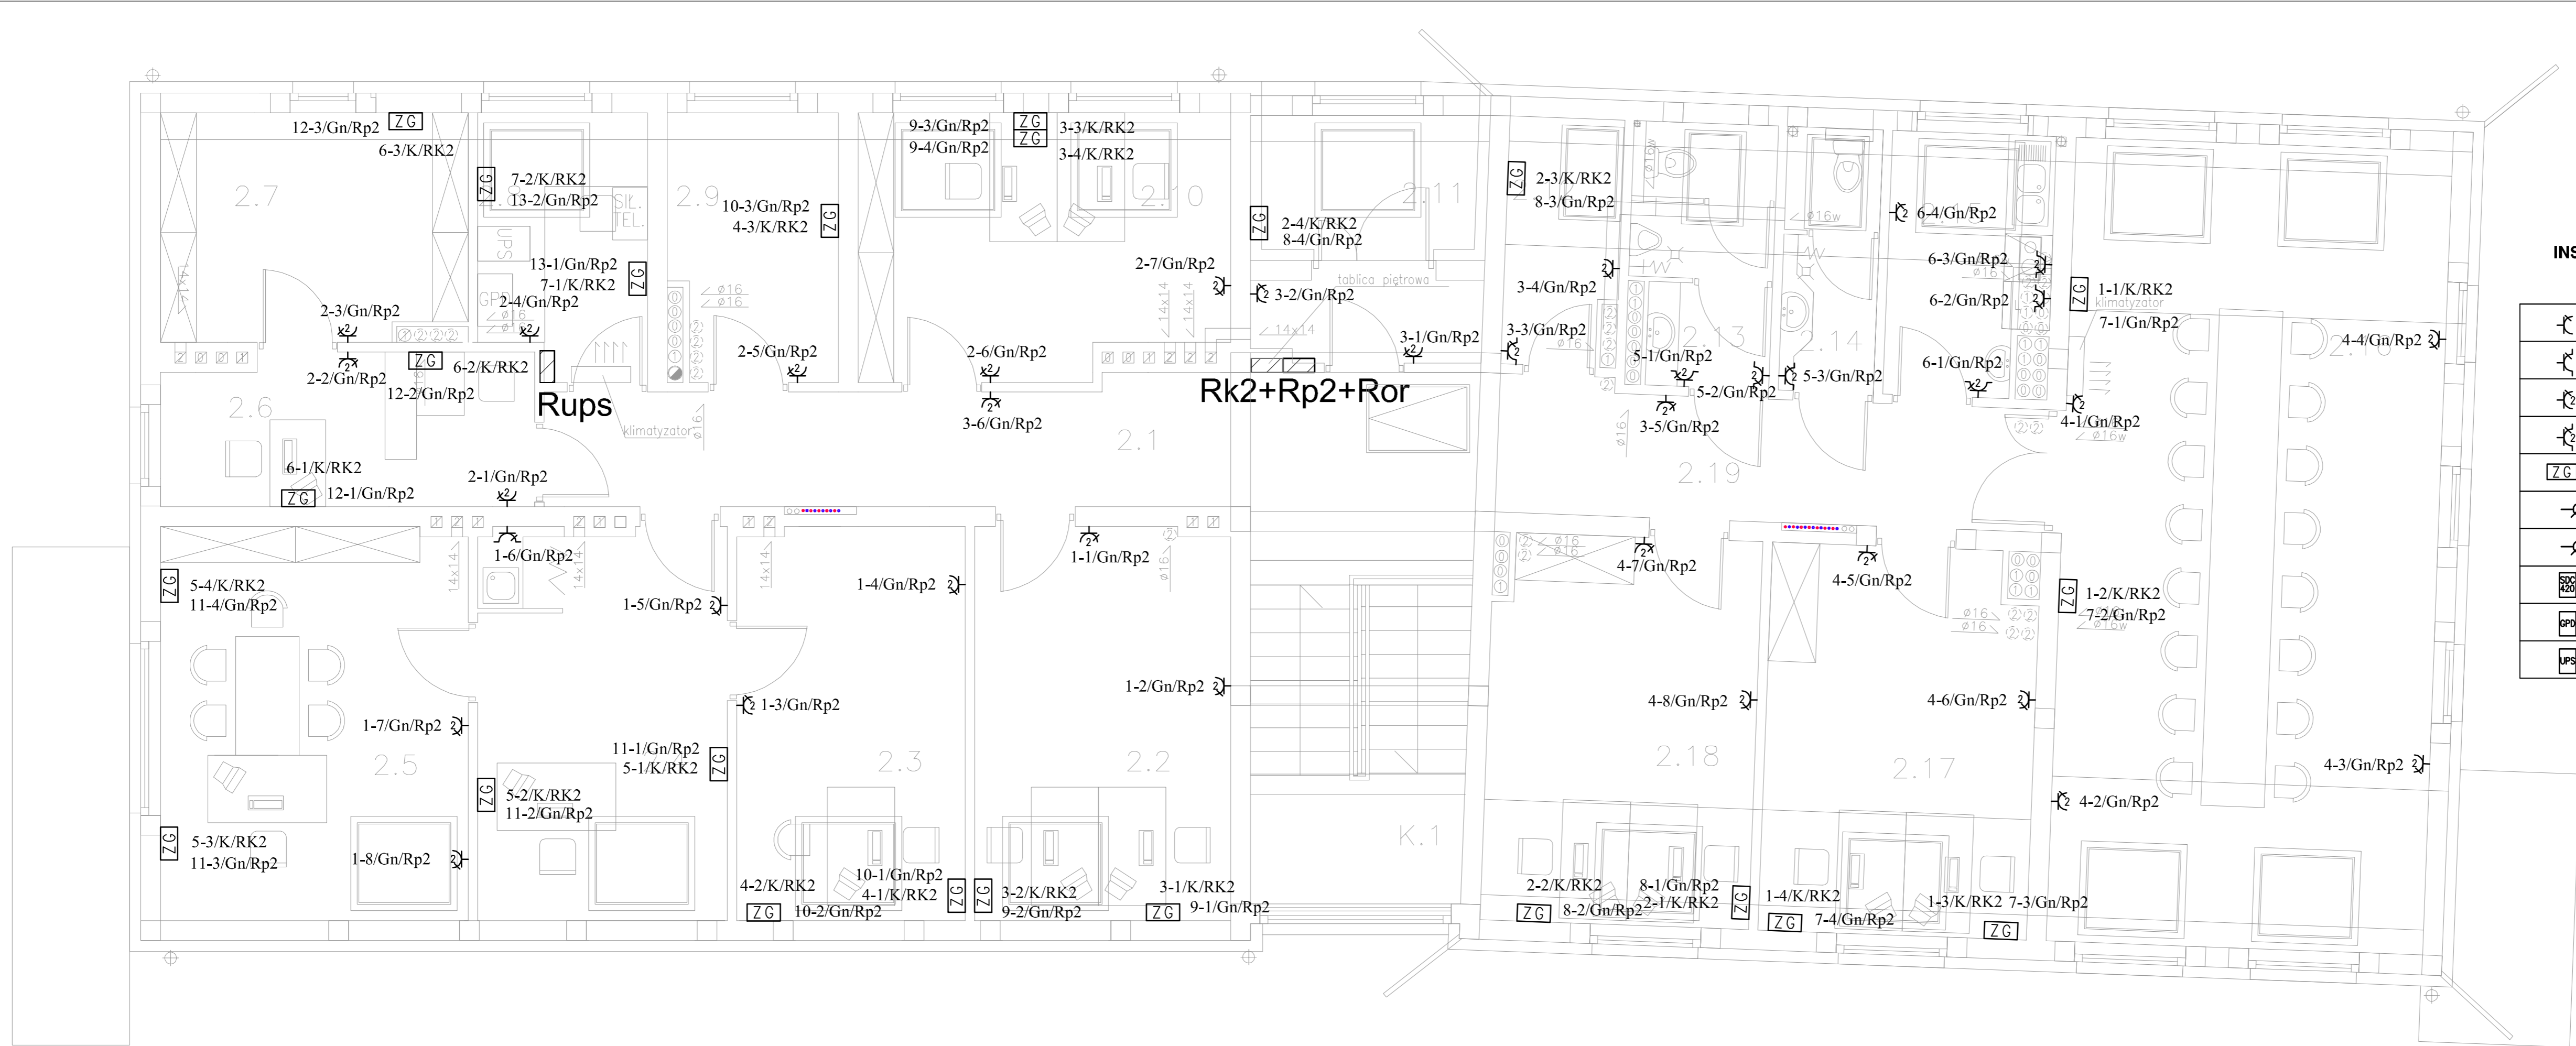

INSTALACJA ELEKTRYCZNA-LEGENDA  
SYMBOLI ELEKTRYCZNYCH

		ILOŚĆ
	GNIAZDO ELEKTRYCZNE POJEDYNCZE	-
	GNIAZDO ELEKTRYCZNE POJEDYNCZE, SZCZELNE	1 szt.
	GNIAZDO ELEKTRYCZNE PODWÓJNE	28 szt.
	GNIAZDO ELEKTRYCZNE PODWÓJNE, SZCZELNE	7 szt.
	ZESTAW GNIAZD 3xInternet 2xGniazdo rezerwowane przez UPS PEL 2xGniazdo ogólne	24 szt.
	WYPUST ELEKTRYCZNY 230V	-
	WYPUST ELEKTRYCZNY 400V	-
	SIŁOWNIA TELEKOMUNIKACYJNA	-
	GŁÓWNY PUNKT DYSTRYBUCJI	-
	UPS 30kVA/27kW, 400/400V	-

DATA

 



TABELA POMIESZCZEŃ

NR. POM.	POMIESZCZENIE	POW. (m <sup>2</sup> )
a	b	c
	Cz. istniejąca – adaptacja	
2.1	Korytarz	13,43
2.2	Pok. biurowy 2.os.	14,30
2.3	Pok. z-cy komendanta	13,41
2.4	Sekretariat	14,32
2.5	Pokój komendanta	17,30
2.6	Pom. kancelarii tajnej	8,69
2.7	Pom. kancelarii tajnej	9,42
2.8	Pom. łączności	6,31
2.9	Pom. ODN	6,26
2.10	Pok. biurowy 2.os.	13,08
	Razem	116,52
	Cz. projektowana – dobudowa	
2.11	Pom. ksero	8,18
2.12	Magazyn druków	3,86
2.13	Sanitariat męski	5,04
2.14	Sanitariat damski	3,60
2.15	Pokój socjalny	5,82
2.16	Sala odpraw	45,22
2.17	Pok. biurowy 2.os.	15,22
2.18	Pok. biurowy 2.os.	15,30
2.19	Korytarz	16,45
K.1	Klatka schodowa	8,05
	Razem	126,74
	OGÓŁEM	243,26

RZUT PODDASZA

SKALA 1:50

		Architektoniczna Pracownia Autorska PRO ARTE sp. z o.o. arch. R. i W. Kupsc 81-867 Sopot, ul. Krasińskiego 10/7, tel/fax (48-58) 551-34-60		NR RYS. <b>EW18</b>
OPRACOWANIE	Projekt wykonawczy instalacji elektrycznej			BRANŻA  <b>ELEKTRYCZNA</b>
TEMAT	Modernizacja budynku Komisariatu Policji w Żukowie Żukowo, ul. Polna 2B, dz. nr 417/2			
AUTOR	IMIE, I NAZWISKO mgr inż. Zbigniew Behrendt	NR UPRAWNIEN POM/0001/PWOE/13	PODPIS	DATA
OPRACOWAŁ				
SPRAWDZIŁ	mgr inż. Szymon Zapadka	POM/0205/PWO5/10		