



Projekt instalacji elektrycznych
Elewacja północna
Instalacja odgromowa

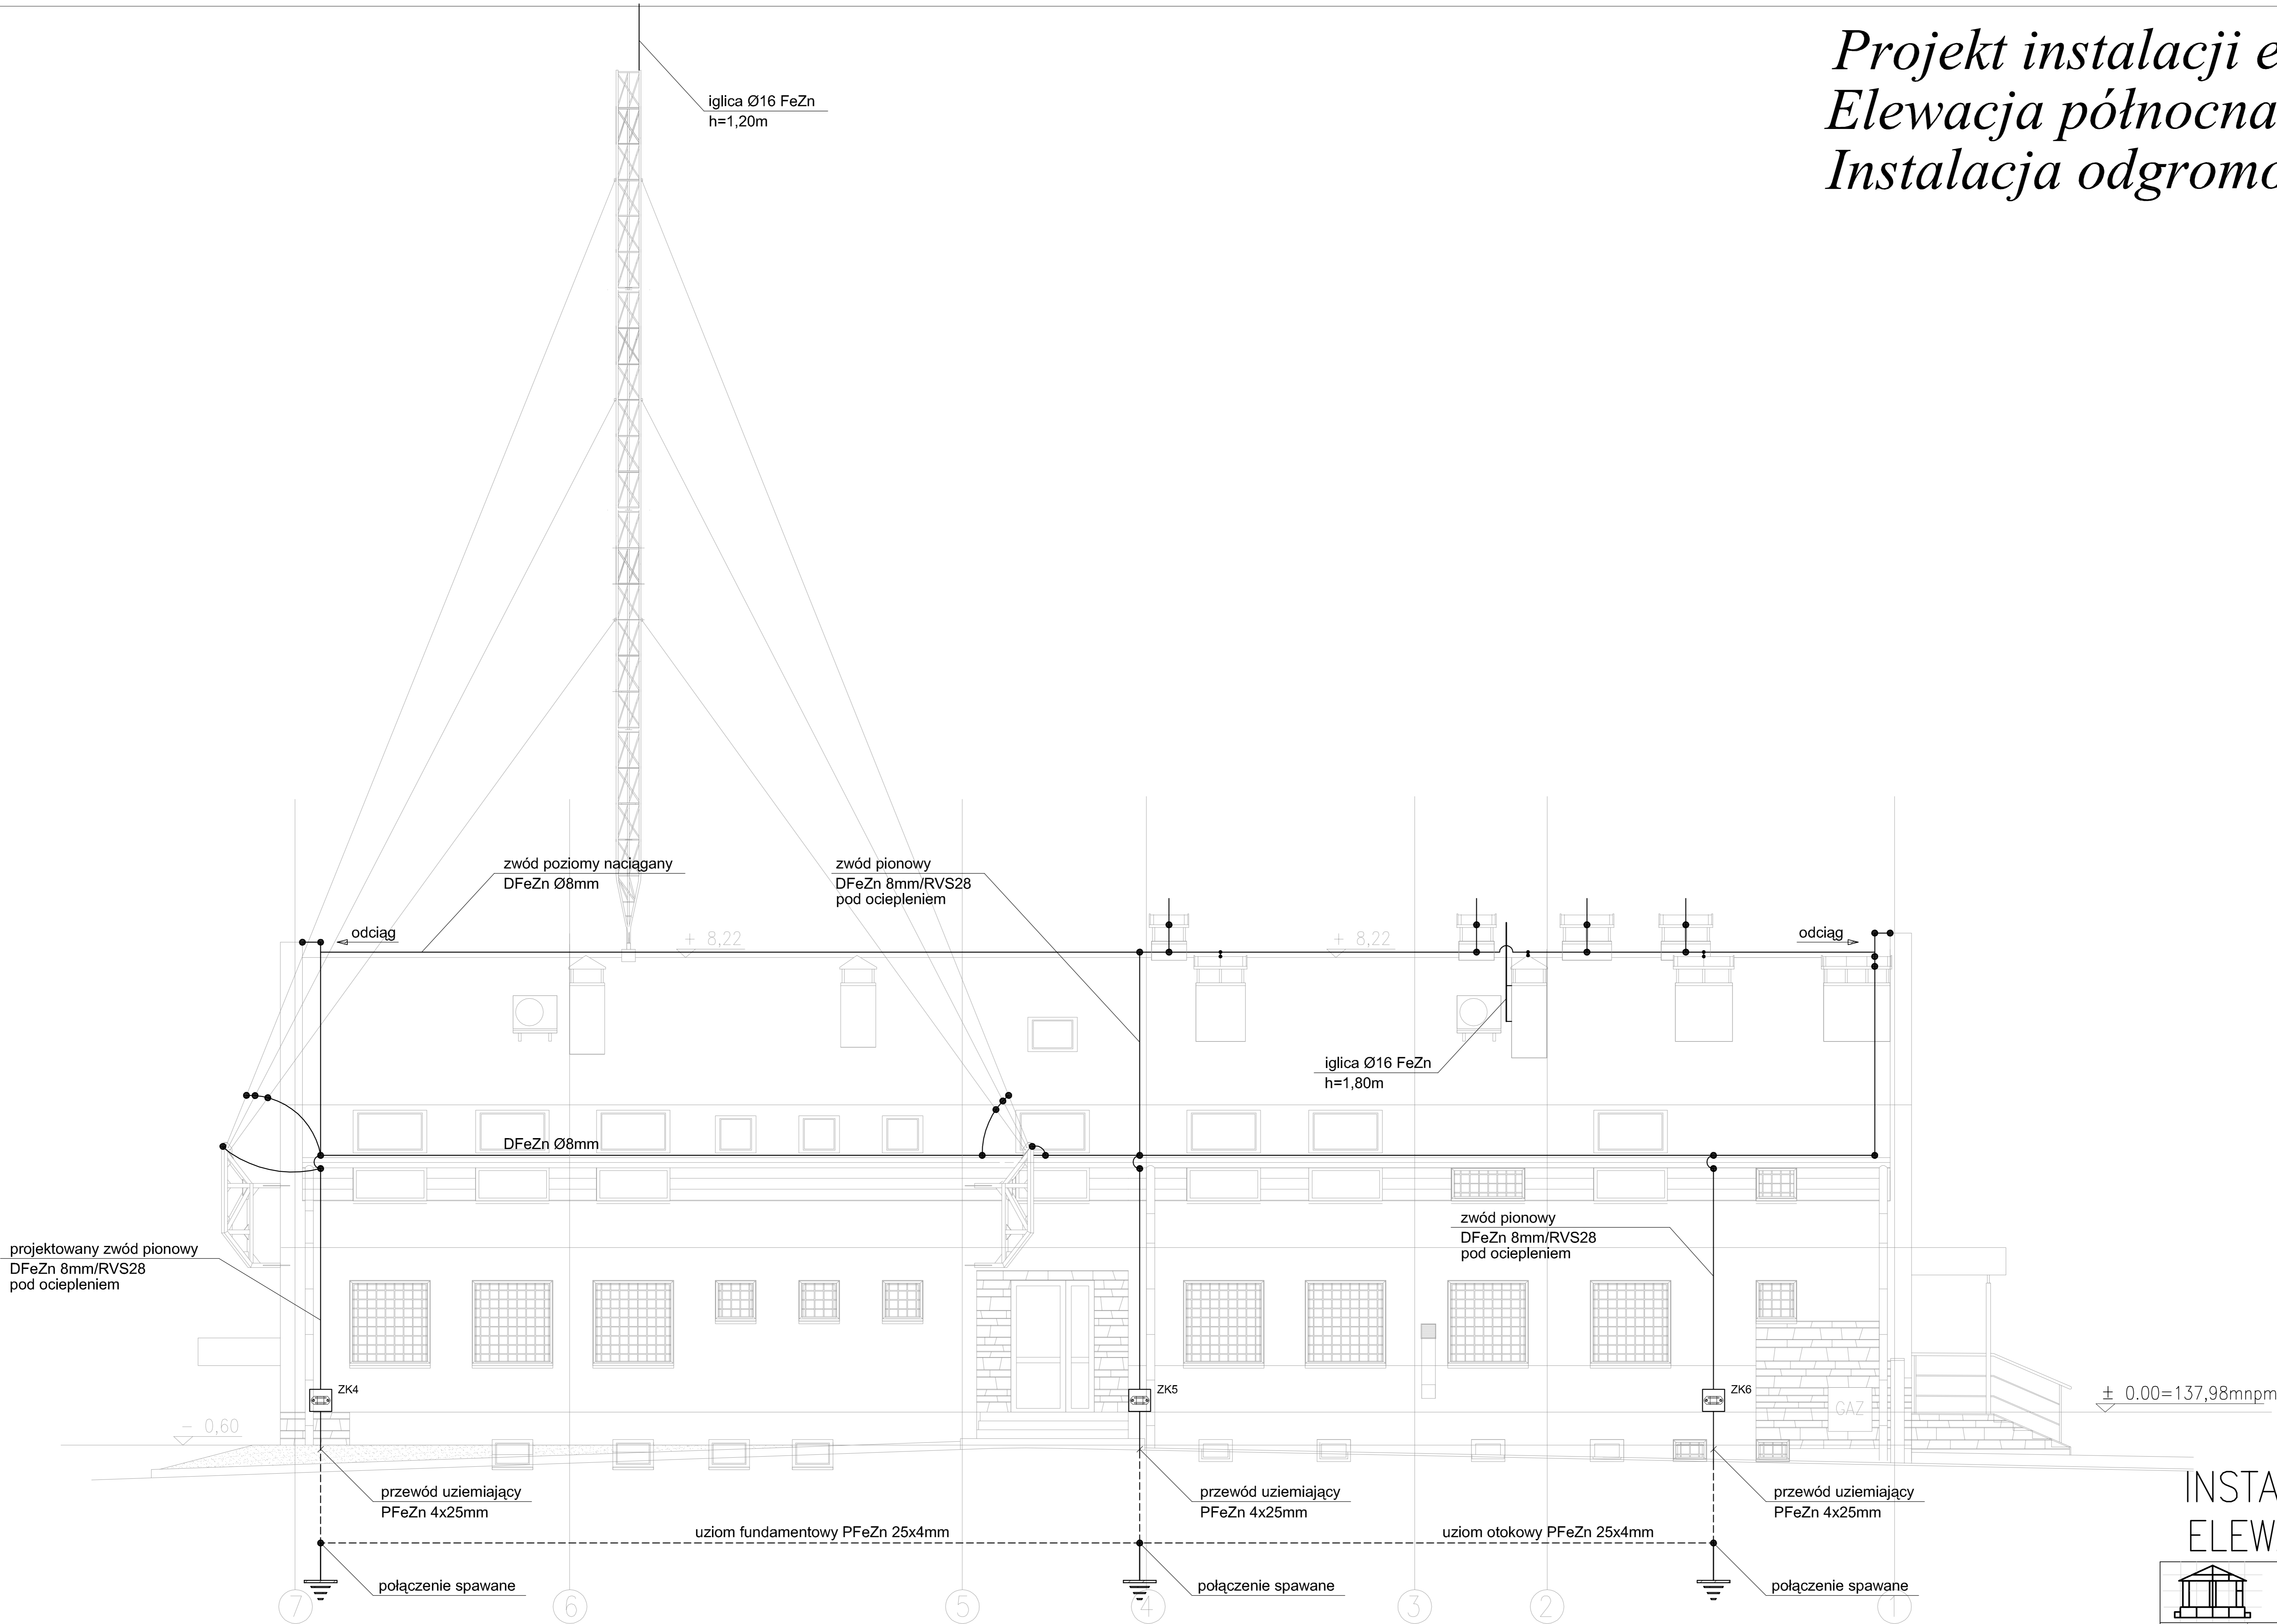

INSTALACJA ODGROMOWA —
ELEWACJA PÓŁNOCNA

SKALA 1:100

| | | | | |
|---|--|---|--------|----------------------------------|
|  | | Architektoniczna Pracownia Autorska PRO ARTE sp. z o.o. arch. R. i W. Kupść 81-867 Sopot, ul. Krasińskiego 10/7, tel/fax (48-58) 551-34-60 | | NR RYS. EW27 |
| OPRACOWANIE | Projekt wykonawczy instalacji odgromowej | | | BRANŻA ELEKTRYCZNA |
| TEMAT | Modernizacja budynku Komisarjatu Policji w Żukowie Żukowo, ul. Polna 2B, dz. nr 417/2 | | | |
| AUTOR | IMIĘ I NAZWISKO mgr inż. Zbigniew Behrendt | NR UPRAWNIENI POM/0001/PWOE/13 | PODPIS | DATA |
| OPRACOWAŁ | | | | |
| SPRAWDZIŁ | mgr inż. Szymon Zapadka | POM/0205/PWO5/10 | | |