



Projekt instalacji elektrycznych
Rzut fundamentów
Instalacja odgromowa

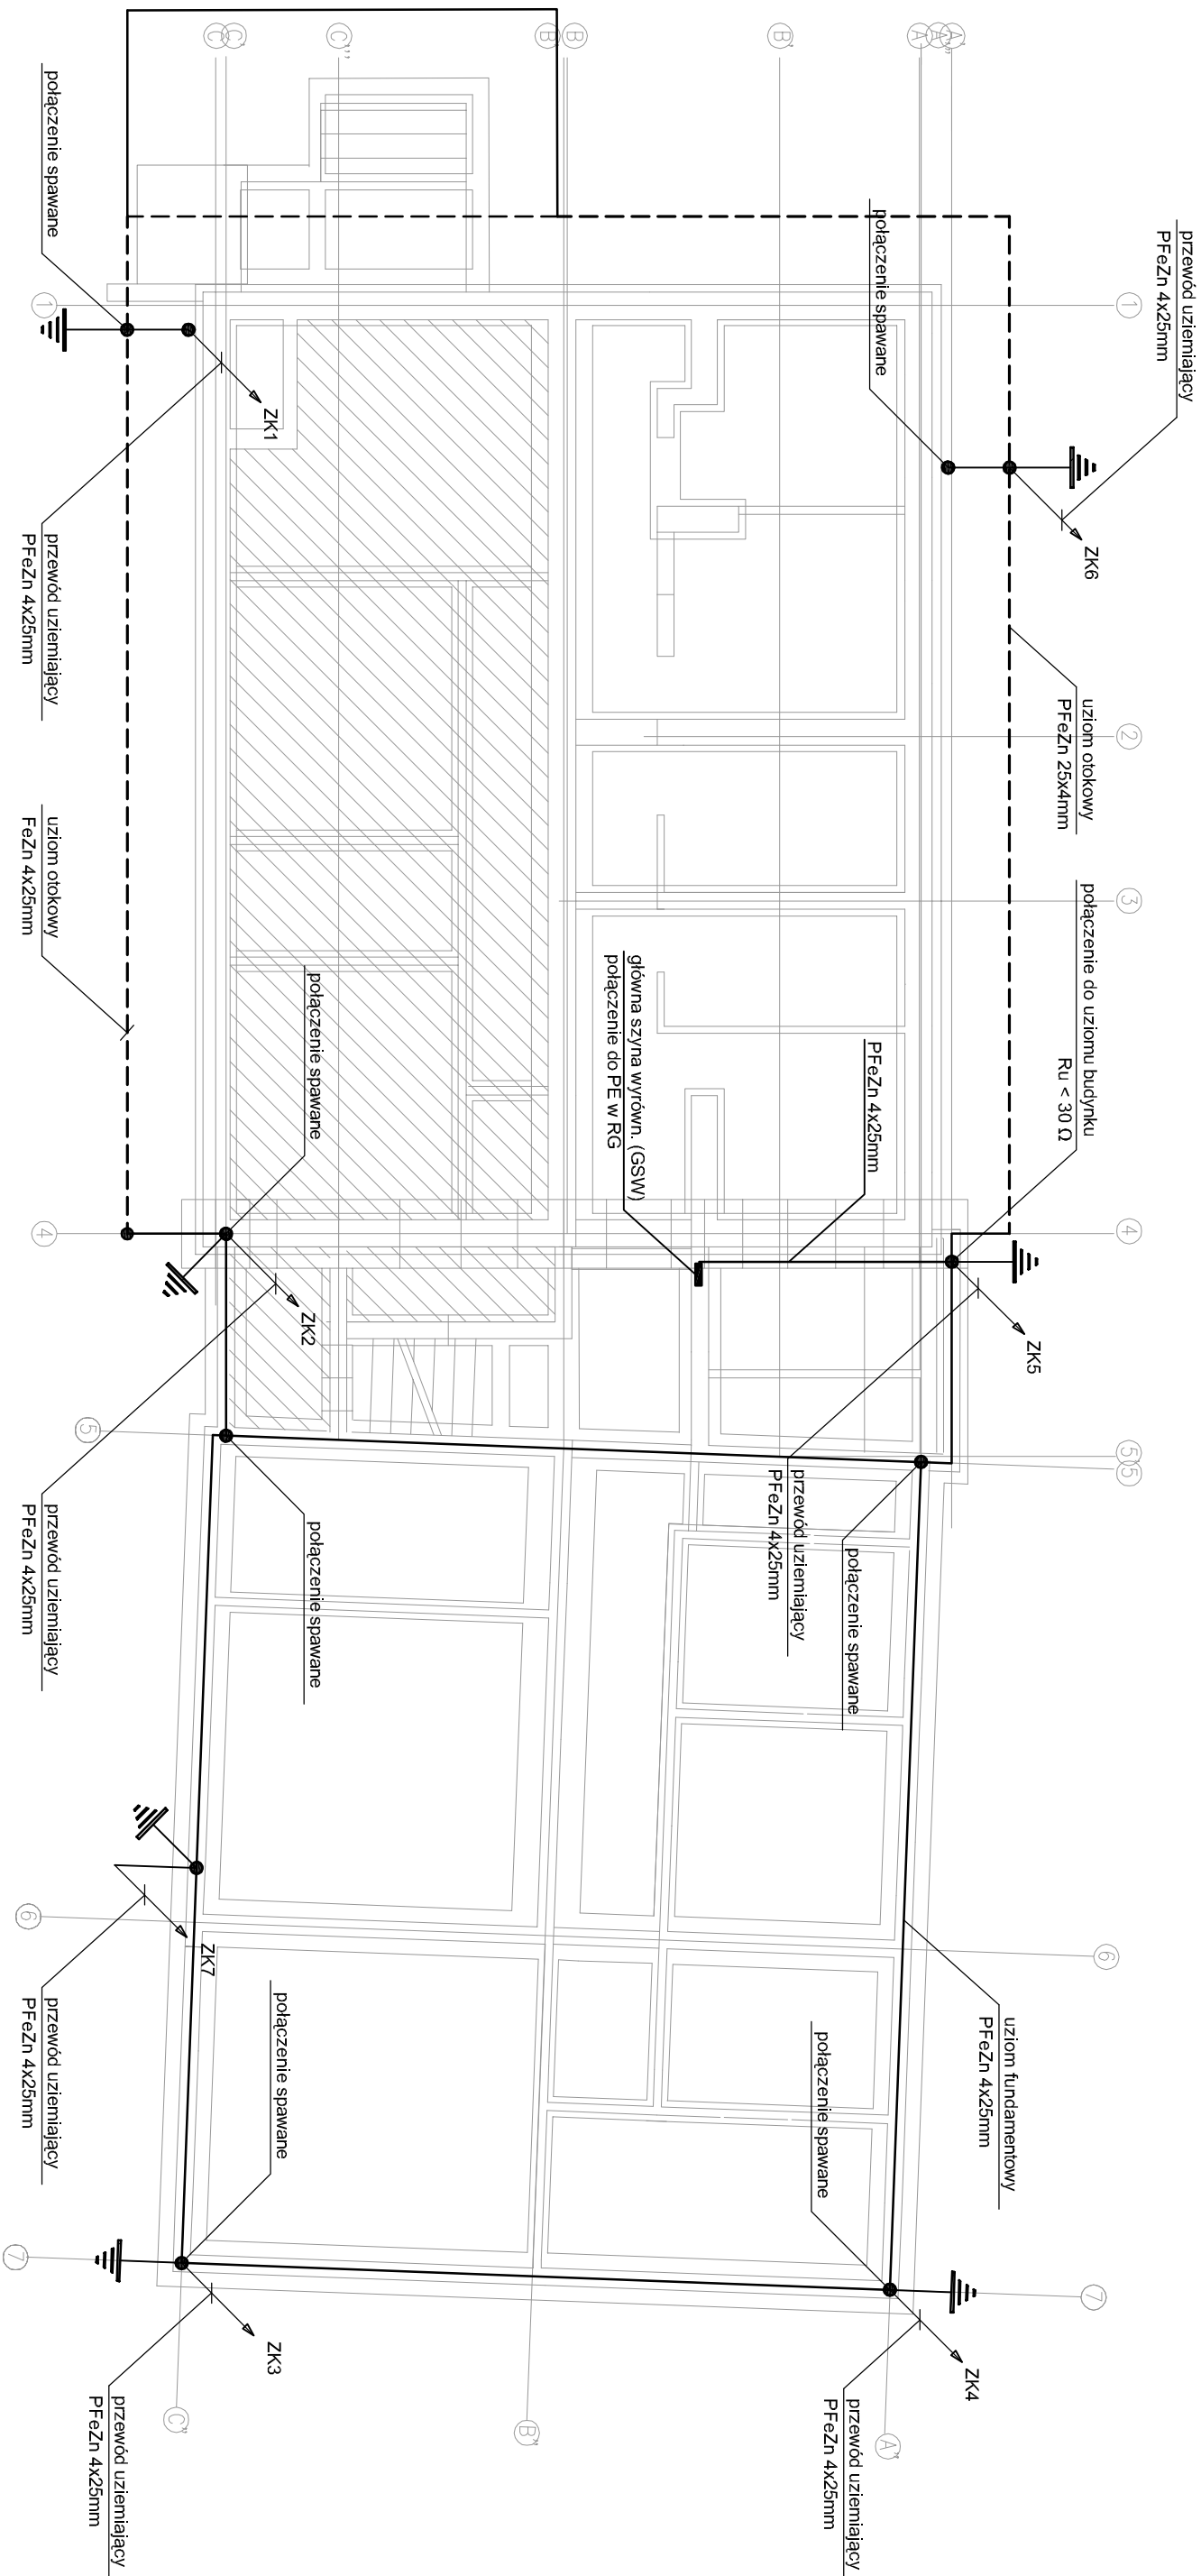

INSTALACJA ODGROMOWA –
FUNDAMENTY

SKALA 1:100

		Architektoniczna Pracownia Autorska PRO ARTE sp. z o.o. arch. R. i W. Kupeś 81-667 Sopot, ul. Krasickiego 10/7, tel./fax (48-58) 551-34-60		NR RYS. EW29
OPRACOWANIE		Projekt wykonawczy instalacji odgromowej		BRANŻA
TEMAT		Modernizacja budynku Komisariatu Policji w Żukowie Żukowo, ul. Polna 2B, dz. nr 417/2		ELEKTR.
AUTOR	IME i NAZWIŚKO mgr inż. Zbigniew Behrendt	NR UPRZĄSIEN POM/0001/PW0E/13	PODPIS	DATA
OPRACOWAŁ				
SPRAWDZIŁ	mgr inż. Szymon Zapadka	POM/0205/PW05/10		