



Rozmieszczenie opraw oświetleniowych
Rzut garażu
Skala 1:50

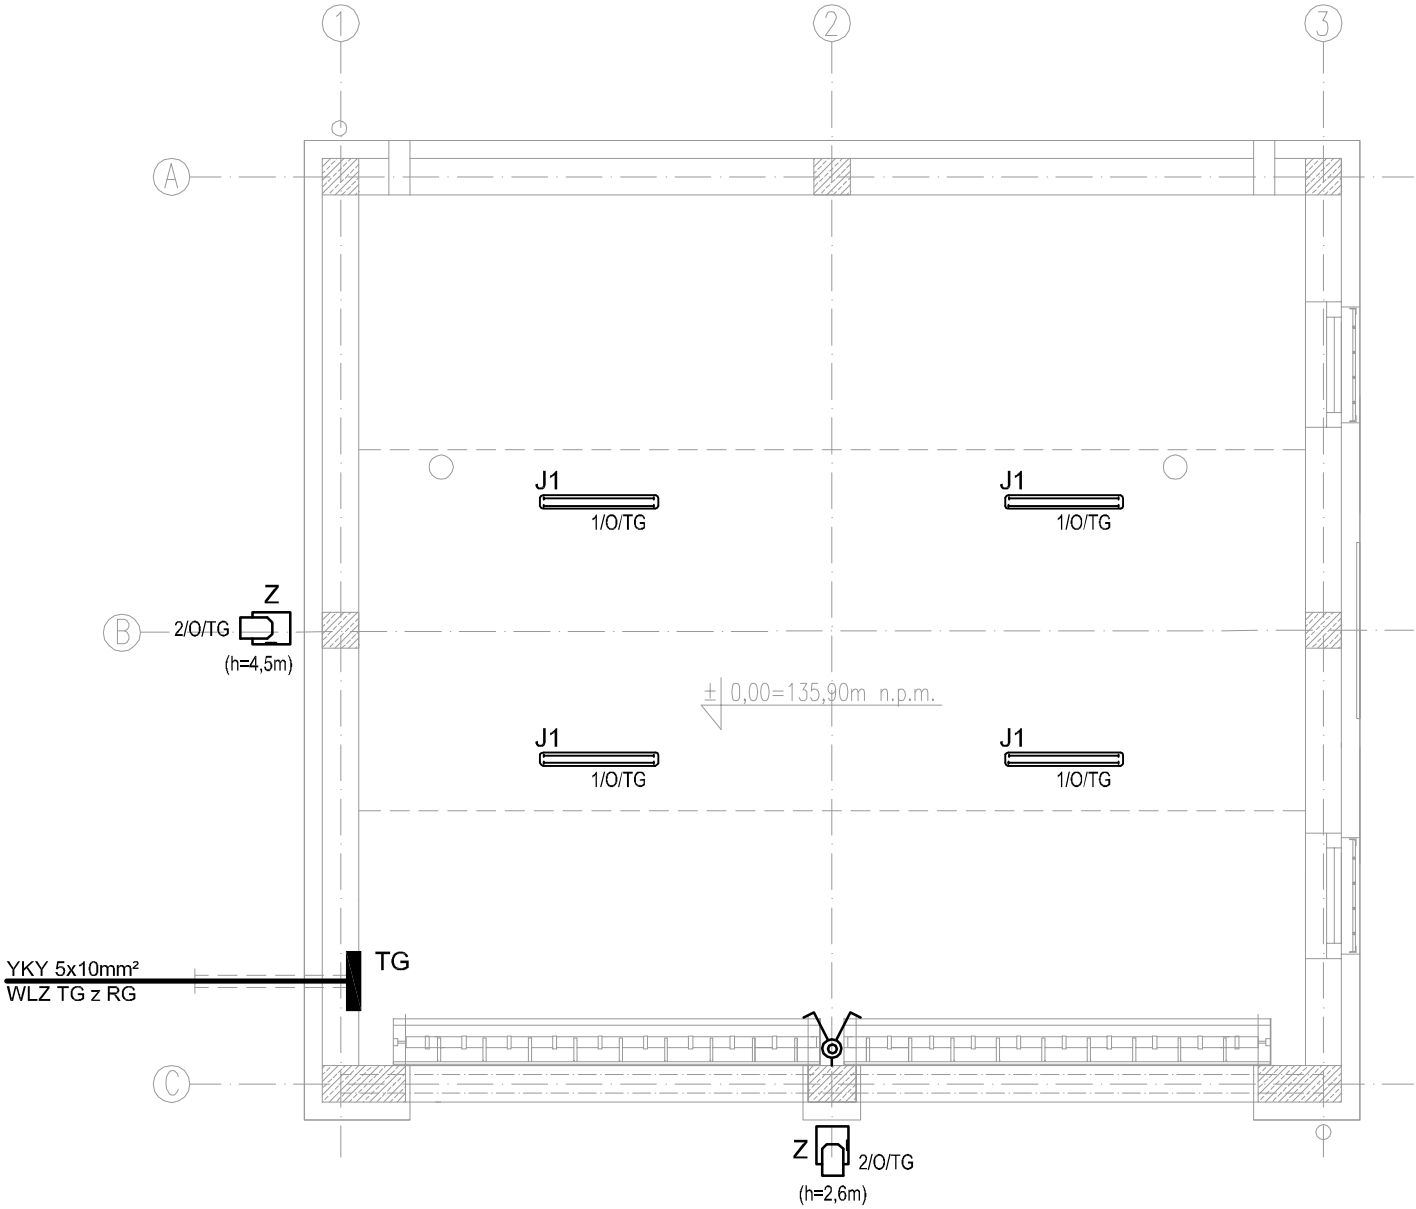

INSTALACJA ELEKTRYCZNA-LEGENDA
OPRAW OSWIE TL ENIOWYCH

J1	LUG LIGHT FACTORY ATL 2x36W IP56
Z	OPRAWA ZEWNĘTRZNA ASYMETRYCZNA LED TECO 1-95W; 9080 lm

Rozmieszczenie gniazd elektrycznych
Rzut garażu
Skala 1:50

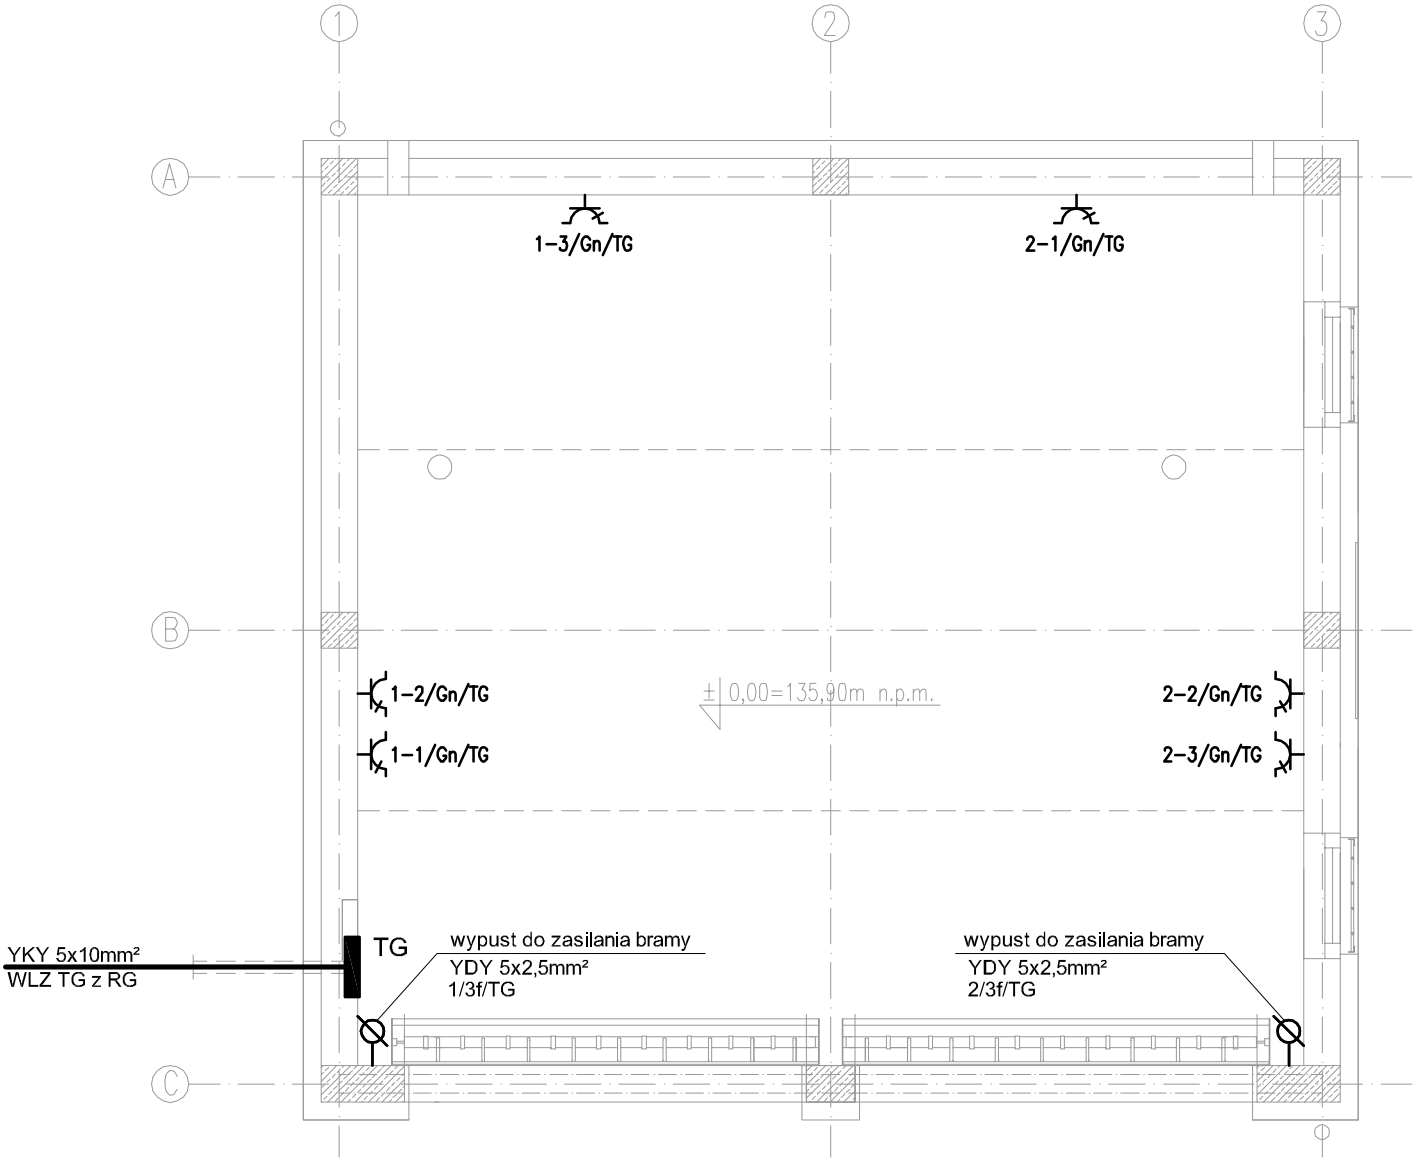


INSTALACJA ELEKTRYCZNA-LEGENDA
SYMBOLI ELEKTRYCZNYCH

WYŁĄCZNIK ŚWIATŁA wys. mont. H=140cm
WYPUST 230V

GA RAŻ – INSTALACJE
ELEKTRYCZNE

SKALA 1:50

		Architektoniczna Pracownia Autorska PRO ARTE sp. z o.o. arch. R. i W. Kupść 81-867 Sopot, ul. Krasickiego 10/7, tel/fax (48-58) 551-34-60		NR RYS. EW39	
OPRACOWANIE		Projekt wykonawczy instalacji elektrycznej			BRANŻA