



Projekt instalacji elektrycznych
Rzut dachu garażu
Instalacja przeciwooblodzeniowa

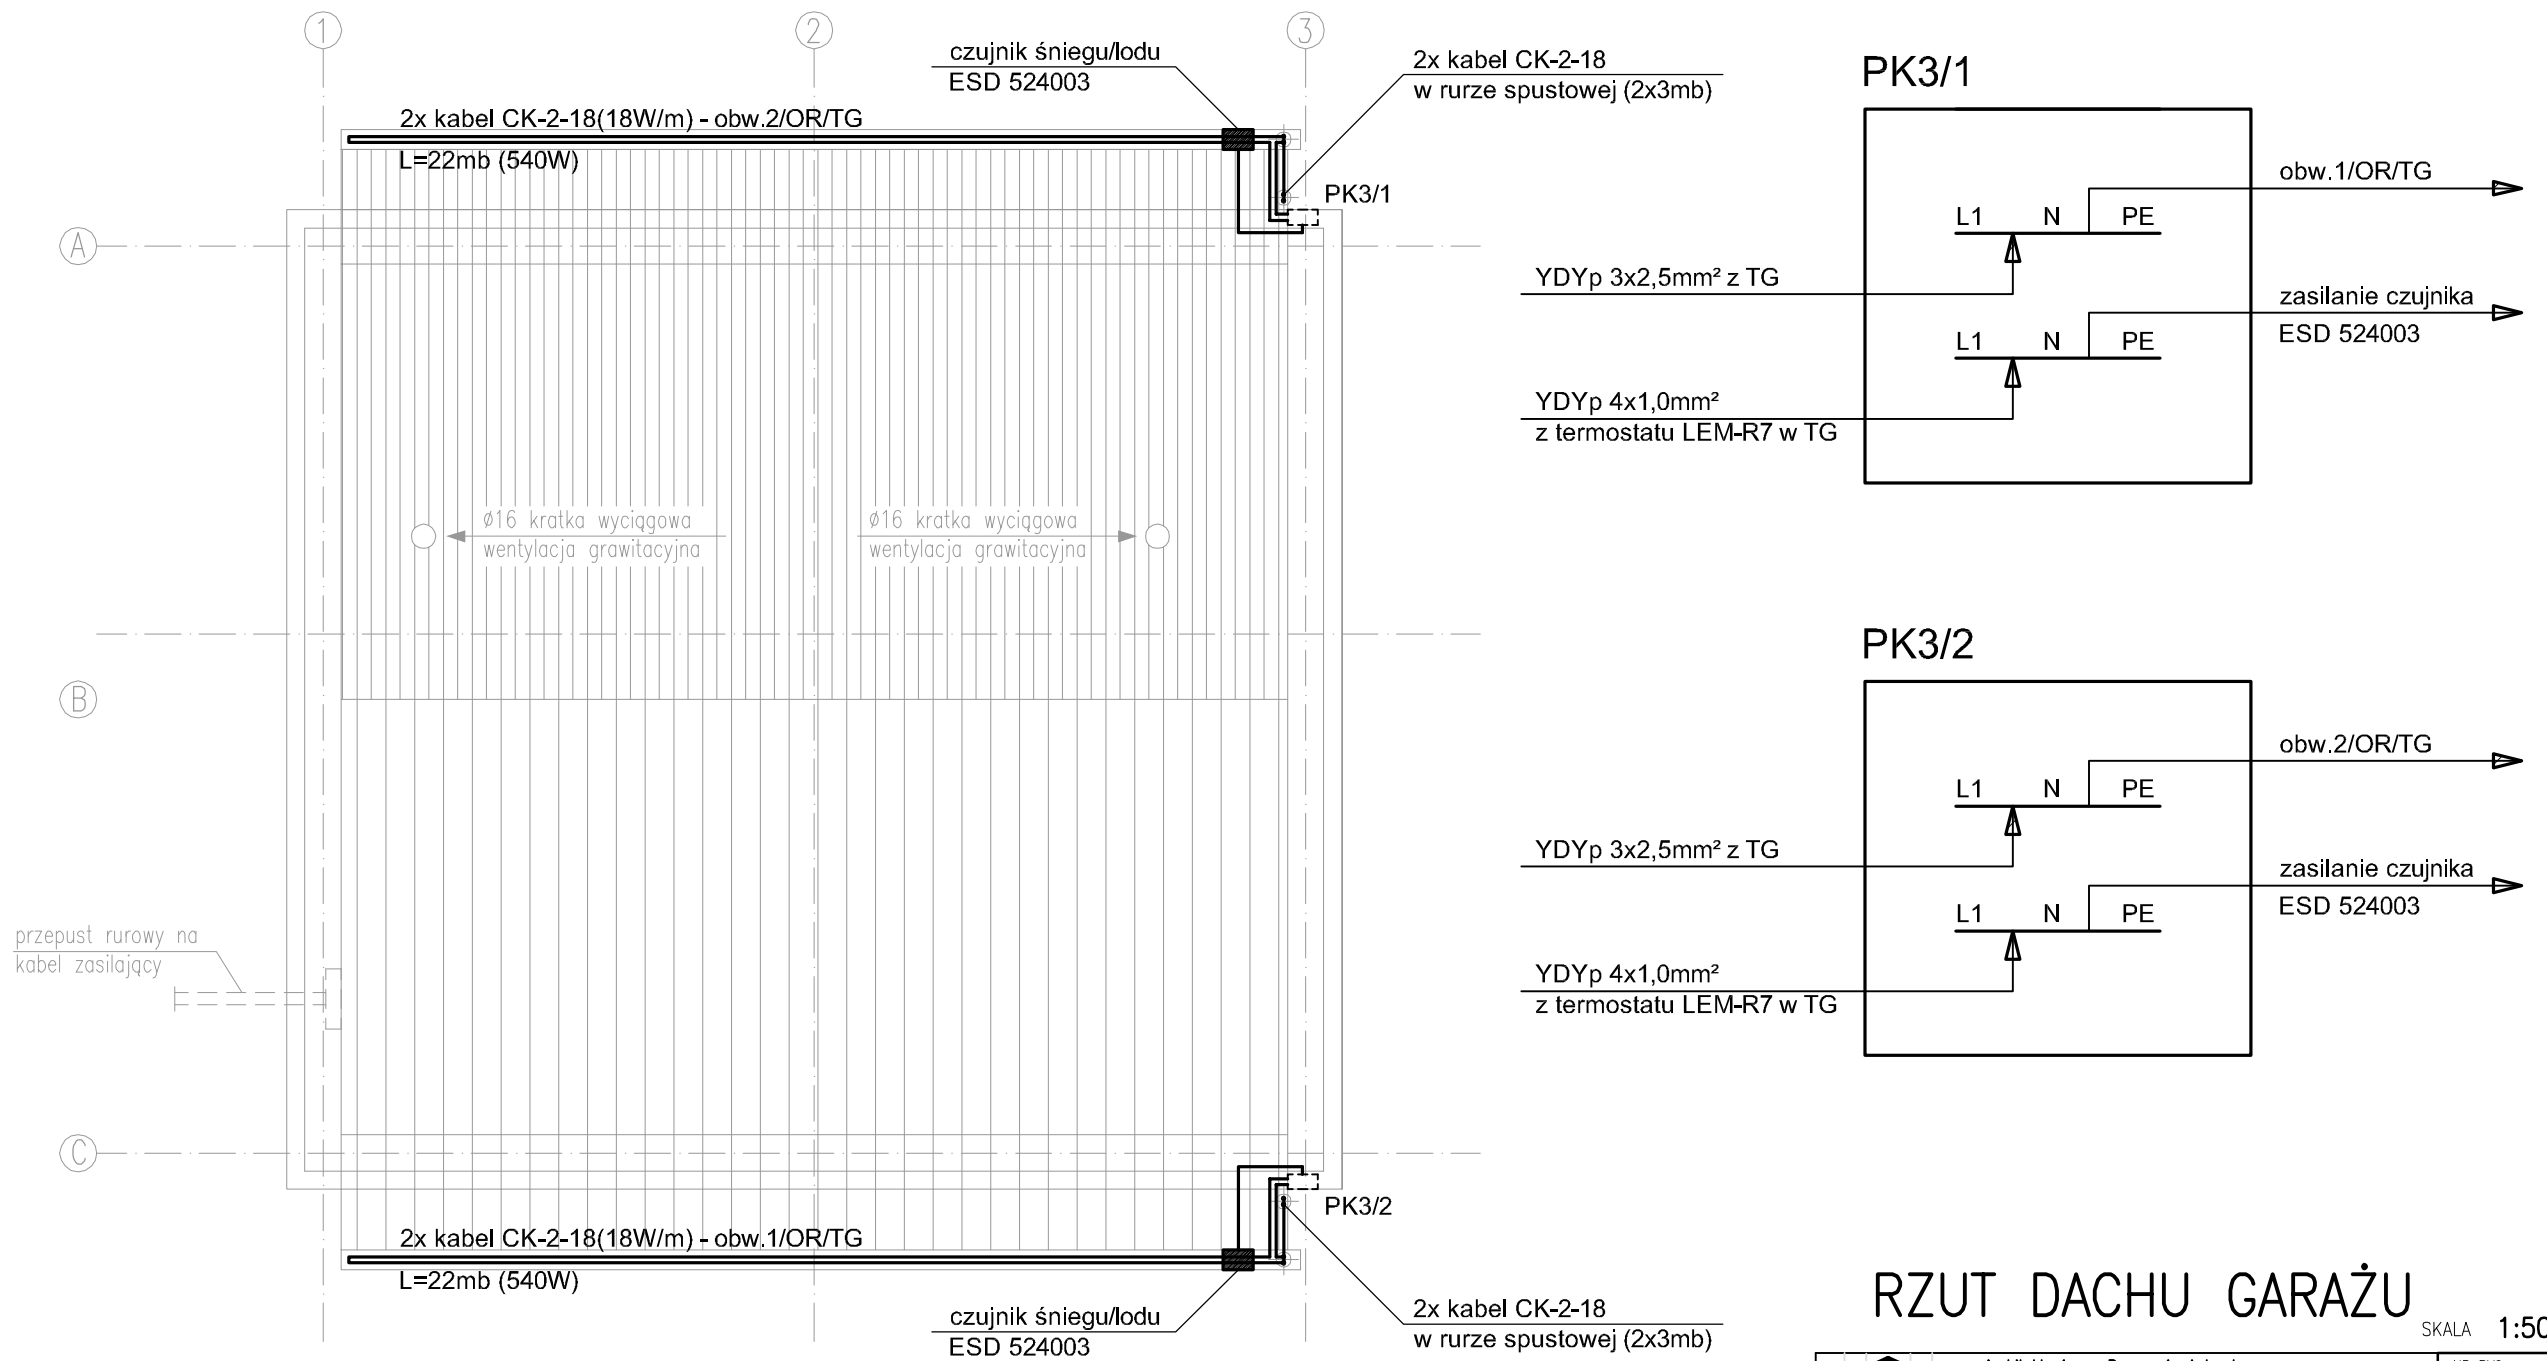

RZUT DACHU GARAŻU
SKALA 1:50

	Architektoniczna Pracownia Autorska PRO ARTE sp. z o.o. arch. R. i W. Kupść 81-867 Sopot, ul. Krasickiego 10/7, tel/fax (48-58) 551-34-60			NR RYS. EW41
OPRACOWANIE	Projekt wykonawczy instalacji elektrycznej			BRANŻA ELEKTRYCZNA
TEMAT	Modernizacja budynku Komisariatu Policji w Żukowie Żukowo, ul. Polna 2B, dz. nr 417/2			
	IMIĘ I NAZWISKO	NR UPRAWNIEN	PODPIS	DATA
AUTOR	mgr inż. Zbigniew Behrendt	POM/0001/PWOE/13		
OPRACOWAŁ				
SPRAWDZIŁ	mgr inż. Szymon Zapadka	POM/0205/PW05/10		