


Projekt instalacji elektrycznych
Rzut przyziemia
Instalacja oświetlenia podstawowego

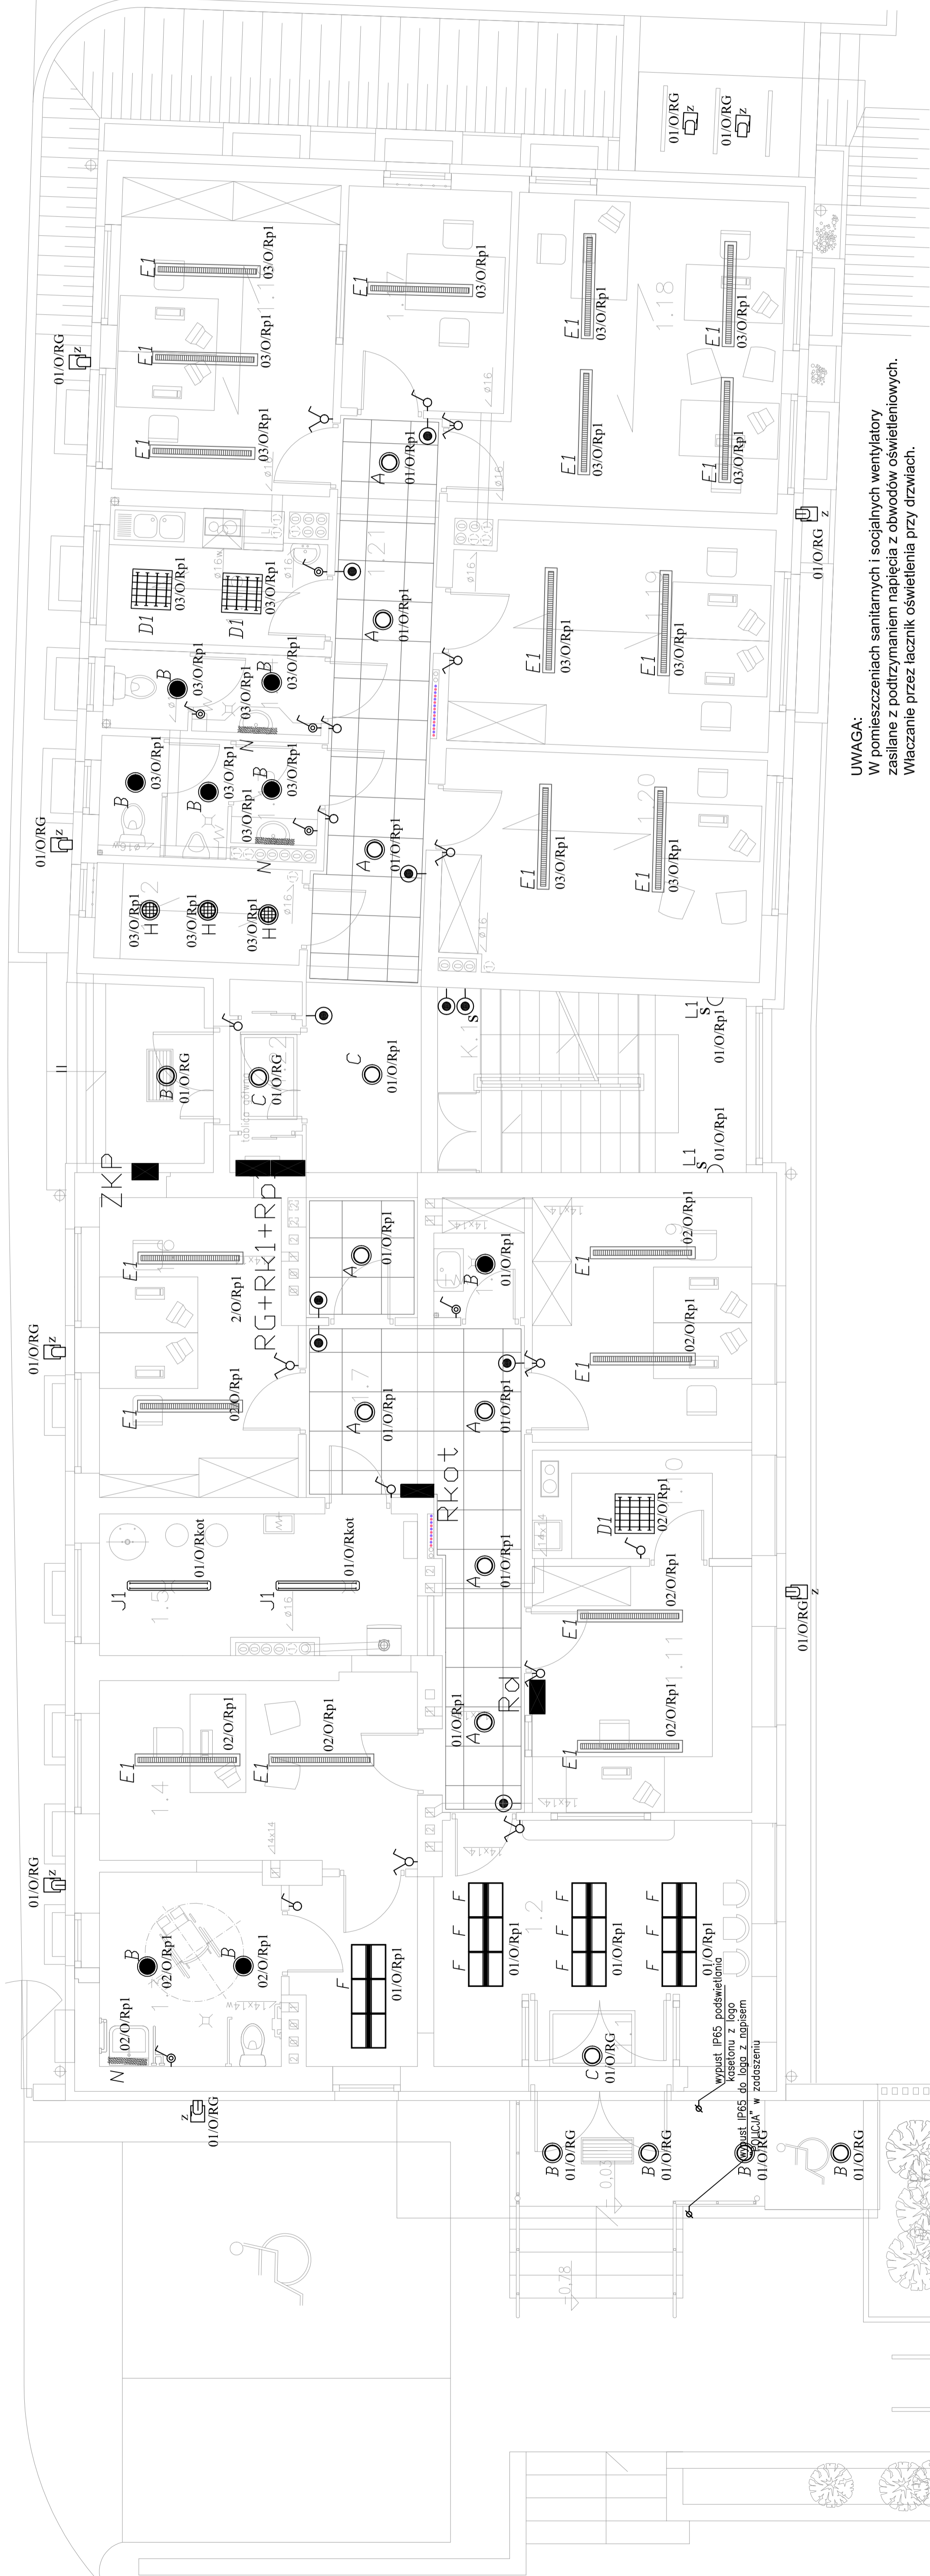

UWAGA:
W pomieszczeniach sanitarnych i socjalnych wentylatory
zasilane z podtrzymaniem napięcia z obwodów oświetleniowych.
Włączanie przez łącznik oświetlenia przy drzwiach.

INSTALACJA ELEKTRYCZNA-LEGENDA
OPRAW OŚWIETLENIOWYCH

 
	LUG LIGHT FACTORY LUGSTAR BASIC 2x28W P/T	8 szt.
	LUG LIGHT FACTORY LSTR NT BASIC PLX IP44 2x26W	13 szt.
	LUG LIGHT FACTORY LUGSTAR nt BASIC 2x28W	3 szt.
	LUG LIGHT FACTORY ATL 2x18W, IP65	-
	LUG LIGHT FACTORY ATL 2x36W, IP 65	2 szt.
	LUG LIGHT FACTORY ATL 2x58W, IP65	-
	LUG LIGHT FACTORY RYX 2x36W, IP44	-
	LUG LIGHT RASTER 4x16W	3 szt.
	LUG LIGHT FACTORY PWRLG AS 150W	-
	LUG LIGHT FACTORY RND0 2x9W IP65	2 szt.
	LUG DECOR CIRBUS 2x35W	20 szt.
	LUG CLASSIC ECO LED 48W	12 szt.
	LUG ARGUS WALL 2, 1x28W	3 szt.
	OPRAWA ZEWNĘTRZNA ASYMETRYCZNA POWER LUG IP65, 150W	9 szt.
	OPRAWA WANDALOODPORNA, ROSTOCK IK 10, IP65 2x28W (KOSZT MIN.350ZŁ ZA SZT.)	3 szt.

INSTALACJA ELEKTRYCZNA-LEGENDA
SYMBOLE ELEKTRYCZNYCH

	WYŁĄCZNIK CHMIŁOWY P/T IP20	10 szt.
	WYŁĄCZNIK ŚWIATŁA 1-BIEGUNOWY P/T POJEDYNCZY, H=od 1,20m do 1,40m IP44	6 szt.
	WYŁĄCZNIK ŚWIATŁA 1-BIEGUNOWY P/T POJEDYNCZY, H=od 1,20m do 1,40m IP20	7 szt.
	WYŁĄCZNIK ŚWIATŁA ŚWIECZNIKOWY P/T POJEDYNCZY, H=od 1,20m do 1,40m IP20	9 szt.
	WYŁĄCZNIK ŚWIATŁA SCHODOWY P/T POJEDYNCZY, H=od 1,20m do 1,40m IP20	-
	WYŁĄCZNIK ŚWIATŁA KRZYŻOWY P/T POJEDYNCZY, H=od 1,20m do 1,40m IP20	-
	WYPUST 230V	-

RZUT PRZYZIEMIA

SKALA 1:50

	NR RYS.	EW7
Architekci: Pracownia Autorska ul. Rybnicka 10/7, tel./fax (48-58) 581-34-00 61-867 50047, Spółka z ograniczoną odpowiedzialnością z siedzibą w Poznaniu		
Projekt wykonawczy instalacji elektrycznej		
TEMAT		
Modernizacja budynku Komisarzatu Policji w Żukowie		
Żukowo, ul. Polna 2B, dz. nr 417/2		
AUTOR	mgr inż. Zbigniew Białecki	PROJEKT
OPRACOWAŁ	mgr inż. Szymon Zapolski	OPRACOWAŁ
SPRAWDZIŁ	mgr inż. Szymon Zapolski	SPRAWDZIŁ