


# PROFIL PODŁUŻNY PRZYŁĄCZA WODY

Skala 1:100

## Zestaw wodomierzowy


do instalacji wewn. DN 32

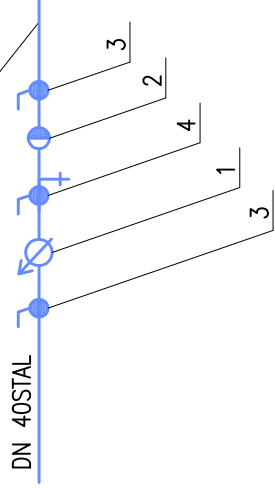

OZNACZENIA:

1. Wodomierz antymagnetyczny JS 2,5-0,2 DN 20
2. Zawór zwrotny antyskażeniowy EA RV280 DN 32
3. Zawór kulowy DN32
4. Zawór kulowy wodny DN 32 czerpialny ze złączką

Schemat połączenia nowego przyłącza z istniejącym wodociągiem

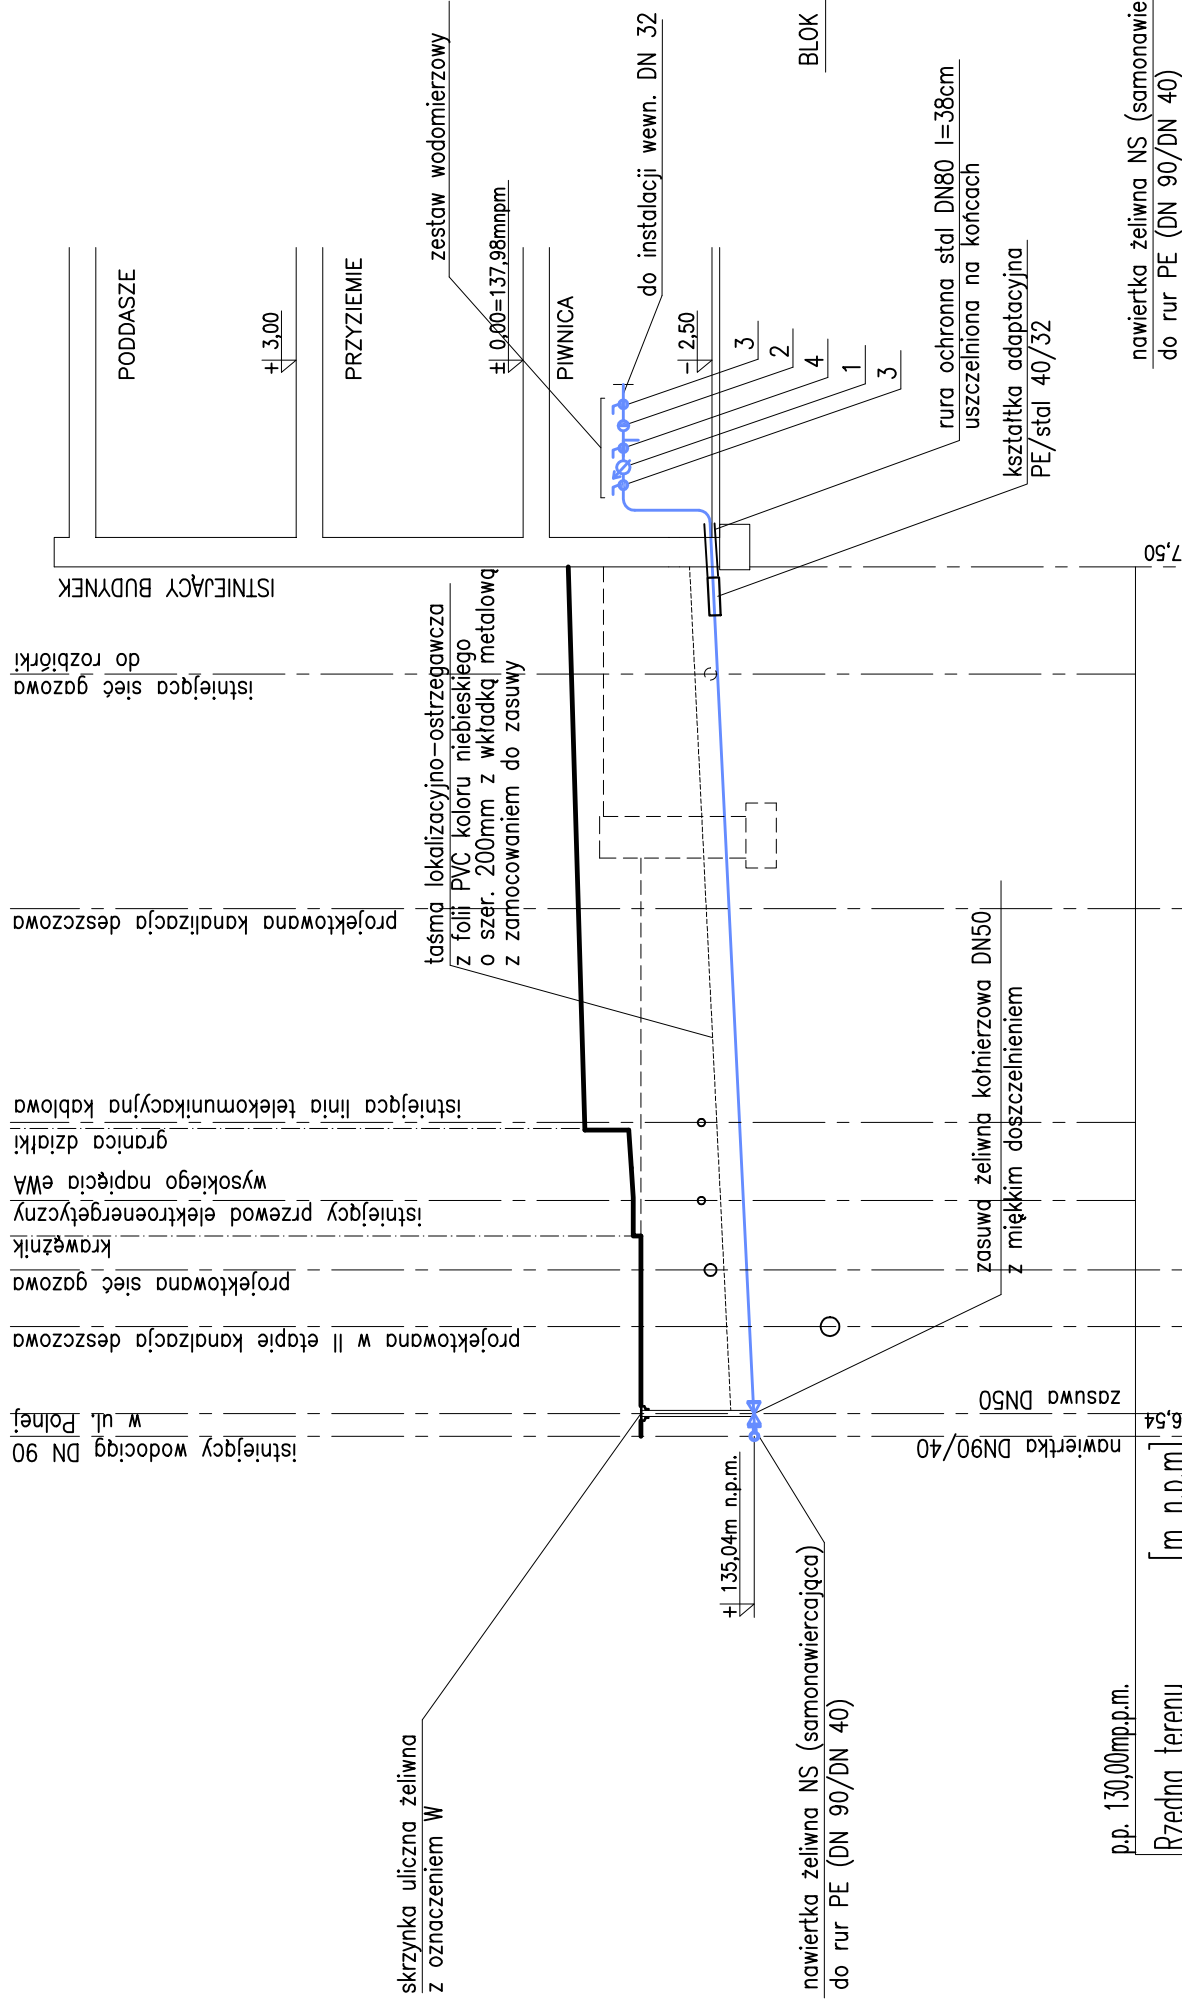


UWAGI:

Przed rozpoczęciem robót należy bezwzględnie dokonać pomiarów kontrolnych, sprawdzających zagłębienie istniejącego uzbrojenia podziemnego, ze szczególnym uwzględnieniem przewodu instalacji gazowej.

# PRZYŁĄCZE WODY PROFIL PODŁUŻNY

SKALA 1:100

	<b>Architektoniczna Pracownia Autorska PRO ARTE sp. z o.o.</b> <b>arch. R. i W. Kupść</b> 81-867 Sopotul. Krasińskiego 10/7, tel/fax (48-58) 551-34-60	NR RS. <b>3</b>
OPRAWIANIE	<b>Projekt wykonawczy przebudowy przyłącza wody i ks</b>	BRANŻA
TEMAT	<b>Remont budynku Komisarjatu Policji w Żukowie Żukowo, ul. Polna 2B, dz. nr 417/2</b>	<b>WOD-KAN</b>
AUTOR	mgr inż. G. Jeśman-Smutyńska	DATA
OPRACOWAŁ	mgr inż. G. Jeśman-Smutyńska	PODPIS
SPRAWDZIŁ	mgr inż. J. Korniak	GT-III-630/372/76