




Budynek A

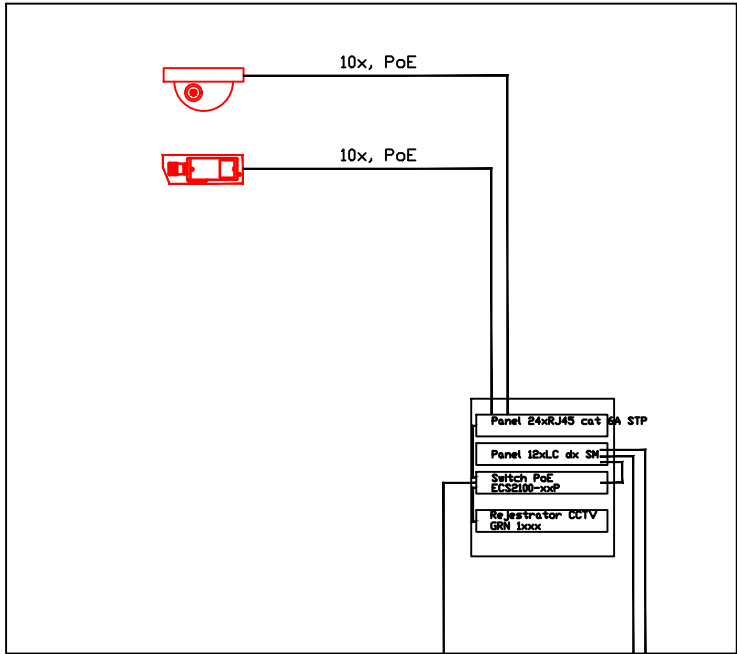


Budynek C

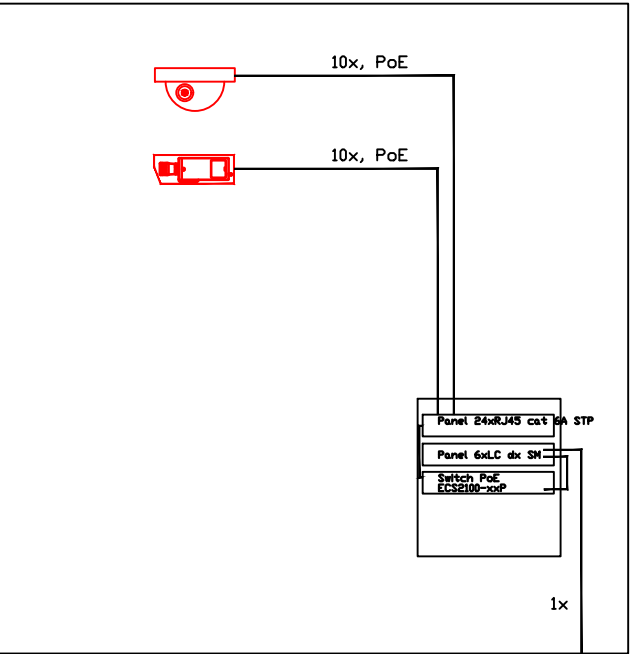

Budynek E

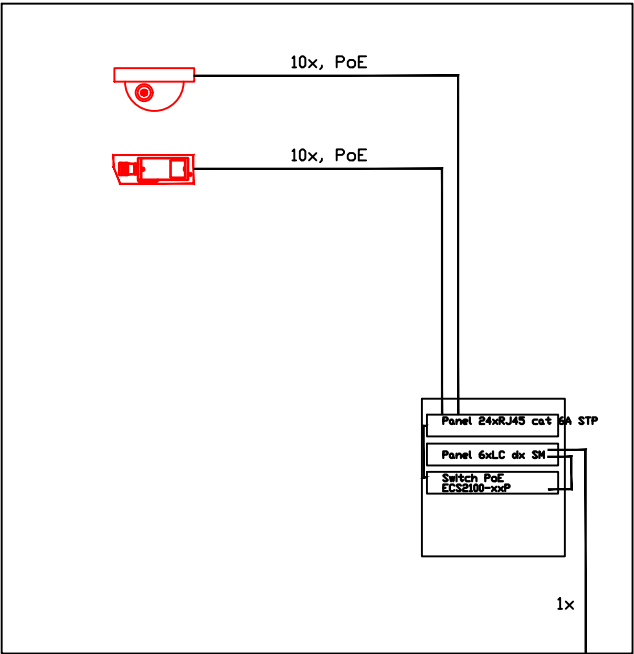

Budynek D - DYŻURKA

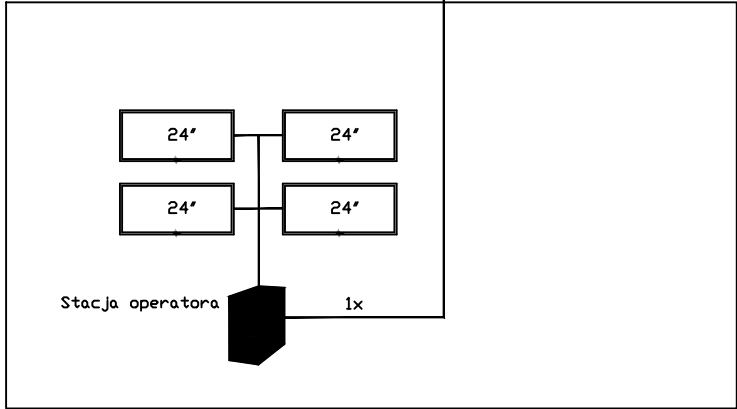

LEGENDA

- Kabel światłowodowy SM zewnętrzny A-DQ(ZN)B2Y, 12J (1x12), 1.6kN
- Kabel U/FTP kat.6A 525MHz LSZH
- GCI-F4626V - IP kamera kopułkowa- wandaloodporna, 3 MP 2.8-12mm IR LED
- GCI-F4626T - IP kamera tubowa, 3 MP 2.8-12mm IR LED
- Gniazdo 1xRJ45 do kamery(doprowadzić tylko kabel do pomieszczenia)

UWAGA:  
OZNACZENIA ELEMENTÓW SYSTEMU NA RYSUNKU NR T00.

Obiekt: Przebudowa budynków i budowli, budowa kojców dla psów służbowych oraz zmiana sposobu użytkowania fragmentu wiaty na terenie siedziby Komendy Miejskiej Policji w Słupsku Słupsk, Al. 3 Maja 1, dz. nr 120/2, obr. 9	
Inwestor: KOMENDA WOJEWÓDZKA POLICJI W GDAŃSKU ul. Okopowa 15, 80-819 Gdańsk	
Rysunek: SCHEMAT SYSTEMU TELEWIZJI DOZOROWEJ CCTV	Nr rysunku: T02
Faza: projekt wykonawczy	Data: 12.2016
Branża: TELETECHNIKA	Skala: 1:100
Projektant: mgr inż. RYSZARD ZIENKIEWICZ upr. proj. nr 0725/97/U	Podpis:
Sprawdzający: inż. ANDRZEJ ADAMSKI upr. proj. nr 0744/97/U	Podpis:
Opracowanie:	