


Projekt chroniony prawem autorskim.  
Rozpowieranie niniejszego opracowania, jak też jego fragmentów, w tym koncepcji wykonanych rysunków, a ponadto umieszczanie w systemach przedowywania danych, za wyjątkiem własnych organów administracji, przekazywanie w jakiegokolwiek formie oraz dokonywanie zmian bez zgody autora jest zabronione i podlega odpowiedzialności karniej.

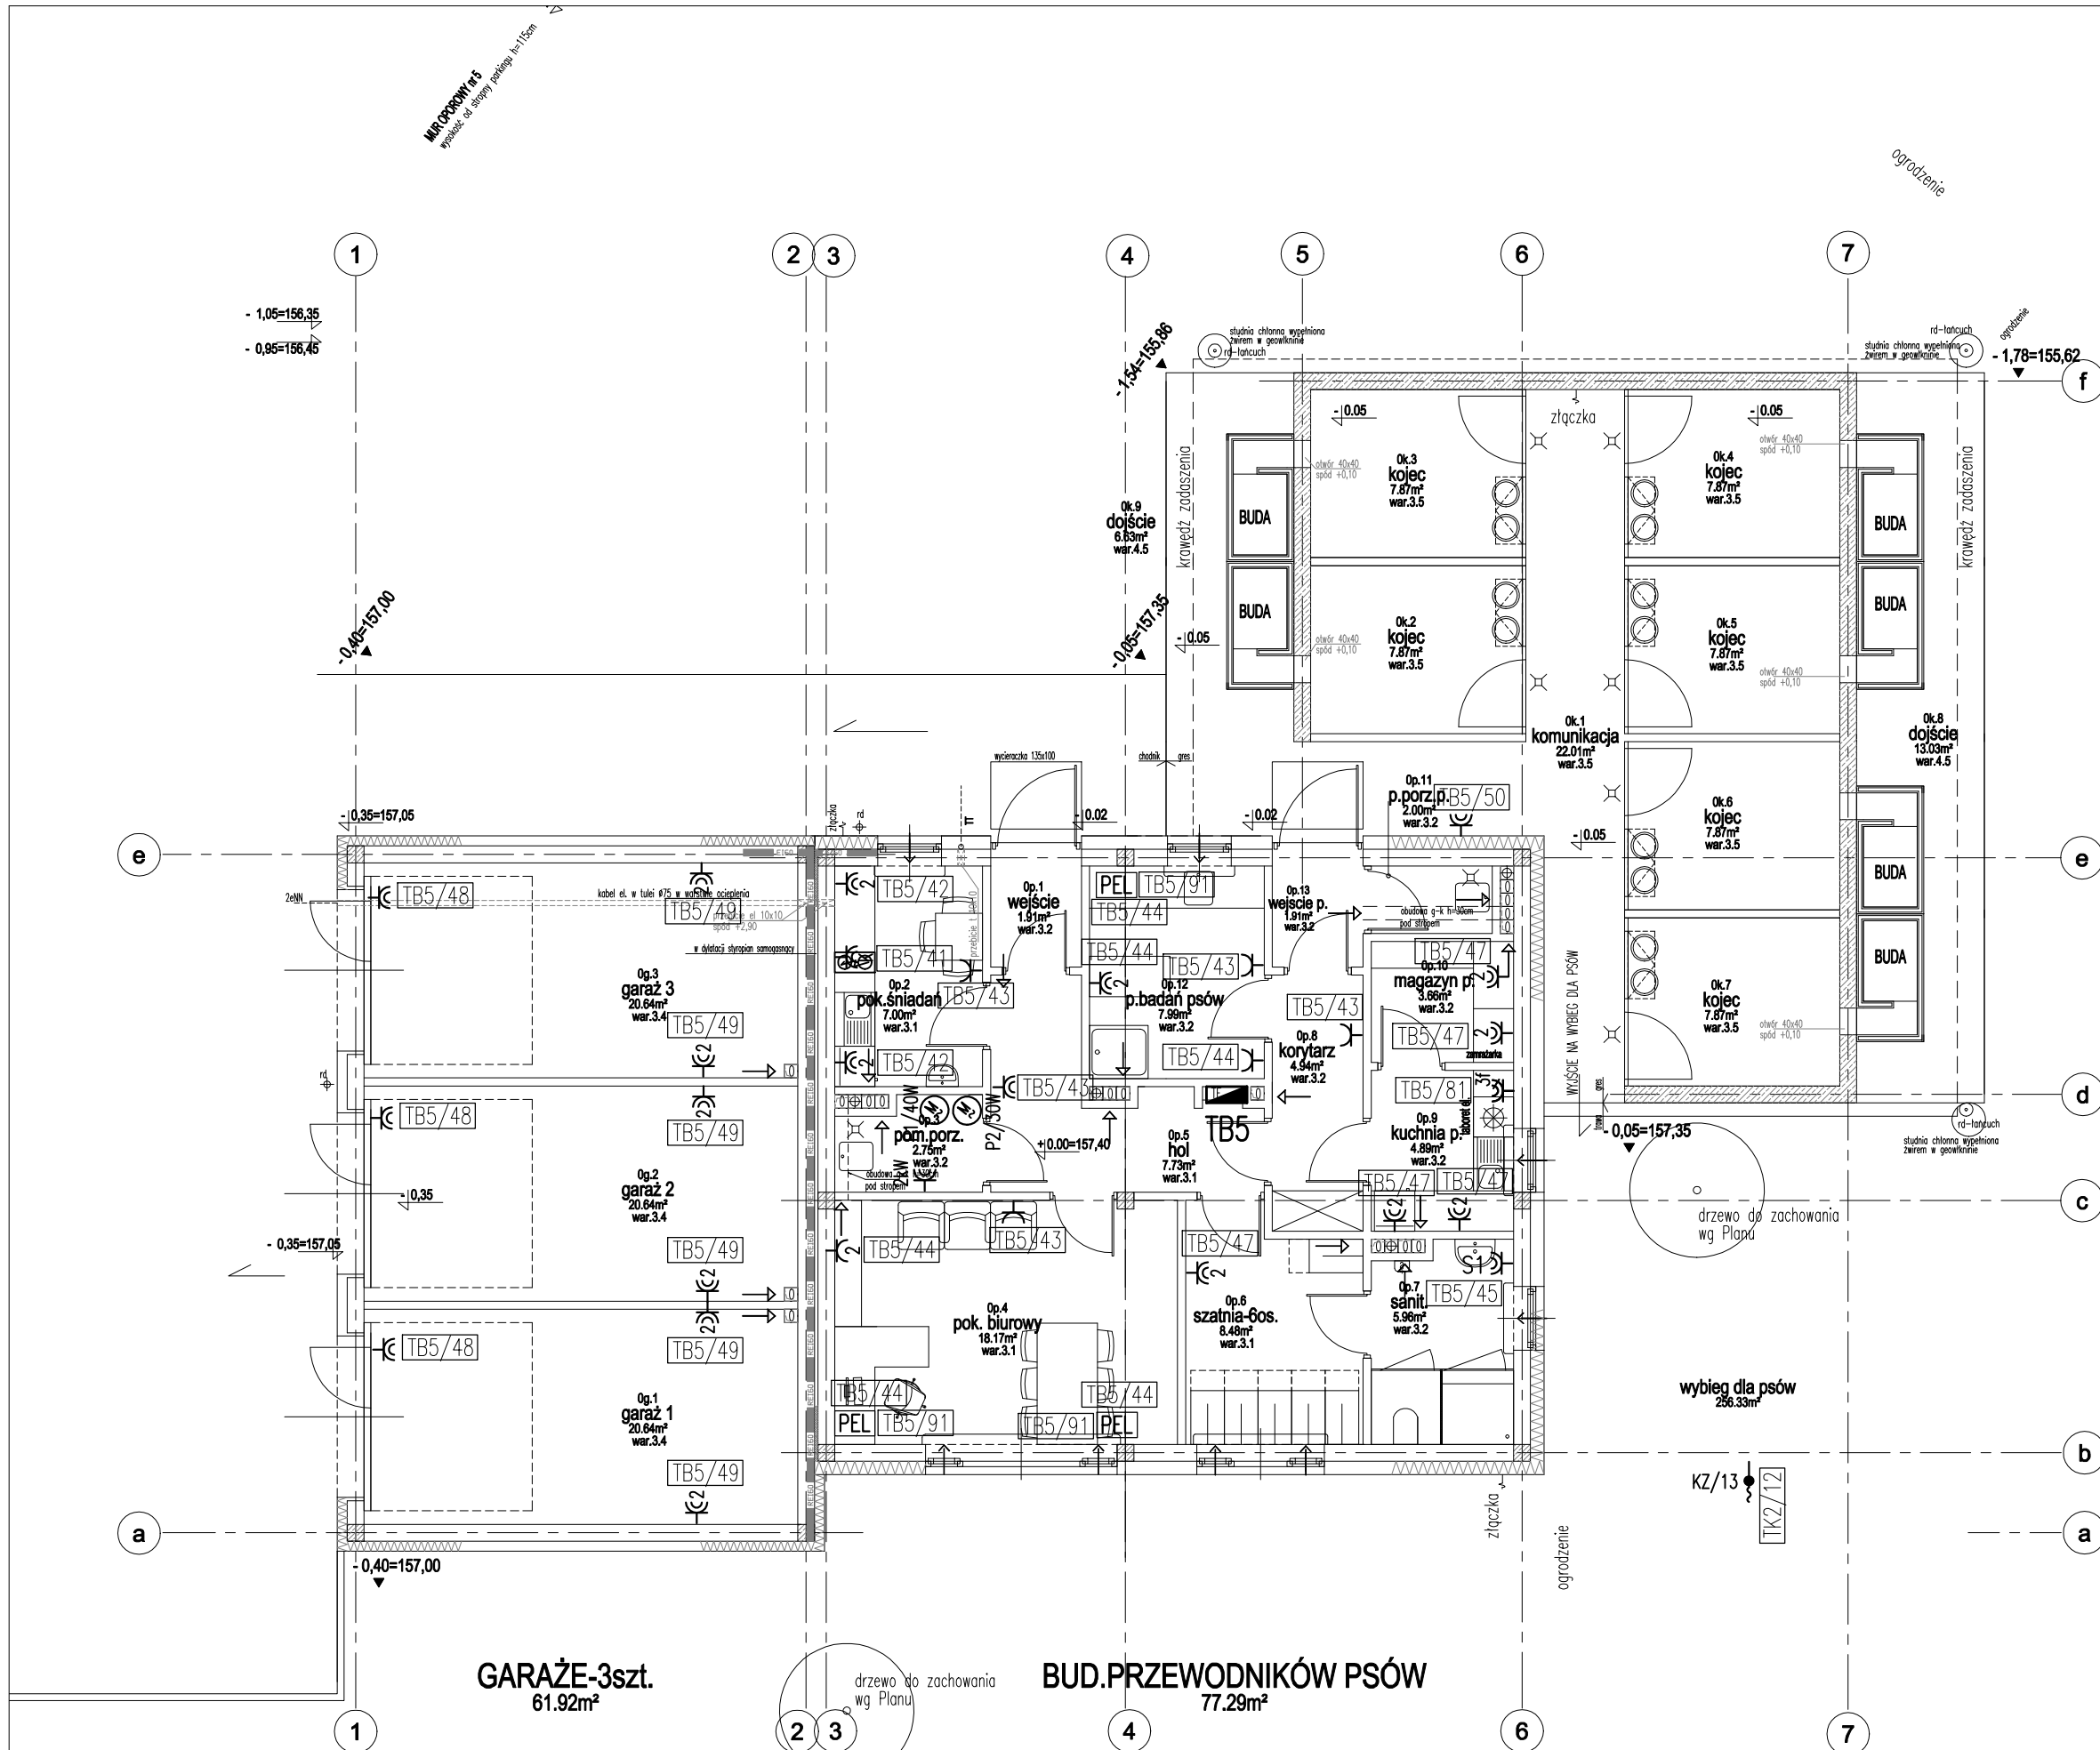

# BUD. PRZEWODNIKÓW + KOJCE + GARAŻE - RZUT PARTERU

Inwestor Komenda Wojewódzka Policji w Gdańsku ul.Okopowa 15, Gdańsk 80-819	
<b>KWADRATURA</b> biuro@kwadratura.waw.pl biuro: ul.Krasickiego 45c lok.4, Warszawa 02-611	
Instalacje elektryczne mgr inż. Jarosław Derlacki	
mgr inż. Jarosław Derlacki	
Sprawdzający mgr inż. Marek Hernik	
mgr inż. Marek Hernik	
temat Budowa nowej siedziby Komisariatu Policji Gdynia-Witomino ul.Chwarznińska/ Staniszeńskiego Gdynia-Wiczlino działka o nr ew. 5236 z obrębu 0011 Chwarzno-Wiczlino	
faza branża	
PROJEKT WYKONAWCZY ELEKTRYCZNA	
tytuł rys. RZUT PARTERU. BUDYNEK PRZEWODNIKÓW, KOJCE, GARAŻE INSTALACJE ELEKTRYCZNE	
data 08.09.2017	nr rys. IE1-09
skala 1:100	