


Projekt chroniony prawem autorskim.
Rozpowieranie niniejszego opracowania, jak też jego fragmentów, w tym koncepcji wykonanych rysunków, a ponadto umieszczanie w systemach przedowywania danych, za wyjątkiem własnych organów administracji, przekazywanie w jakiegokolwiek formie oraz dokonywanie zmian bez zgody autora jest zabronione i podlega odpowiedzialności karniej.

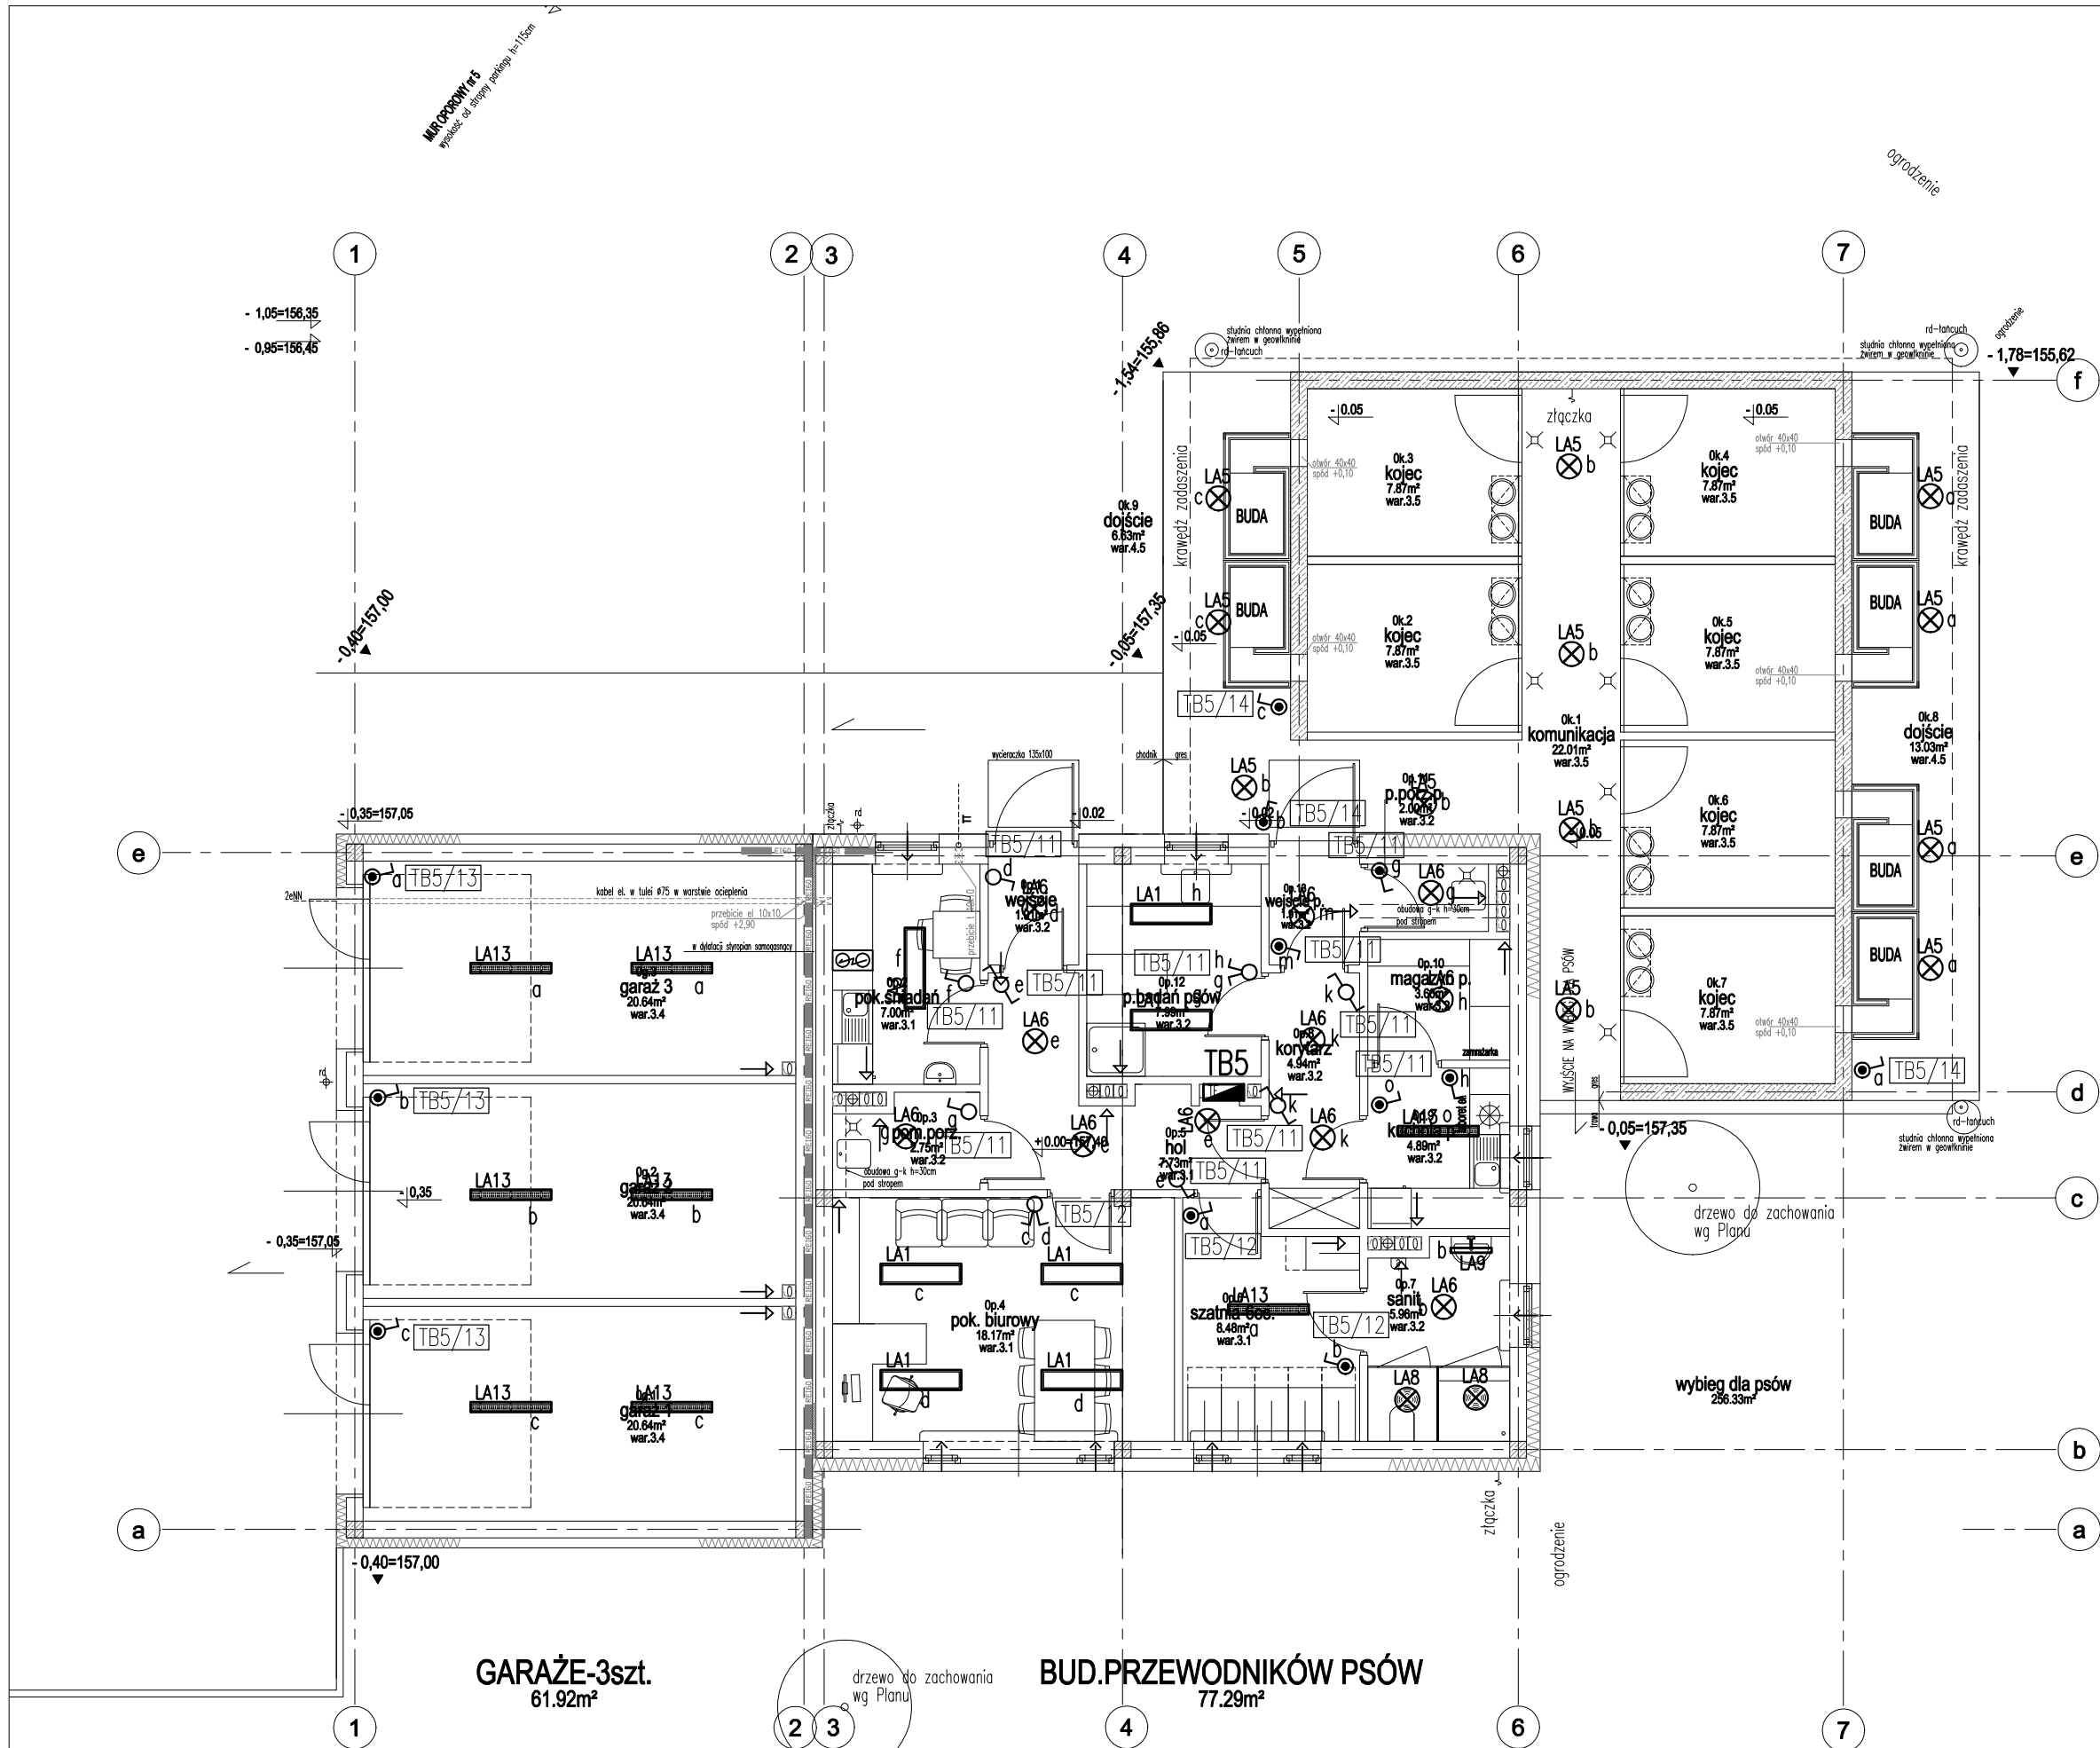

±0,00 =157,40 mm
Inwestor
Komenda Wojewódzka Policji w Gdańsku
ul.Okopowa 15, Gdańsk 80-819

KWADRATURA
biuro@kwadratura.waw.pl
biuro: ul.Krasickiego 45c lok.4, Warszawa 02-611
www.kwadratura.waw.pl
tel. 662 789 709

Instalacje elektryczne
mgr inż. Jarosław Derlacki
mgr inż. Jarosław Derlacki
upr.proj. St-359/90

Sprawdzający
mgr inż. Marek Hernik
mgr inż. Marek Hernik
upr.proj. St-377/86

temat
Budowa nowej siedziby Komisariatu Policji Gdynia-Witomino
ul.Chwarznińska/ Stanisławskiego Gdynia-Wiczlino
działka o nr ew. 5236 z obrębu 0011 Chwarzno-Wiczlino

faza
branża
PROJEKT WYKONAWCZY
ELEKTRYCZNA

tytuł rys.
RZUT PARTERU. BUDYNEK PRZEWODNIKÓW, KOJCE, GARAŻE
INSTALACJA OŚWIETLENIOWA

data
08.09.2017
skala
1:100
nr rys.
IE1-11

BUD. PRZEWODNIKÓW + KOJCE + GARAŻE - RZUT PARTERU