


Projekt chroniony prawem autorskim.  
Rozpowieranie niniejszego opracowania, jak też jego fragmentów, w tym koncepcji wykonanych rysunków, a ponadto umieszczanie w systemach przechowywania danych, za wyjątkiem właściwych organów administracji, przekazywanie w jakiegokolwiek formie oraz dokonywanie zmian bez zgody autora jest zabronione i podlega odpowiedzialności karniej.

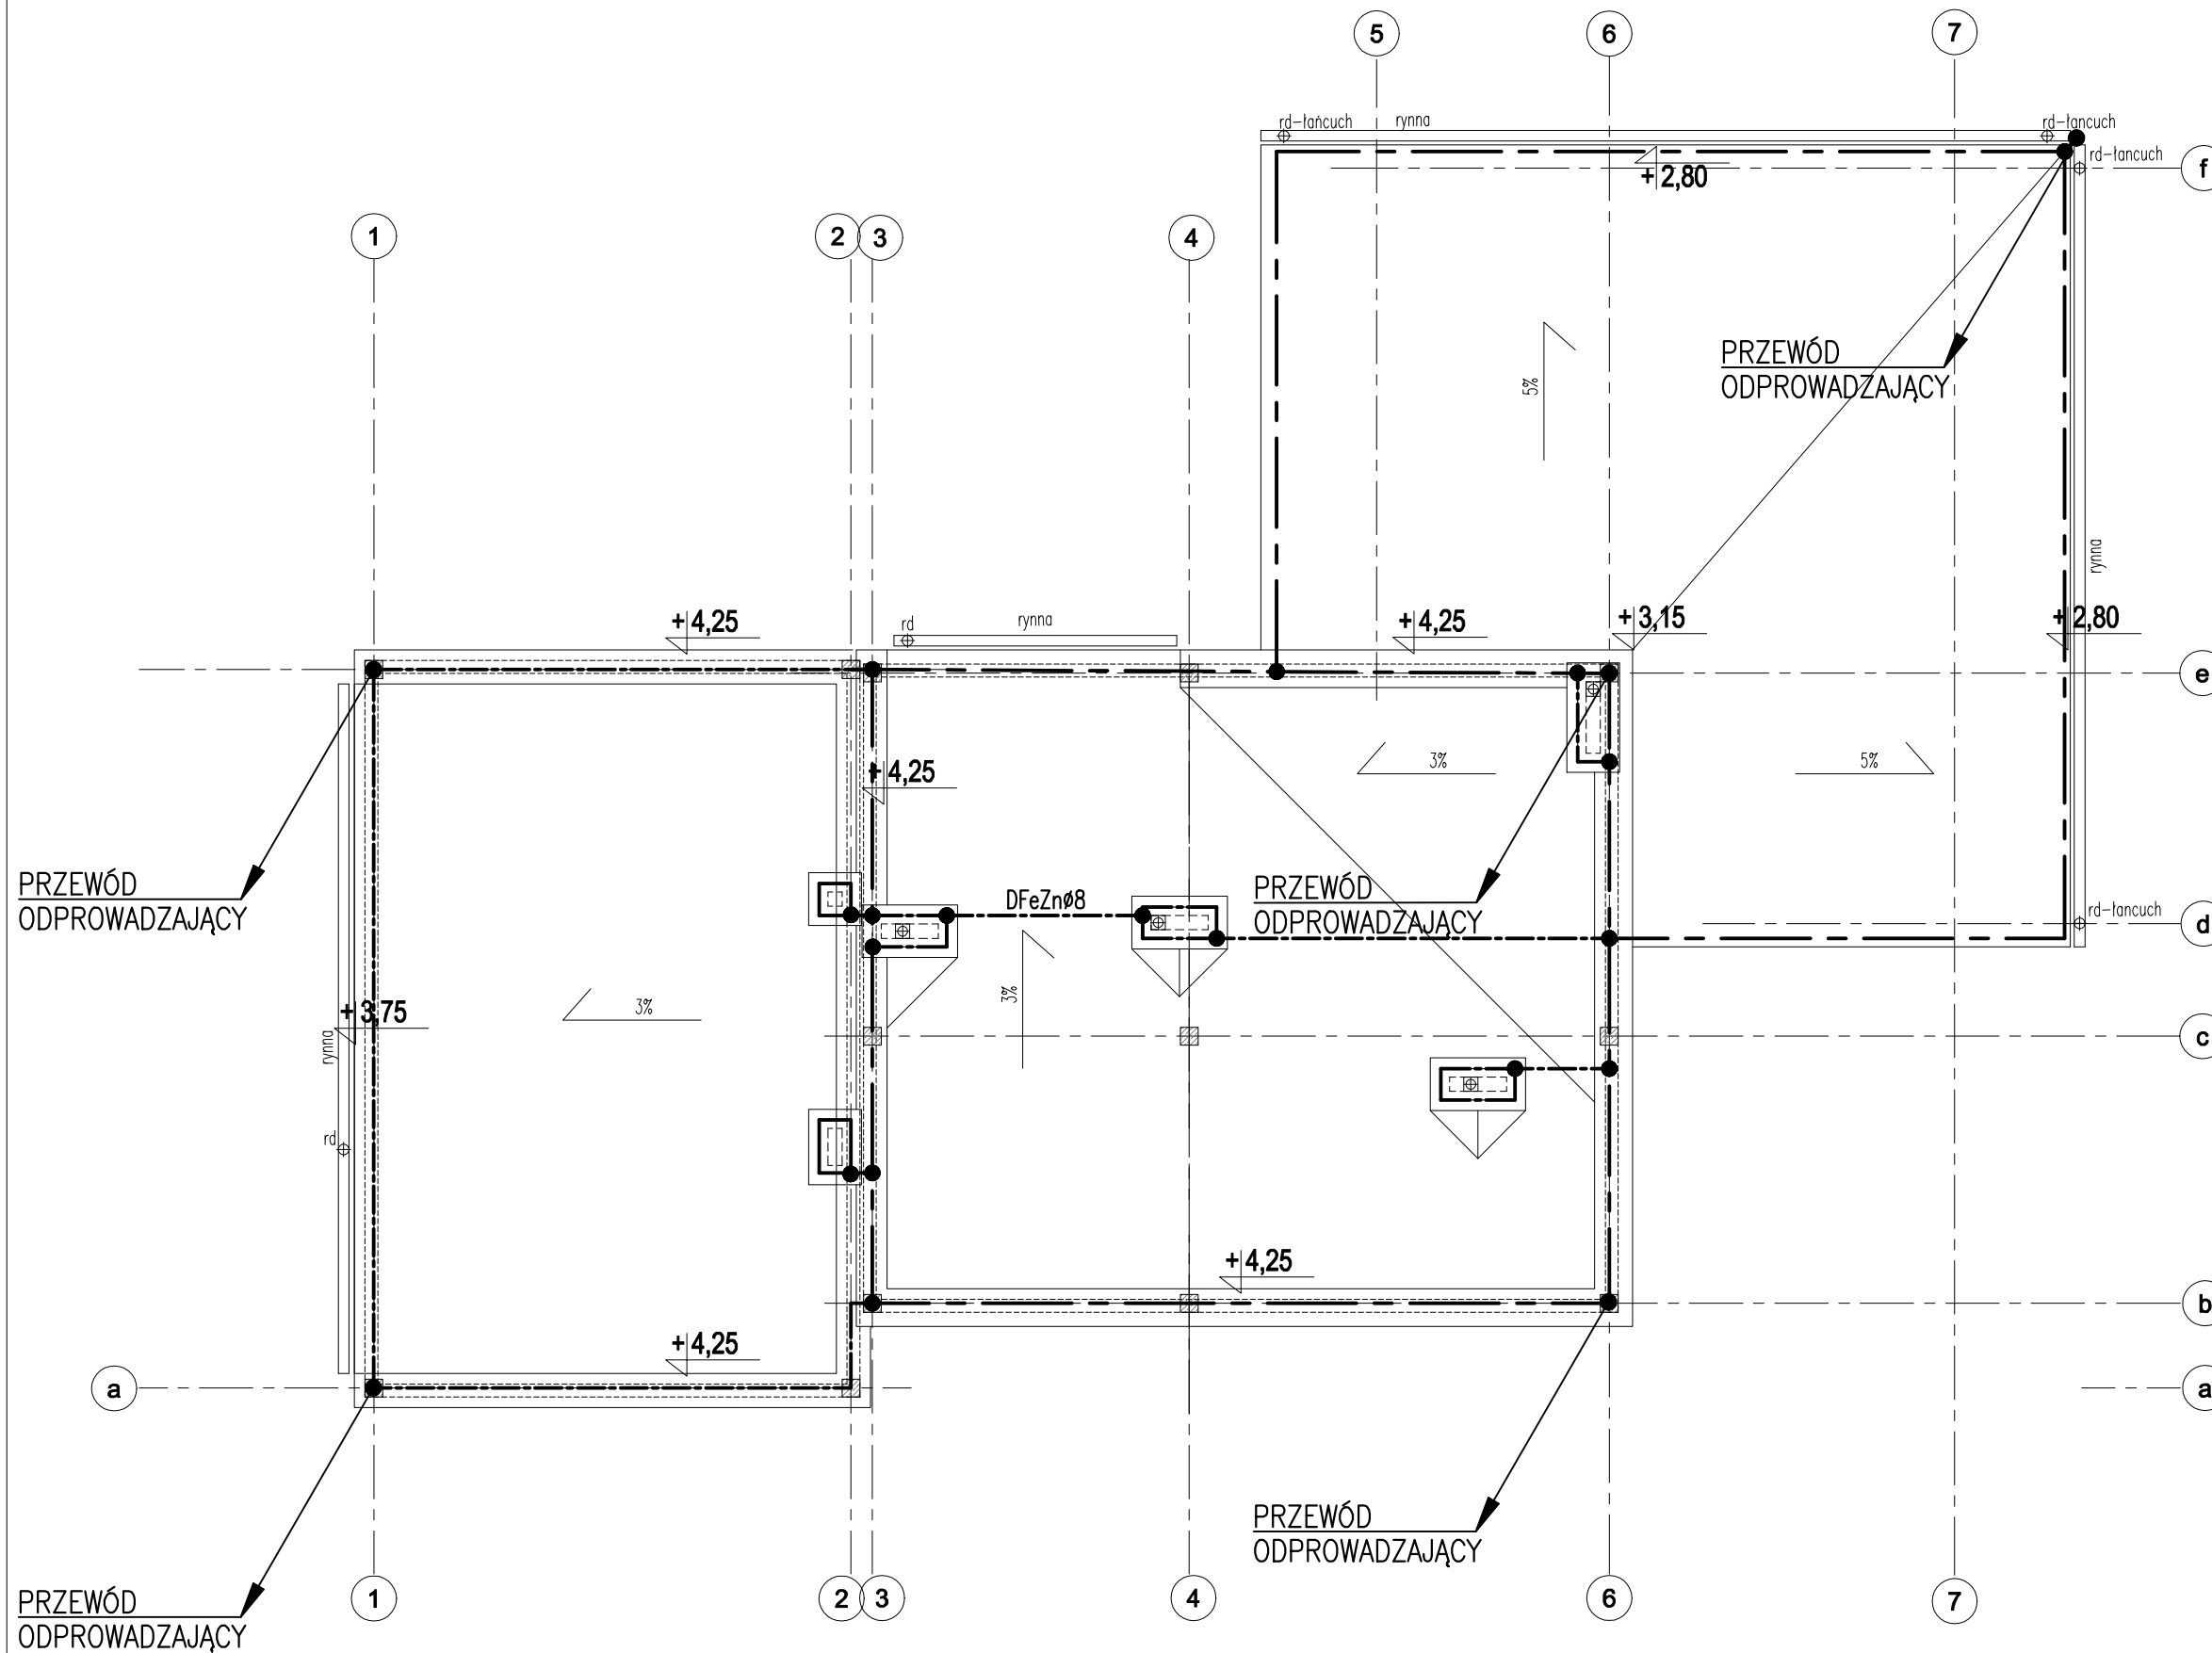

## BUD. PRZEWODNIKÓW +KOJCE+GARAŻE - RZUT DACHU

± 0,00 = 157,40 mm

Inwestor  
Komenda Wojewódzka Policji w Gdańsku  
ul.Okopowa 15, Gdańsk 80-819

**KWADRATURA**  
biuro@kwadratura.waw.pl  
biuro: ul.Krasickiego 45c lok.4, Warszawa 02-611  
www.kwadratura.waw.pl  
tel. 662 789 709

Instalacje elektryczne  
mgr inż. Jarosław Derlacki  
mgr inż. Jarosław Derlacki  
upr.proj. St-359/90

Sprawdzający  
mgr inż. Marek Hernik  
mgr inż. Marek Hernik  
upr.proj. St-377/86

temat  
Budowa nowej siedziby Komisariatu Policji Gdynia-Witomino  
ul.Chwarznieńska/ Stanisławskiego Gdynia-Wiczlino  
działka o nr ew. 5236 z obrębu 0011 Chwarzno-Wiczlino

faza  
branża  
PROJEKT WYKONAWCZY  
ELEKTRYCZNA

tytuł rys. RZUT DACHU. BUDYNEK PRZEWODNIKÓW, KOJCE, GARAŻE  
INSTALACJE ELEKTRYCZNE

data  
08.09.2017  
skala  
1:100  
nr rys.  
IE1-22