



[illegible][illegible]

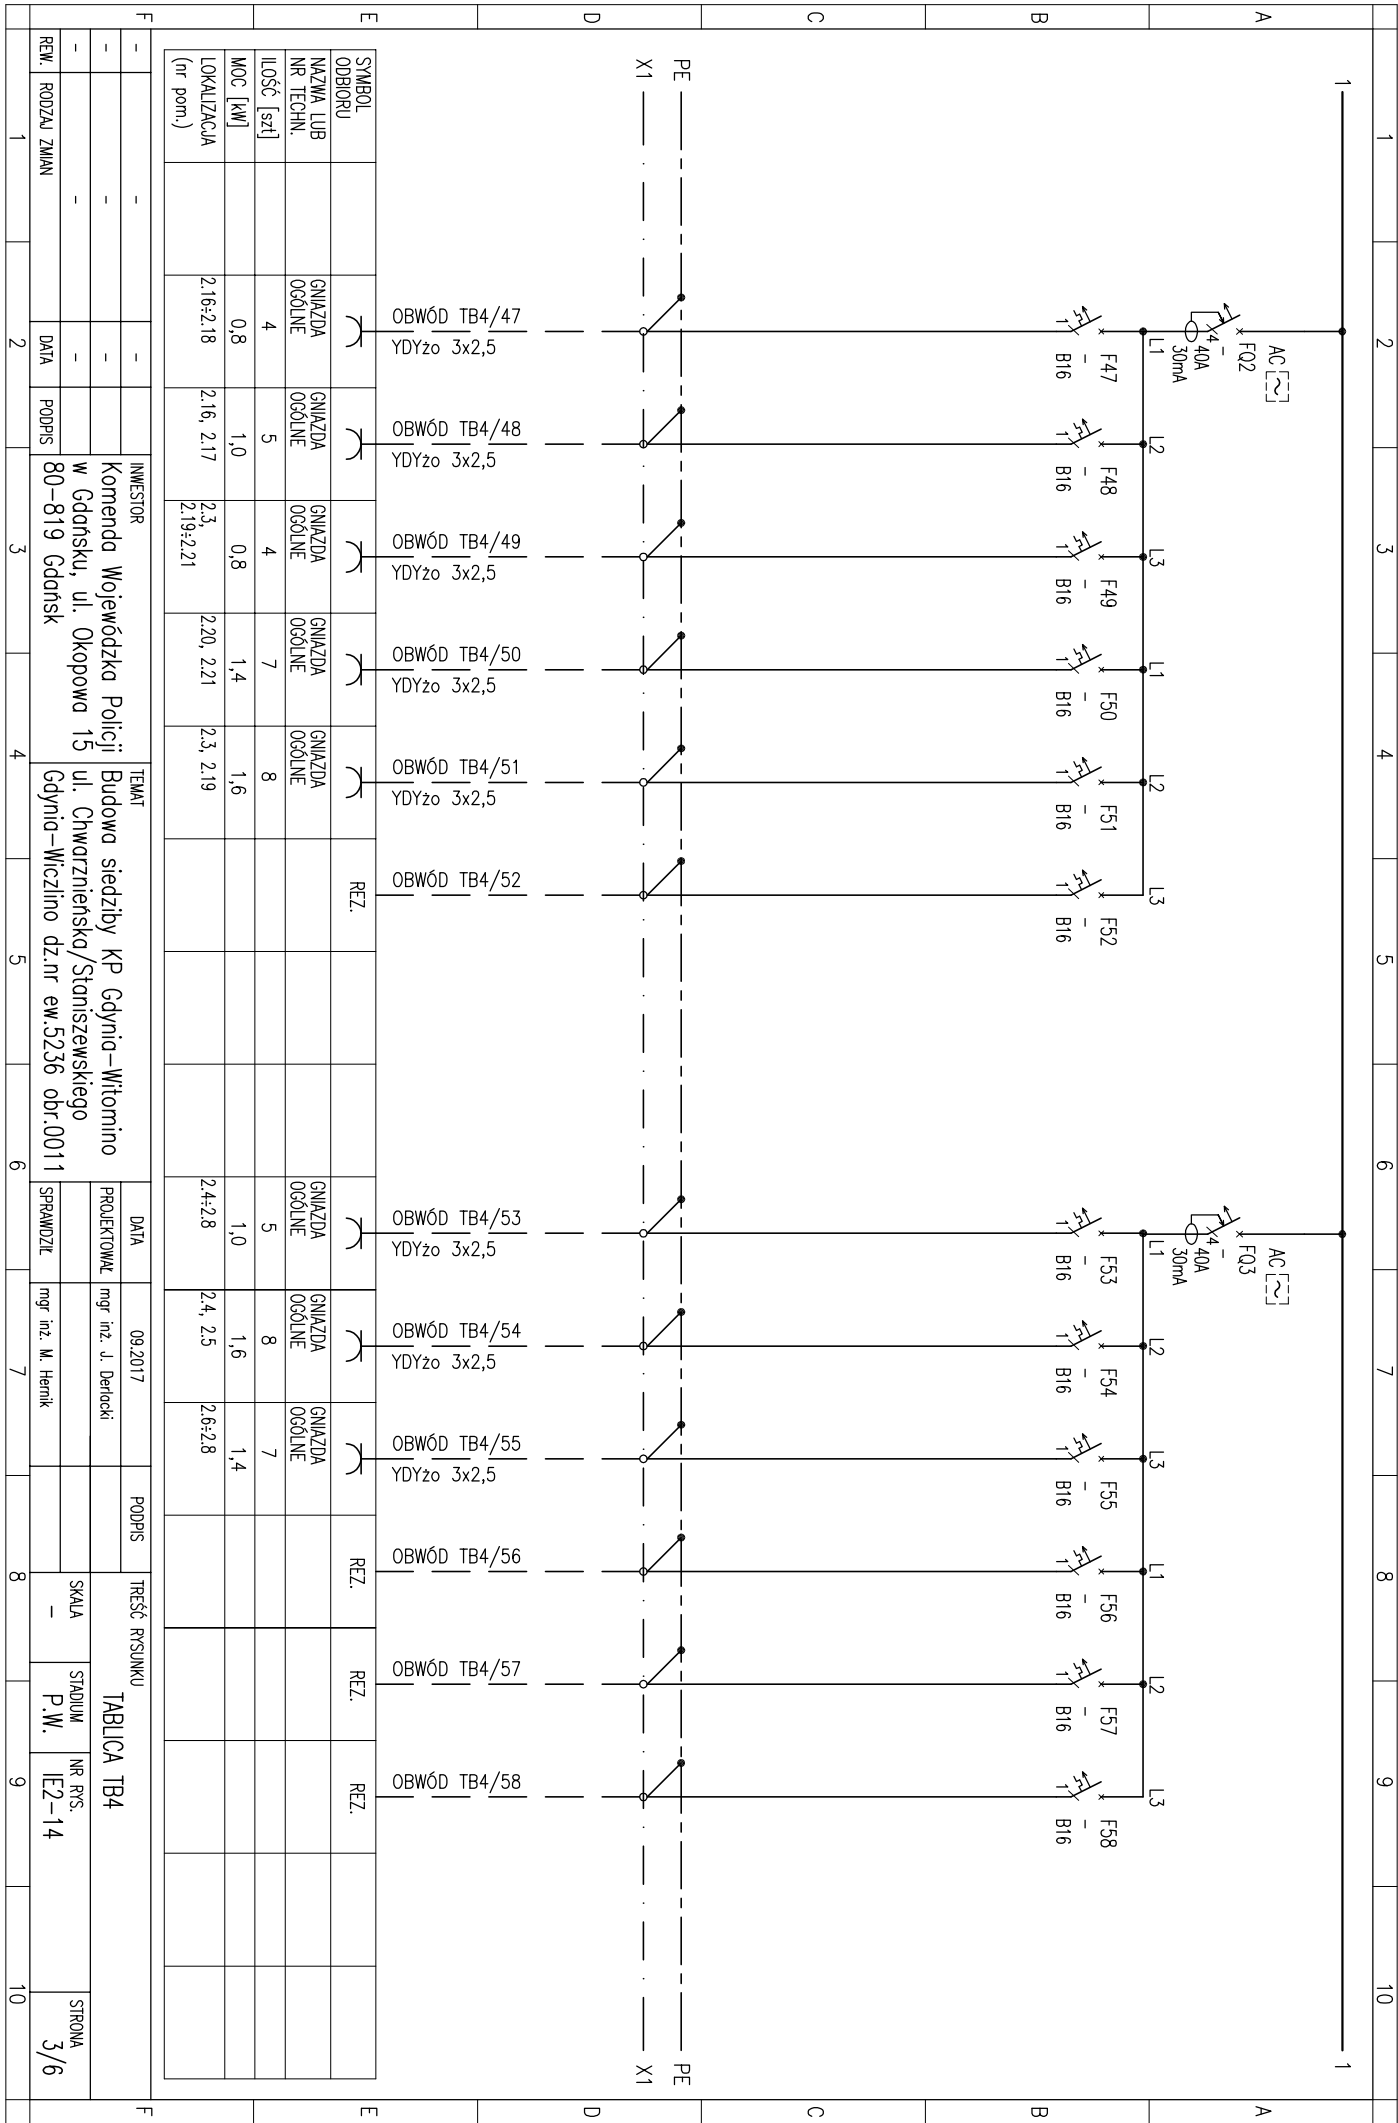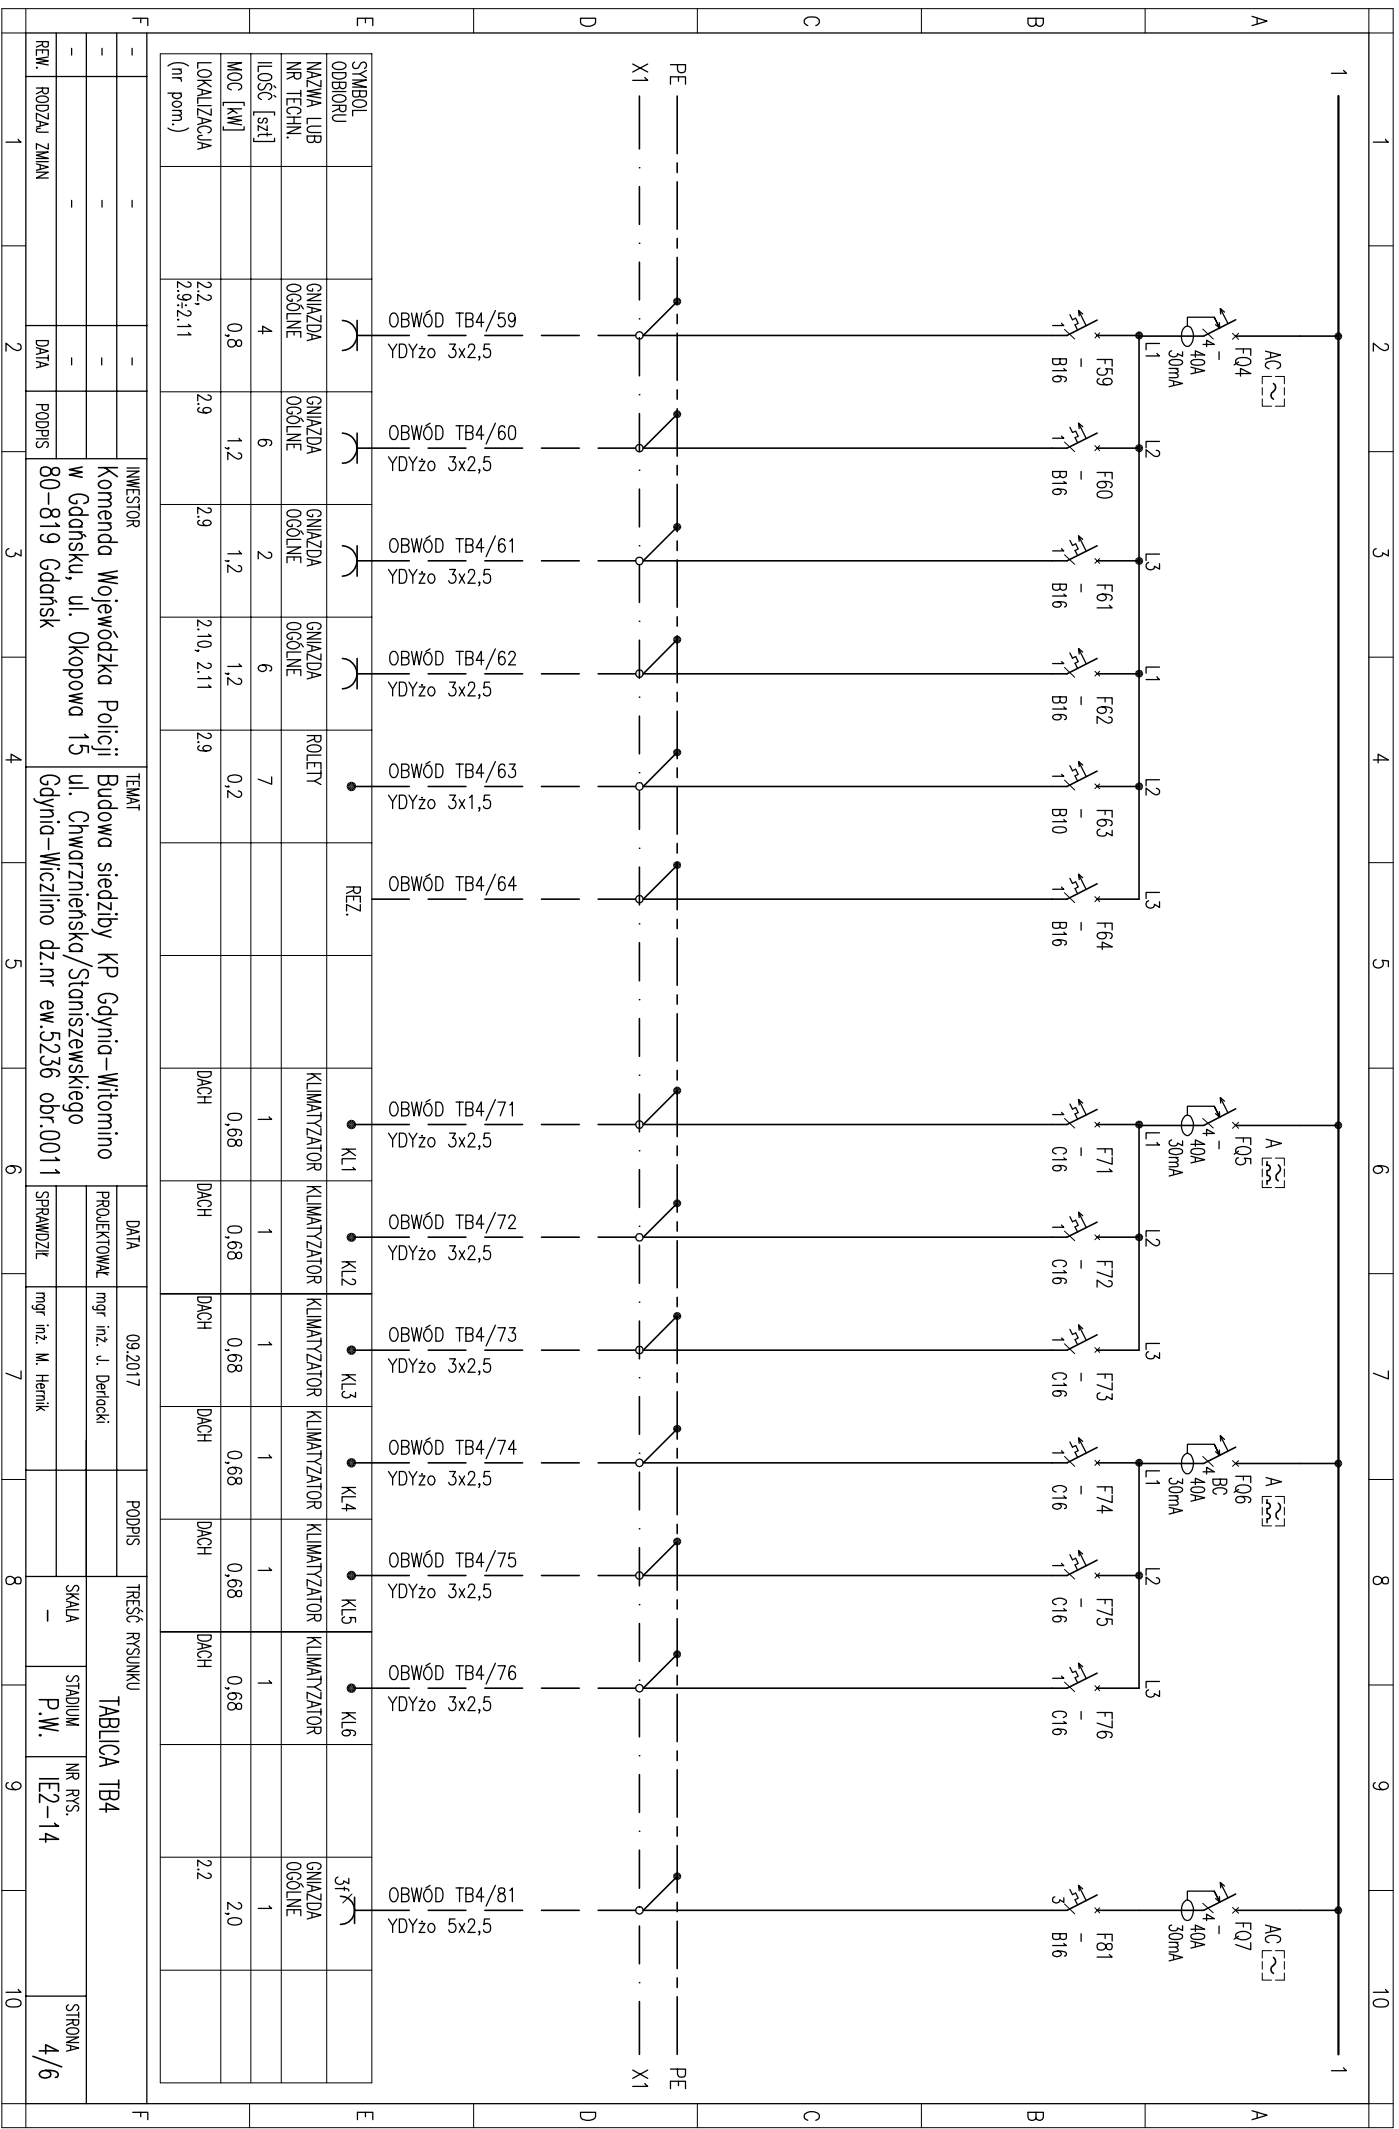

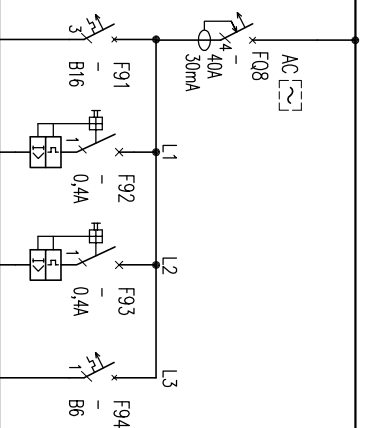

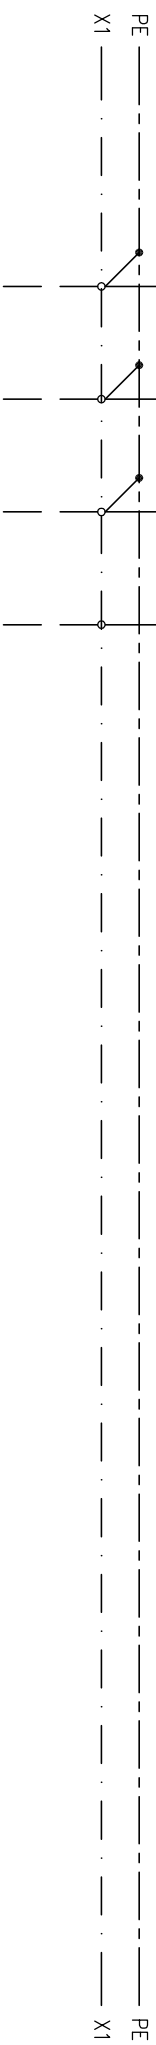

UKŁAD STEROWANIA WENTYLACJI
WYKONANY WEDŁUG WTYCZNYCH
PROJEKANTA WENTYLACJI
NALEŻY ZAMÓWIĆ
U DOSTAWCY WENTYLATORÓW

[illegible]

F	-	-	-	INWESTOR	TEMAT	DATA	09.2017	PODPIS	TREŚĆ RYSUNKU				STRONA
-	-	-	-	Komenda Wojewódzka Policji w Gdańsku, ul. Okopowa 15	Budowa siedziby KP Gdynia–Witominio ul. Chwarczyńska/Stanisławskiego Gdynia–Wiczlino dz.nr ew.5236 obr.0011	PROJEKTOWAŁ	mgr inż. J. Dericki		TABLICA TB4				5/6
-	-	-	-			SPRAWDZIŁ	mgr inż. M. Herrik		SKALA	STADIUM	NR RPS	STRONA	
REW.	ZMIAN	DATA	PODPIS						-	P.W.	IE2–14		
1	2	3	4	5	6	7	8	9	10				

	1	2	3	4	5	6	7	8	9	10
A										
B	1500									
C	SKALA 1:10 9x24M									
D	575									
E										
F										

REW.	RODZAJ ZMIAN	DATA	PODPIS	INWESTOR Komenda Wojewódzka Policji w Gdańsku, ul. Okopowa 15 80-819 Gdańsk			TEMAT Budowa siedziby KP Gdynia-Witominio ul. Chwarczyńska/Stanisławskiego Gdynia-Wiczlino dz.nr ew.5236 obr.0011			TREŚĆ RYSUNKU	
-	-	-		DATA	09.2017	PODPIS	TABLICA TB4				
-	-	-		PROJEKTOWAŁ	mgr inż. J. Derocki		SKALA	STADIUM	NR RYS.	STRONA	
-	-	-		SPRAWDZIŁ	mgr inż. M. Herlik		-	P.W.	IE2-14	6/6	