


Projekt chroniony prawem autorskim.
Rozpowieranie niniejszego opracowania, jak też jego fragmentów, w tym koncepcji wykonanych rysunków, a ponadto umieszczanie w systemach przedowywania danych, za wyjątkiem własnych organów administracji, przekazywanie w jakiegokolwiek formie oraz dokonywanie zmian bez zgody autora jest zabronione i podlega odpowiedzialności karniej.

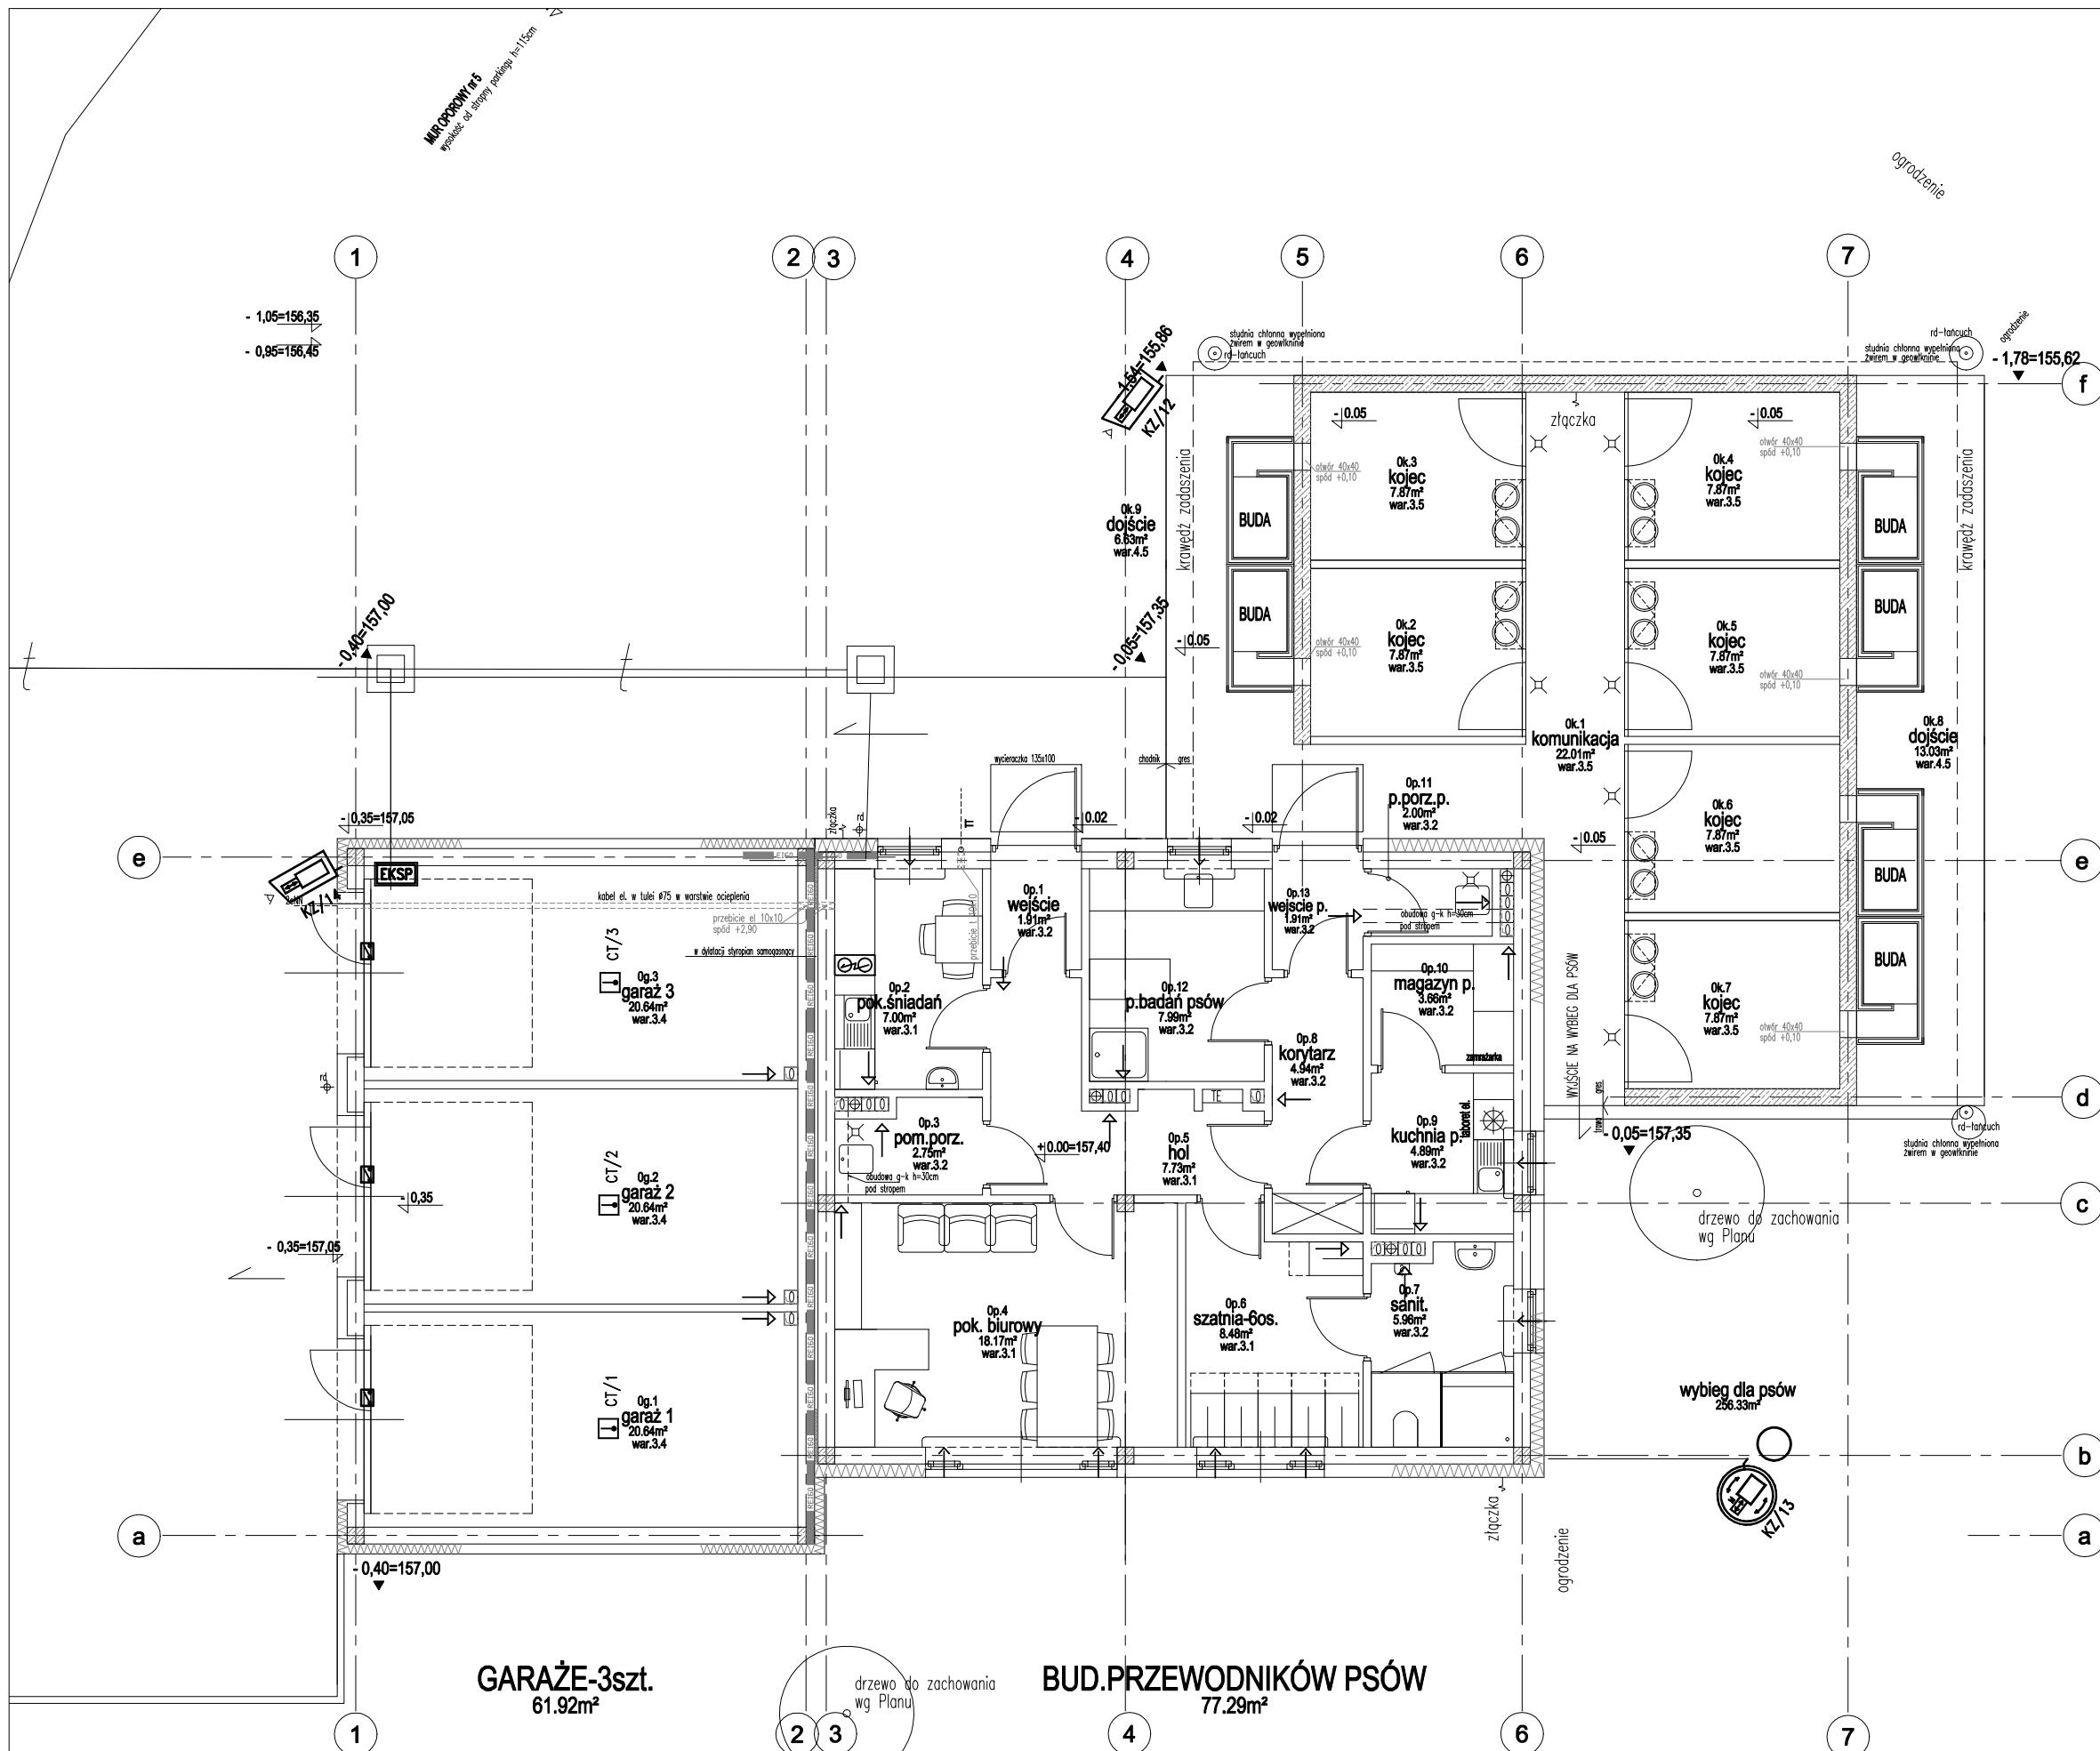

BUD. PRZEWODNIKÓW +KOJCE+GARAŻE - RZUT PARTERU

± 0,00 = 157,40 mm

Inwestor
Komenda Wojewódzka Policji w Gdańsku
ul.Okopowa 15, Gdańsk 80-819

KWADRATURA
biuro@kwadratura.waw.pl
biuro: ul.Krasickiego 45c lok.4, Warszawa 02-611

Instalacje elektryczne
mgr inż. Jarosław Derlacki

Sprawdzający
mgr inż. Marek Hernik

temat
Budowa nowej siedziby Komisariatu Policji Gdynia-Witomino
ul.Chwarznińska/ Staniszeńskiego Gdynia-Wiczlino
działka o nr ew. 5236 z obrębu 0011 Chwarzno-Wiczlino

faza
branża

tytuł rys.
RZUT PARTERU. BUDYNEK PRZEWODNIKÓW, KOJCE, GARAŻE
INSTALACJE TELETECHNICZNE - SYSTEMY BEZPIECZEŃSTWA

data
08.09.2017

skala
1:100

nr rys.
IT1-06