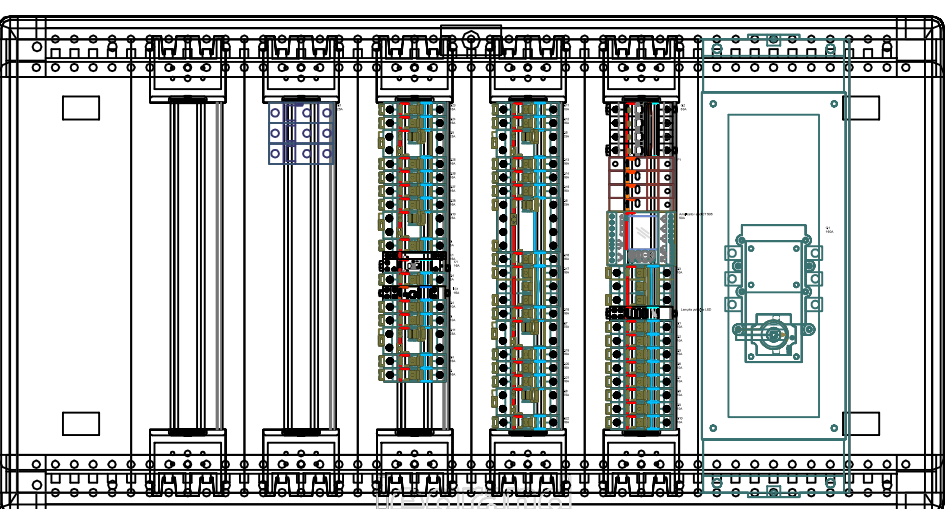
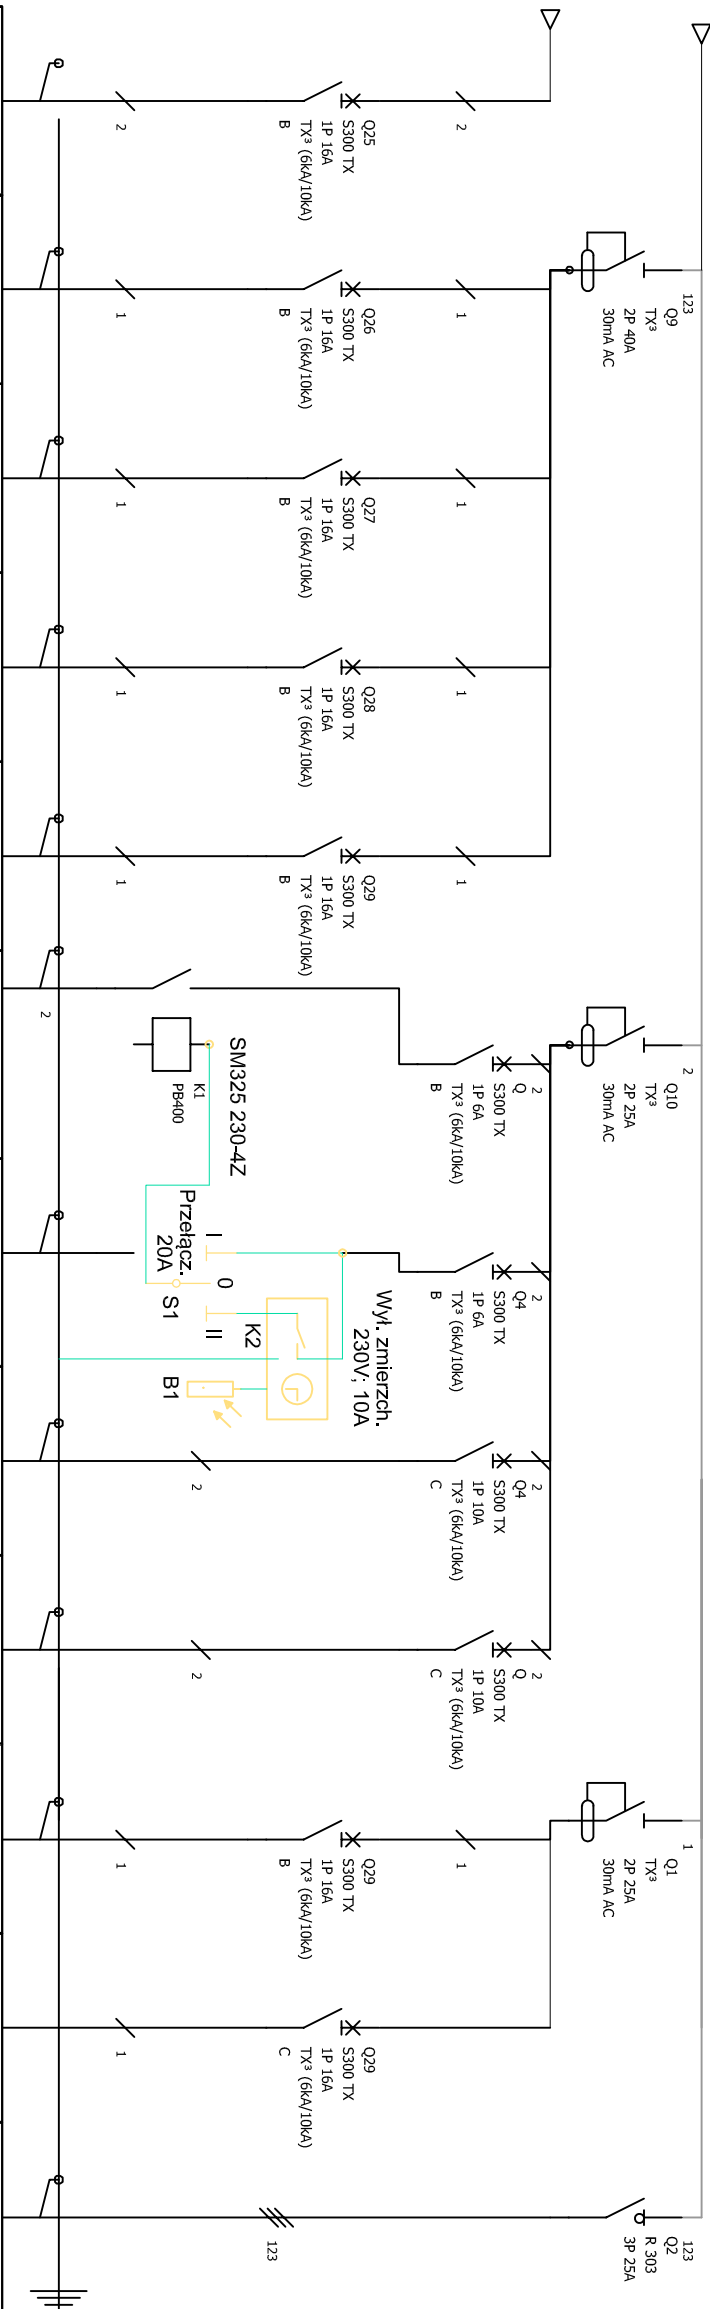



# SCHEMAT ROZDZIELNICY RG 3/3

[illegible]

**UWAGI:**

1. Wykonanie zobowiązanej funkcji nie zaprzecza się z projektem. Inżynierami ścieżkami na planie budowy. 2. Wszystkie obiekty mają być wykonane zgodnie z wymaganiami określonymi przez Polskie Normy oraz szkodliwym. 3. Ryzyko należy rozdzielić zgodnie z częścią opisującą dokumentację architektoniczną oraz z opracowaniami branżowymi. 4. Wszystkie zadania zawarte w projekcie stanowią przykładowe rozwiązania. 5. Wszelkie zmiany w projekcie są zgodne z projektem i pozwoleniem na prowadzenie działalności inwestycyjnej.

PACIOBNA		INWESTOR		ZESPÓŁ AUTORSKI		PODSIT		FAZA		DATA	
 GDA ARCHITECTS		KOMENDANT WOJEWÓDZKI POLICJI W GRANISKU, 80-819 GRANIK, UL. OKRÓPOWA 15		mgr inż. ZENON TRABALA		mgr inż. ZENON TRABALA		PROJEKT WYKONAWCZY		X.2017	
KONIECZNY REMONT, TERMOIZOLACJA PRZEBUDOWA, POSTANOWIENIE POLICJI W LUBICHOŃE, WRAZ Z WYKONANIEM INSTALACJI ELEKTRYCZNYCH, OŚWIETLENIA, WENTYLACJI ELEKTRYCZNEJ, KUCHNI, ŁAZIENKI, WC, KĄPI ZACISPODAROWANIE DZIAŁKI 18716		mgr inż. KANOL GÓDEBENSKI		mgr inż. KANOL GÓDEBENSKI		mgr inż. KANOL GÓDEBENSKI		Schemat Rozdzielnicy RG 3/3		E-202	
AGNIESZKA WIEŚCICA		mgr inż. RAFAŁ KOBIEKOWSKI		mgr inż. RAFAŁ KOBIEKOWSKI		mgr inż. RAFAŁ KOBIEKOWSKI		BRANŻA ELEKTRYCZNA		SKALA 1:100	
WOJ. PODKARPACKIE GMINA LUBICHOŃ, LUBICHOŃ, OBRĘB LUBICHOŃ 0002, UL. BOLESŁAWA PRUSIA 7, DZ. NR 176											