


SZAFKA SERWEROWA 800/1200  
MONITORINGU WIZYJNEGO NABRZEŻA

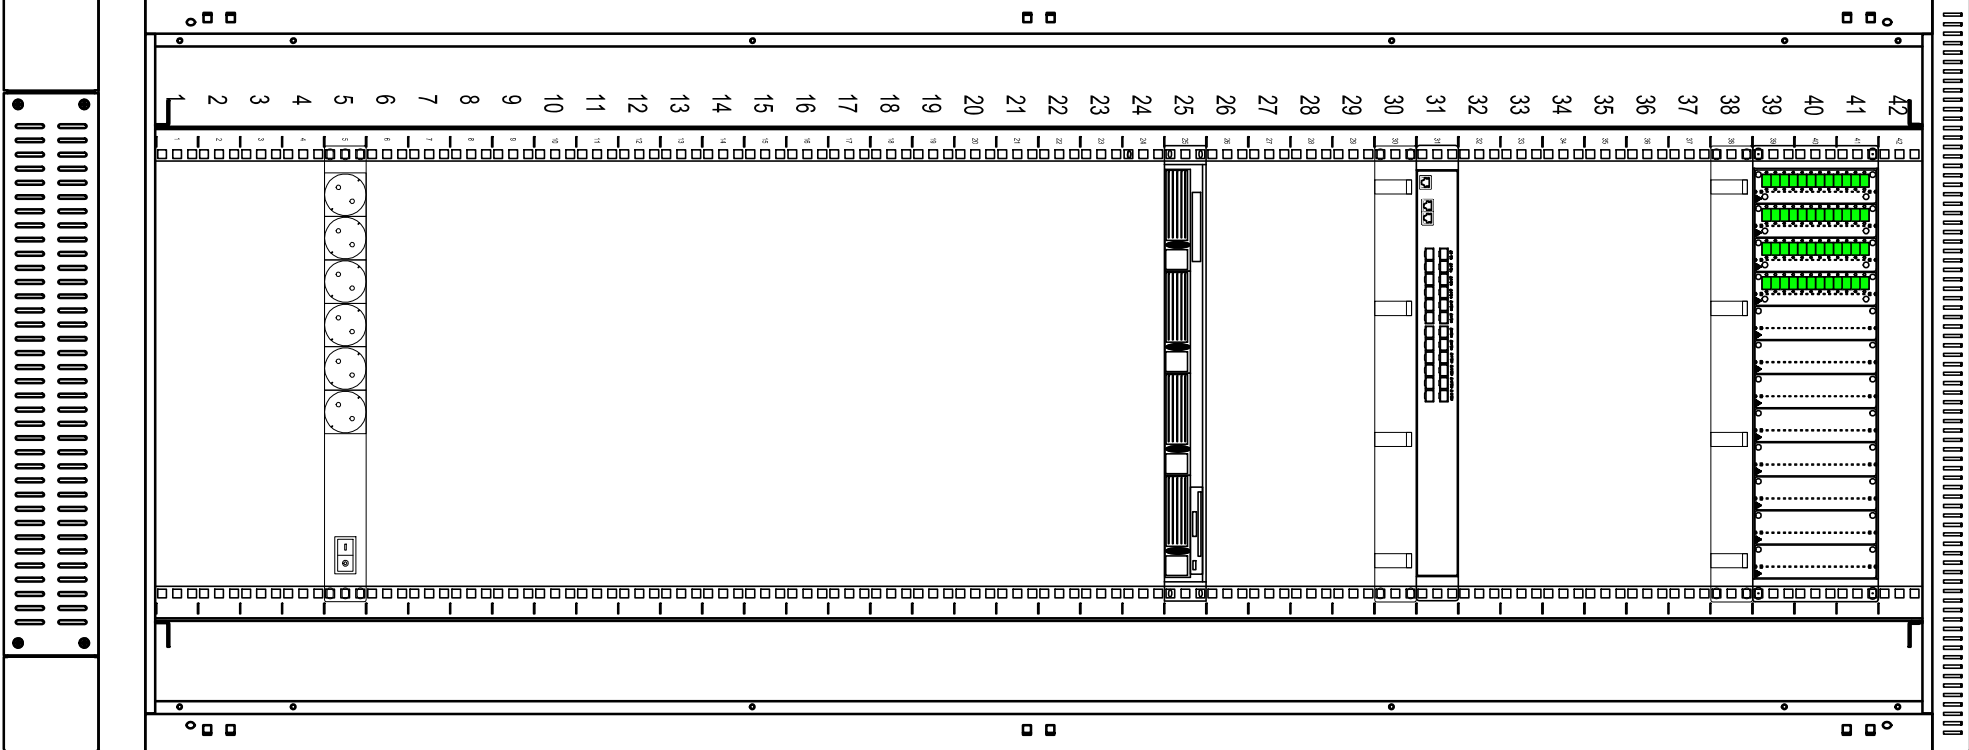

PRZETACZNICA ODF 19/3U/144  
(MODULOVA) - ZŁĄCZA E2000/APC  
ORGANIZATOR KABLI 19/1U

PRZETACZNIK SIECIOWY WARSTWY2/3  
20x 1000Base-X SFP + 4x Gigabit Combo (RJ-45/SFP)  
ORGANIZATOR KABLI 19/1U

SERWER IP Z MACIERZĄ DYSKOWĄ

LISTWA ZASILAJĄCA Z WYŁĄCZNIKIEM  
I MODUŁEM PRZECIWPŁYWIENIOWYM  
Z FILTREM

LEGENDA  
rozszycie włókien kabla opto 48J,  
ODF pozycja 1-48

INWESTOR :				
KOMENDA WOJEWÓDZKA POLICJI W GDANSKU 80-819 Gdańsk, ul. Okopowa 15				
PROJEKTANT :				
<div><div></div><div><b>IN GEO</b> Sp. z o.o. 81-456 Gdynia, ul. Kopernika 78 tel: 58 622-11-00, fax: 58 622-11-07 mail: <a href="mailto:biuro@ingeo.com.pl">biuro@ingeo.com.pl</a> <a href="http://www.ingeo.com.pl">www.ingeo.com.pl</a></div></div>				
Stadium: <b>Projekt wykonawczy</b>		Zamierzenie budowlane: Komisariat Policji Gdańsk Śródmieście - budowa pomostów pływających przy nabrzeżu nr XVIII rzeki Motławy		
Branża: TELETECHNICZNA		Tytuł rysunku: Szafa serwerowa systemu CCTV - widok		
Stanowisko:	Tytuł	Inne i nazwisko:	Nr uprawnień:	Podpis:
Projektant:	mgr inż.	Ryszard Zienkiewicz	072397JU	
Opracował:		Jerzy Modrzejewski		
Sprawdzający:	mgr inż.	Dariusz Janowski	0248204U	
Nr umowy: 20/2017/SIR GMT/1.C4	Data opracowania: Grudzień 2017r.		Skala: 1:80	Rewizja: 0
			Nr rys.:	T-07